

ITAL  COLLECTION

СТУДИЯ ИНТЕРЬЕРНЫХ РЕШЕНИЙ



ПРЕМИАЛЬНЫЕ ИНТЕРЬЕРЫ

Дизайн – проект квартиры/таунхауза

По адресу : Московская область, КП "Покровское", дом

ЗАКАЗЧИК:

Семёнова С.Е.

ПОДРЯДЧИК:

Генеральный директор:


Кушнер В.В.

Руководитель проекта:

Ларина Е.И.

Дизайнер:

Черноусский А.Ю.

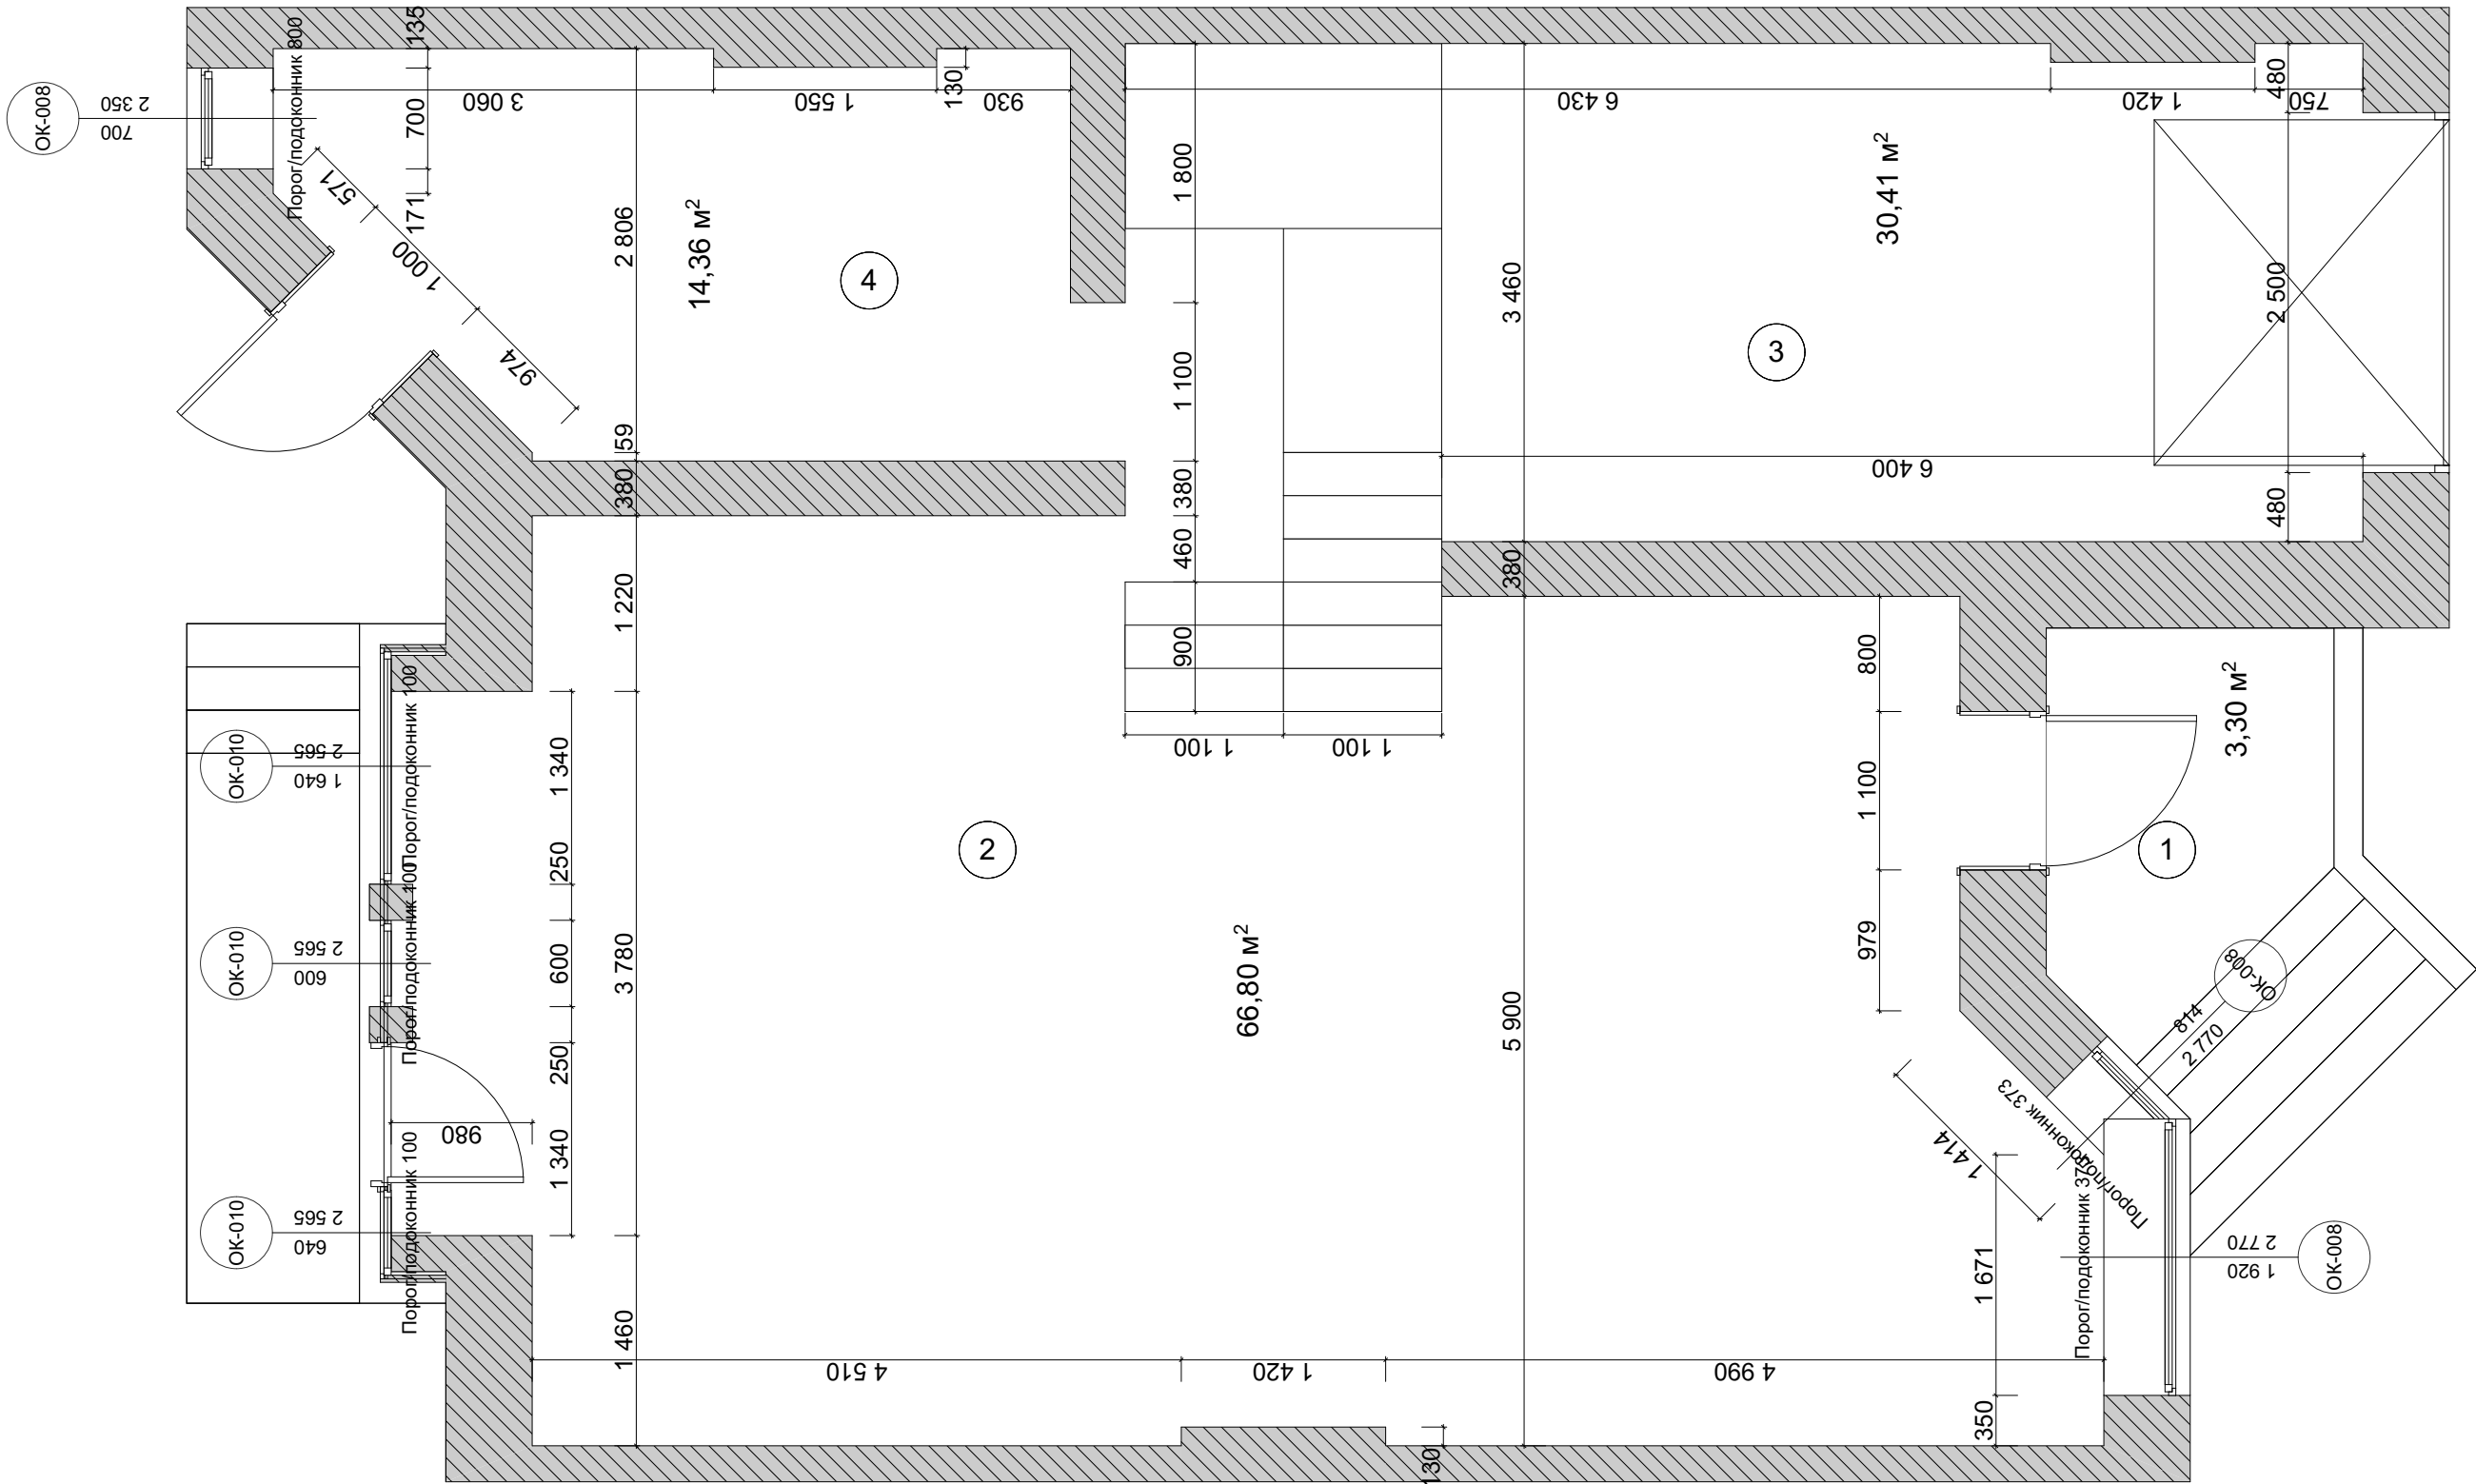

ЭКСПЛИКАЦИЯ ПОМЕЩЕНИЙ:

№	Помещение	Площадь м²
1	Входная зона	3,30
2	Свободная зона	66,80
3	Зона гаража	30,41
4	Котельная	14,36
	Общая площадь	114,86

УСЛОВНЫЕ ОБОЗНАЧЕНИЯ:

- Н=3492

- Высота помещения черновая
- 1580


- Ширина проема
- 1550

- Высота проема
- Электрический щит
- Радиатор
- Вентиляционный короб
- Стойки водоснабжения
- Стойки канализации

ПРИМЕЧАНИЕ:

1. Замеры производились в помещении без отделки
2. Обмерный чертеж не учитывает перекос конструкций и имеет погрешность
3. Общая площадь всех помещений 70.39 м²

		Подпись	Дата	Дизайн-проект	Стадия	Лист	Листов
Заказчик	Семенова С.Е.				РП	3	34
Рук. проекта	Ларина Е.И.						
Дизайнер	Чернуцкий А.Ю.			Обмерный план 1 этажа			

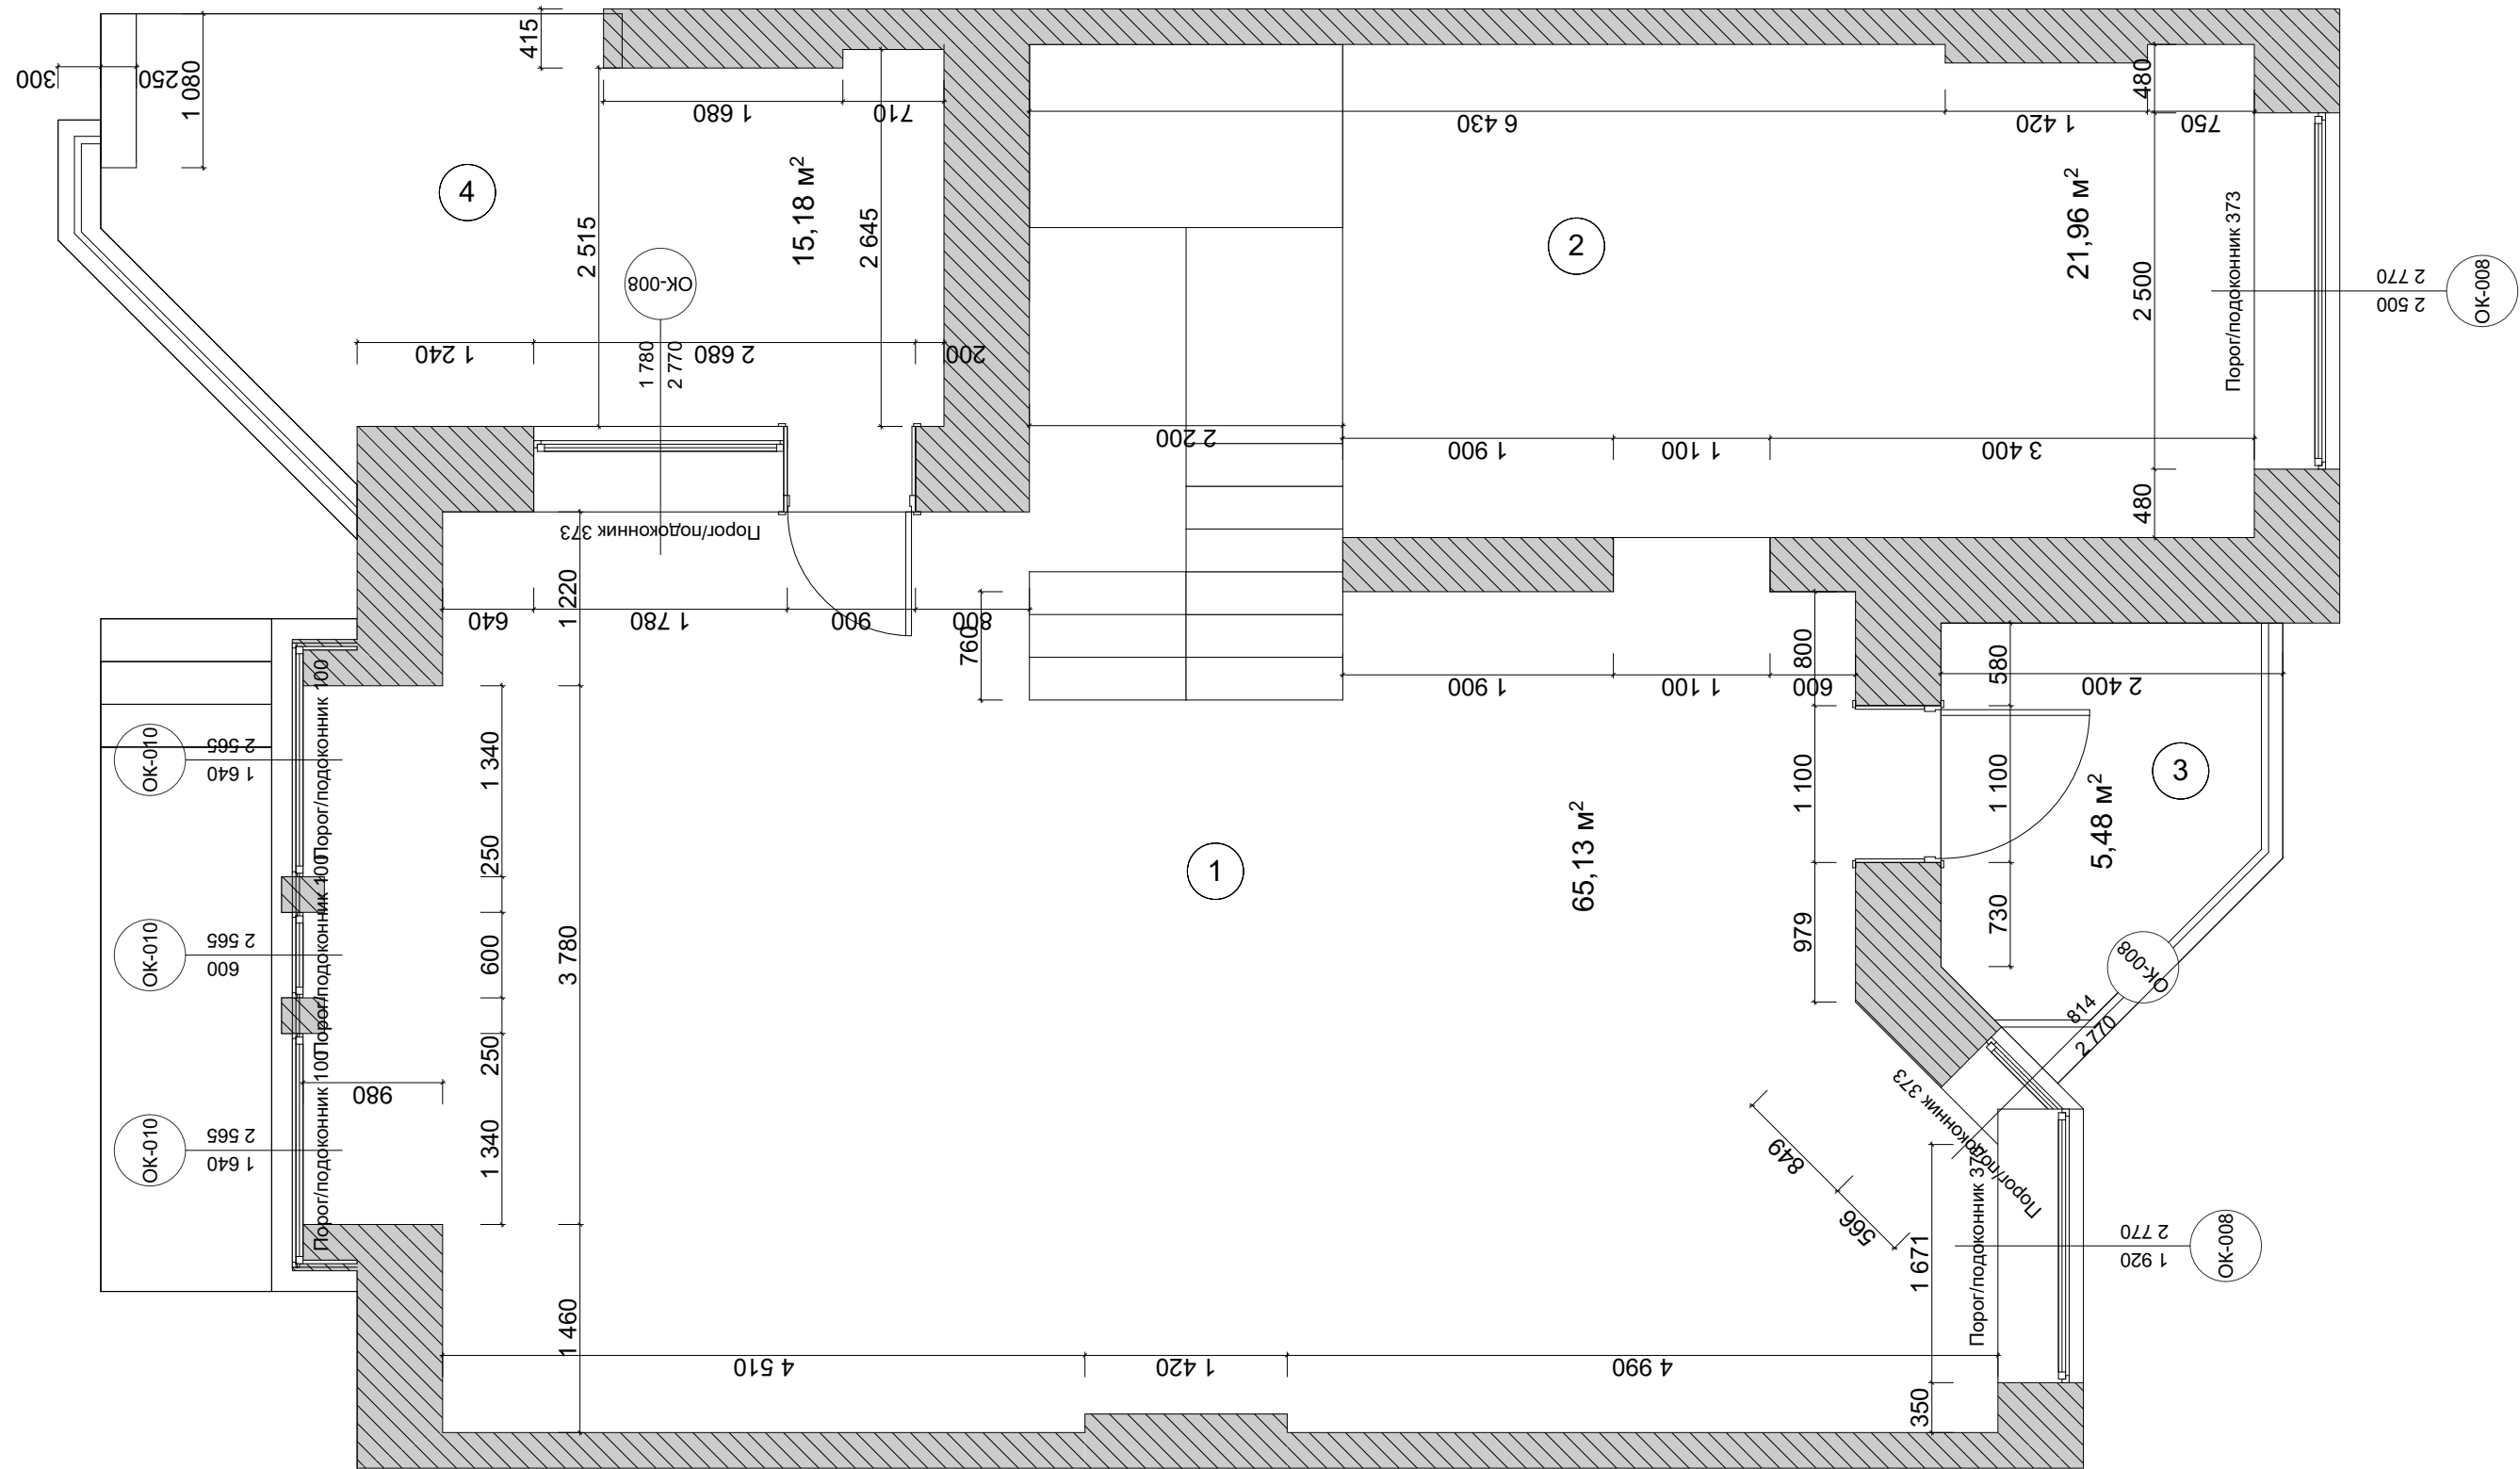

ЭКСПЛИКАЦИЯ ПОМЕЩЕНИЙ:

№	Помещение	Площадь м²
1	Свободная зона №1	65,13
2	Свободная зона №2	21,96
3	Балкон №1	5,48
4	Балкон №2	15,18
Общая площадь		107,75


УСЛОВНЫЕ ОБОЗНАЧЕНИЯ:

- H=3492 - Высота помещения черновая
1580 - Ширина проема
1550 - Высота проема
[Red rectangle] - Электрический щит
[Hatched rectangle] - Радиатор
[Triangle] - Вентиляционный короб
[Blue dot] - Стойки водоснабжения
[Red dot] - Стойки канализации

ПРИМЕЧАНИЕ:

1. Замеры производились в помещении без отделки
2. Обмерный чертеж не учитывает перекос конструкций и имеет погрешность
3. Общая площадь всех помещений 70.39 м²

		Подпись	Дата	Дизайн-проект	Стадия	Лист	Листов
Заказчик	Семенова С.Е.				РП	A.07	34
Рук. проекта	Ларина Е.И.						
Дизайнер	Чернуцкий А.Ю.			Обмерный план 2 этажа			

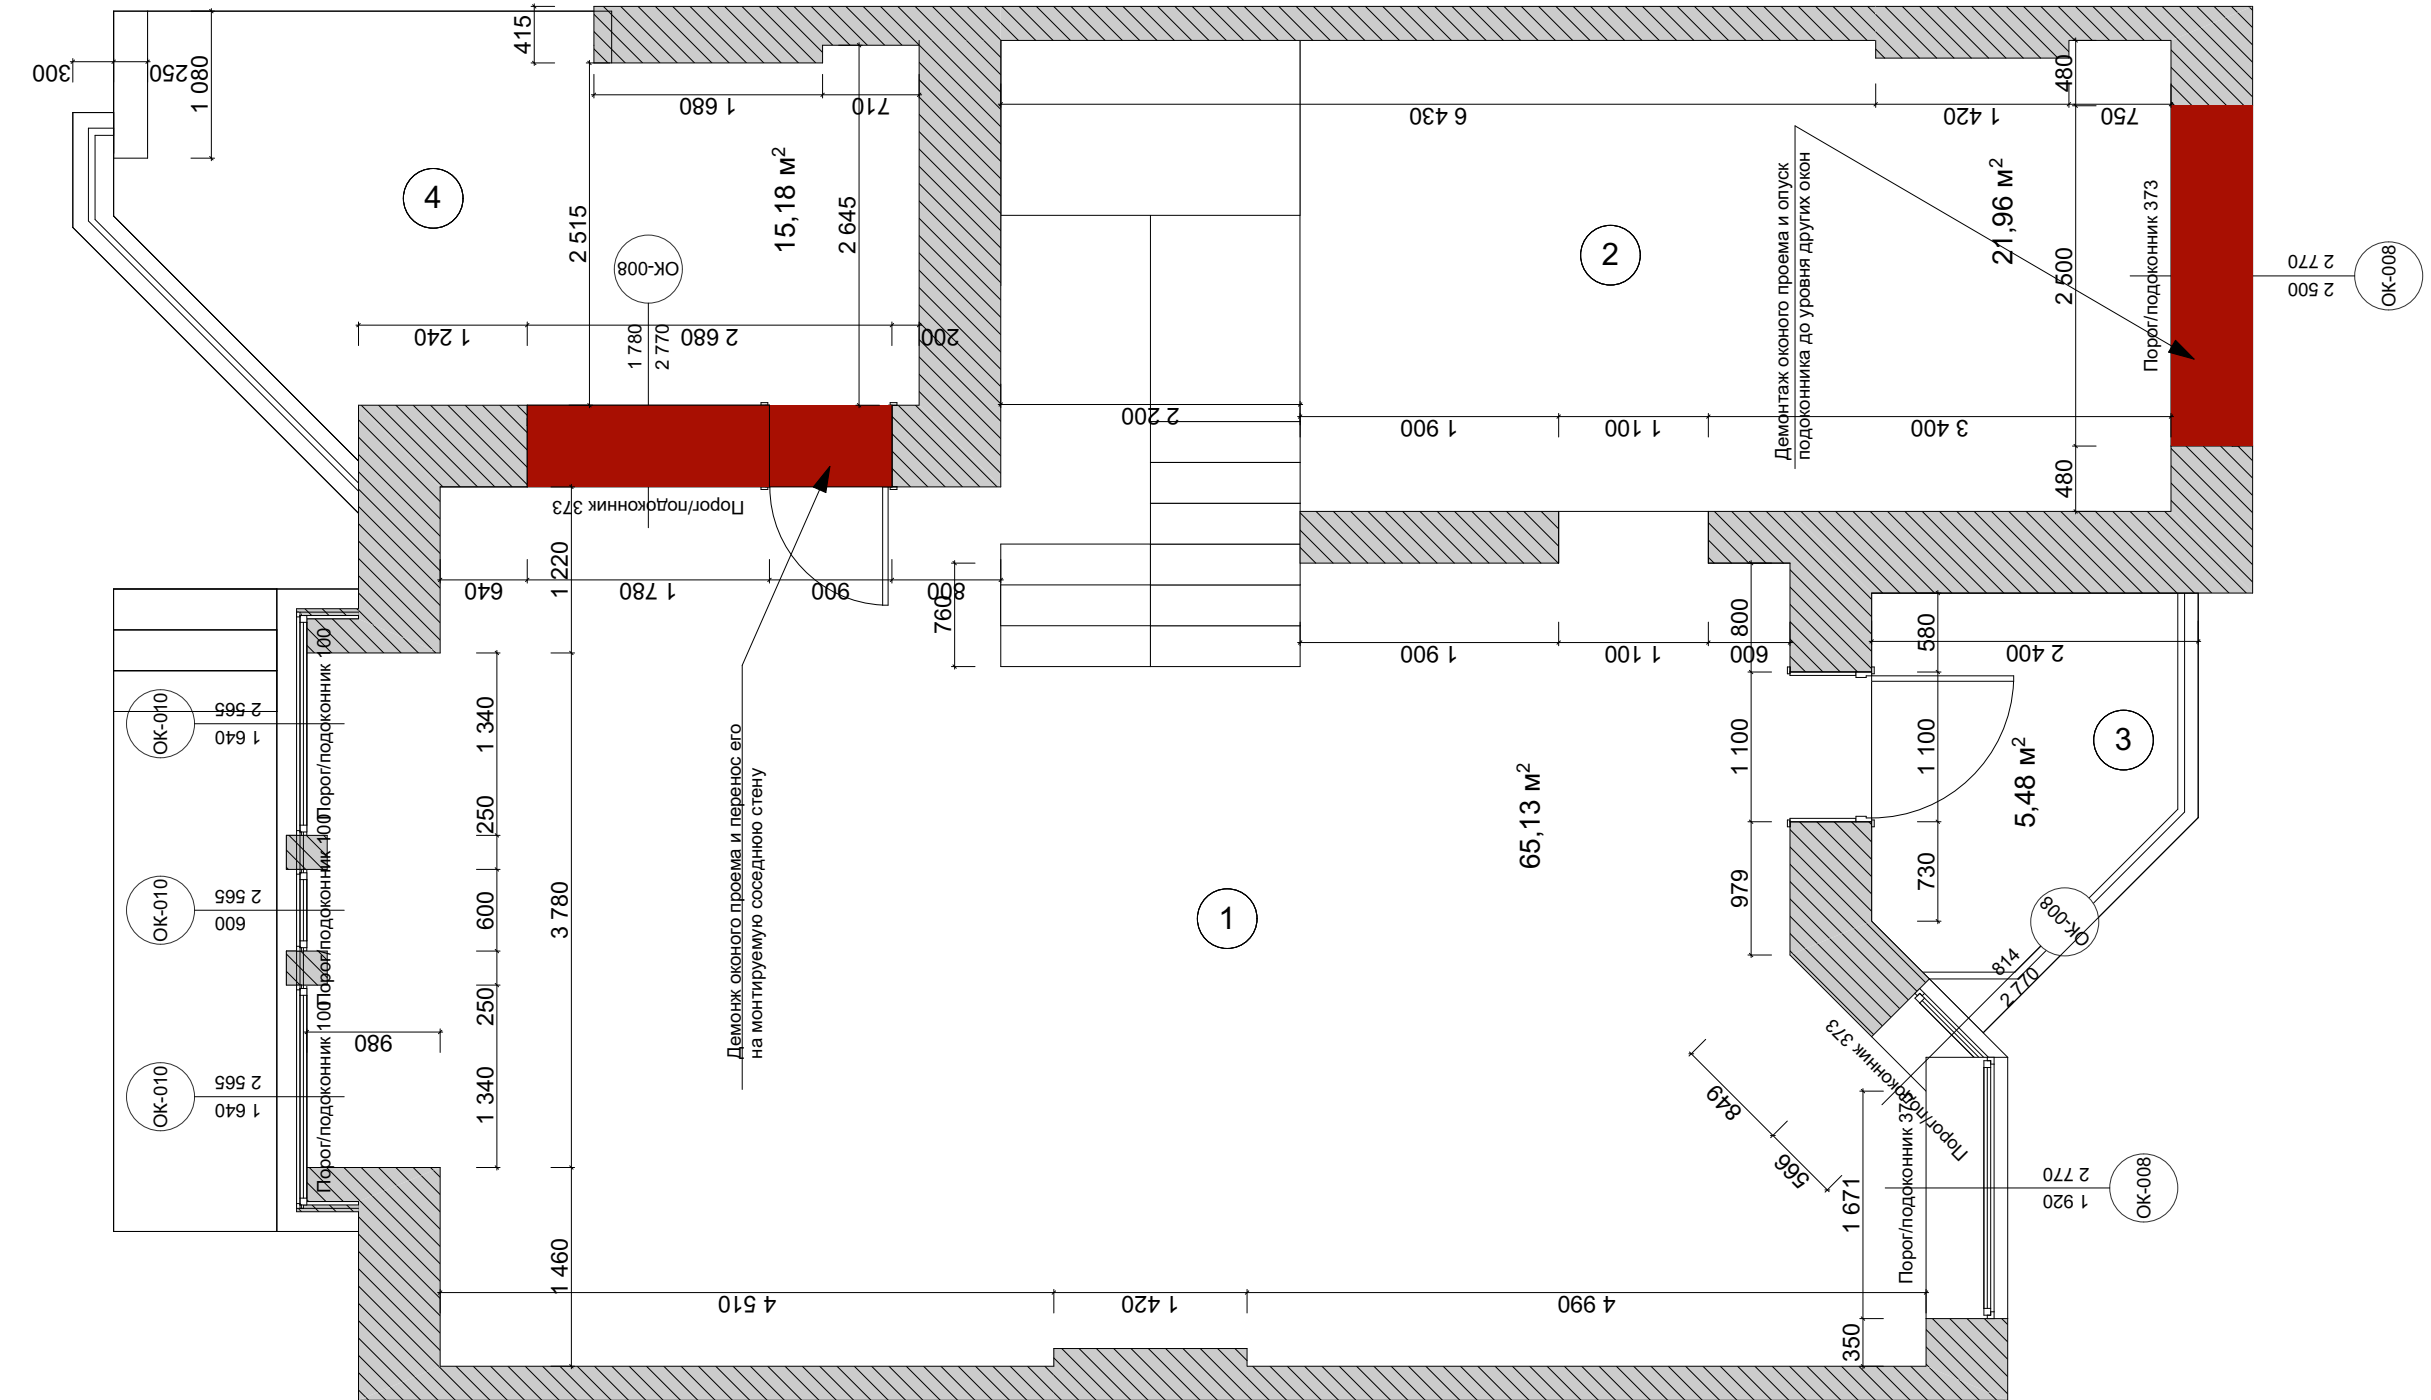


ЭКСПЛИКАЦИЯ ПОМЕЩЕНИЙ:

№	Помещение	Площадь м²
1	Свободная зона №1	65,13
2	Свободная зона №2	21,96
3	Балкон №1	5,48
4	Балкон №2	15,18
	Общая площадь	107,75

УСЛОВНЫЕ ОБОЗНАЧЕНИЯ:

- Возводимые перегородки
- Электрический щит
- Радиатор
- Вентиляционный короб
- Стояки водоснабжения
- Стояки канализации

		Подпись	Дата	Дизайн-проект	Стадия	Лист	Листов
Заказчик	Семенова С.Е.				РП	А.09	34
Рук. проекта	Ларина Е.И.						
Дизайнер	Чернуцкий А.Ю.			План демонтируемых перегородок и конструкций 2 этажа			

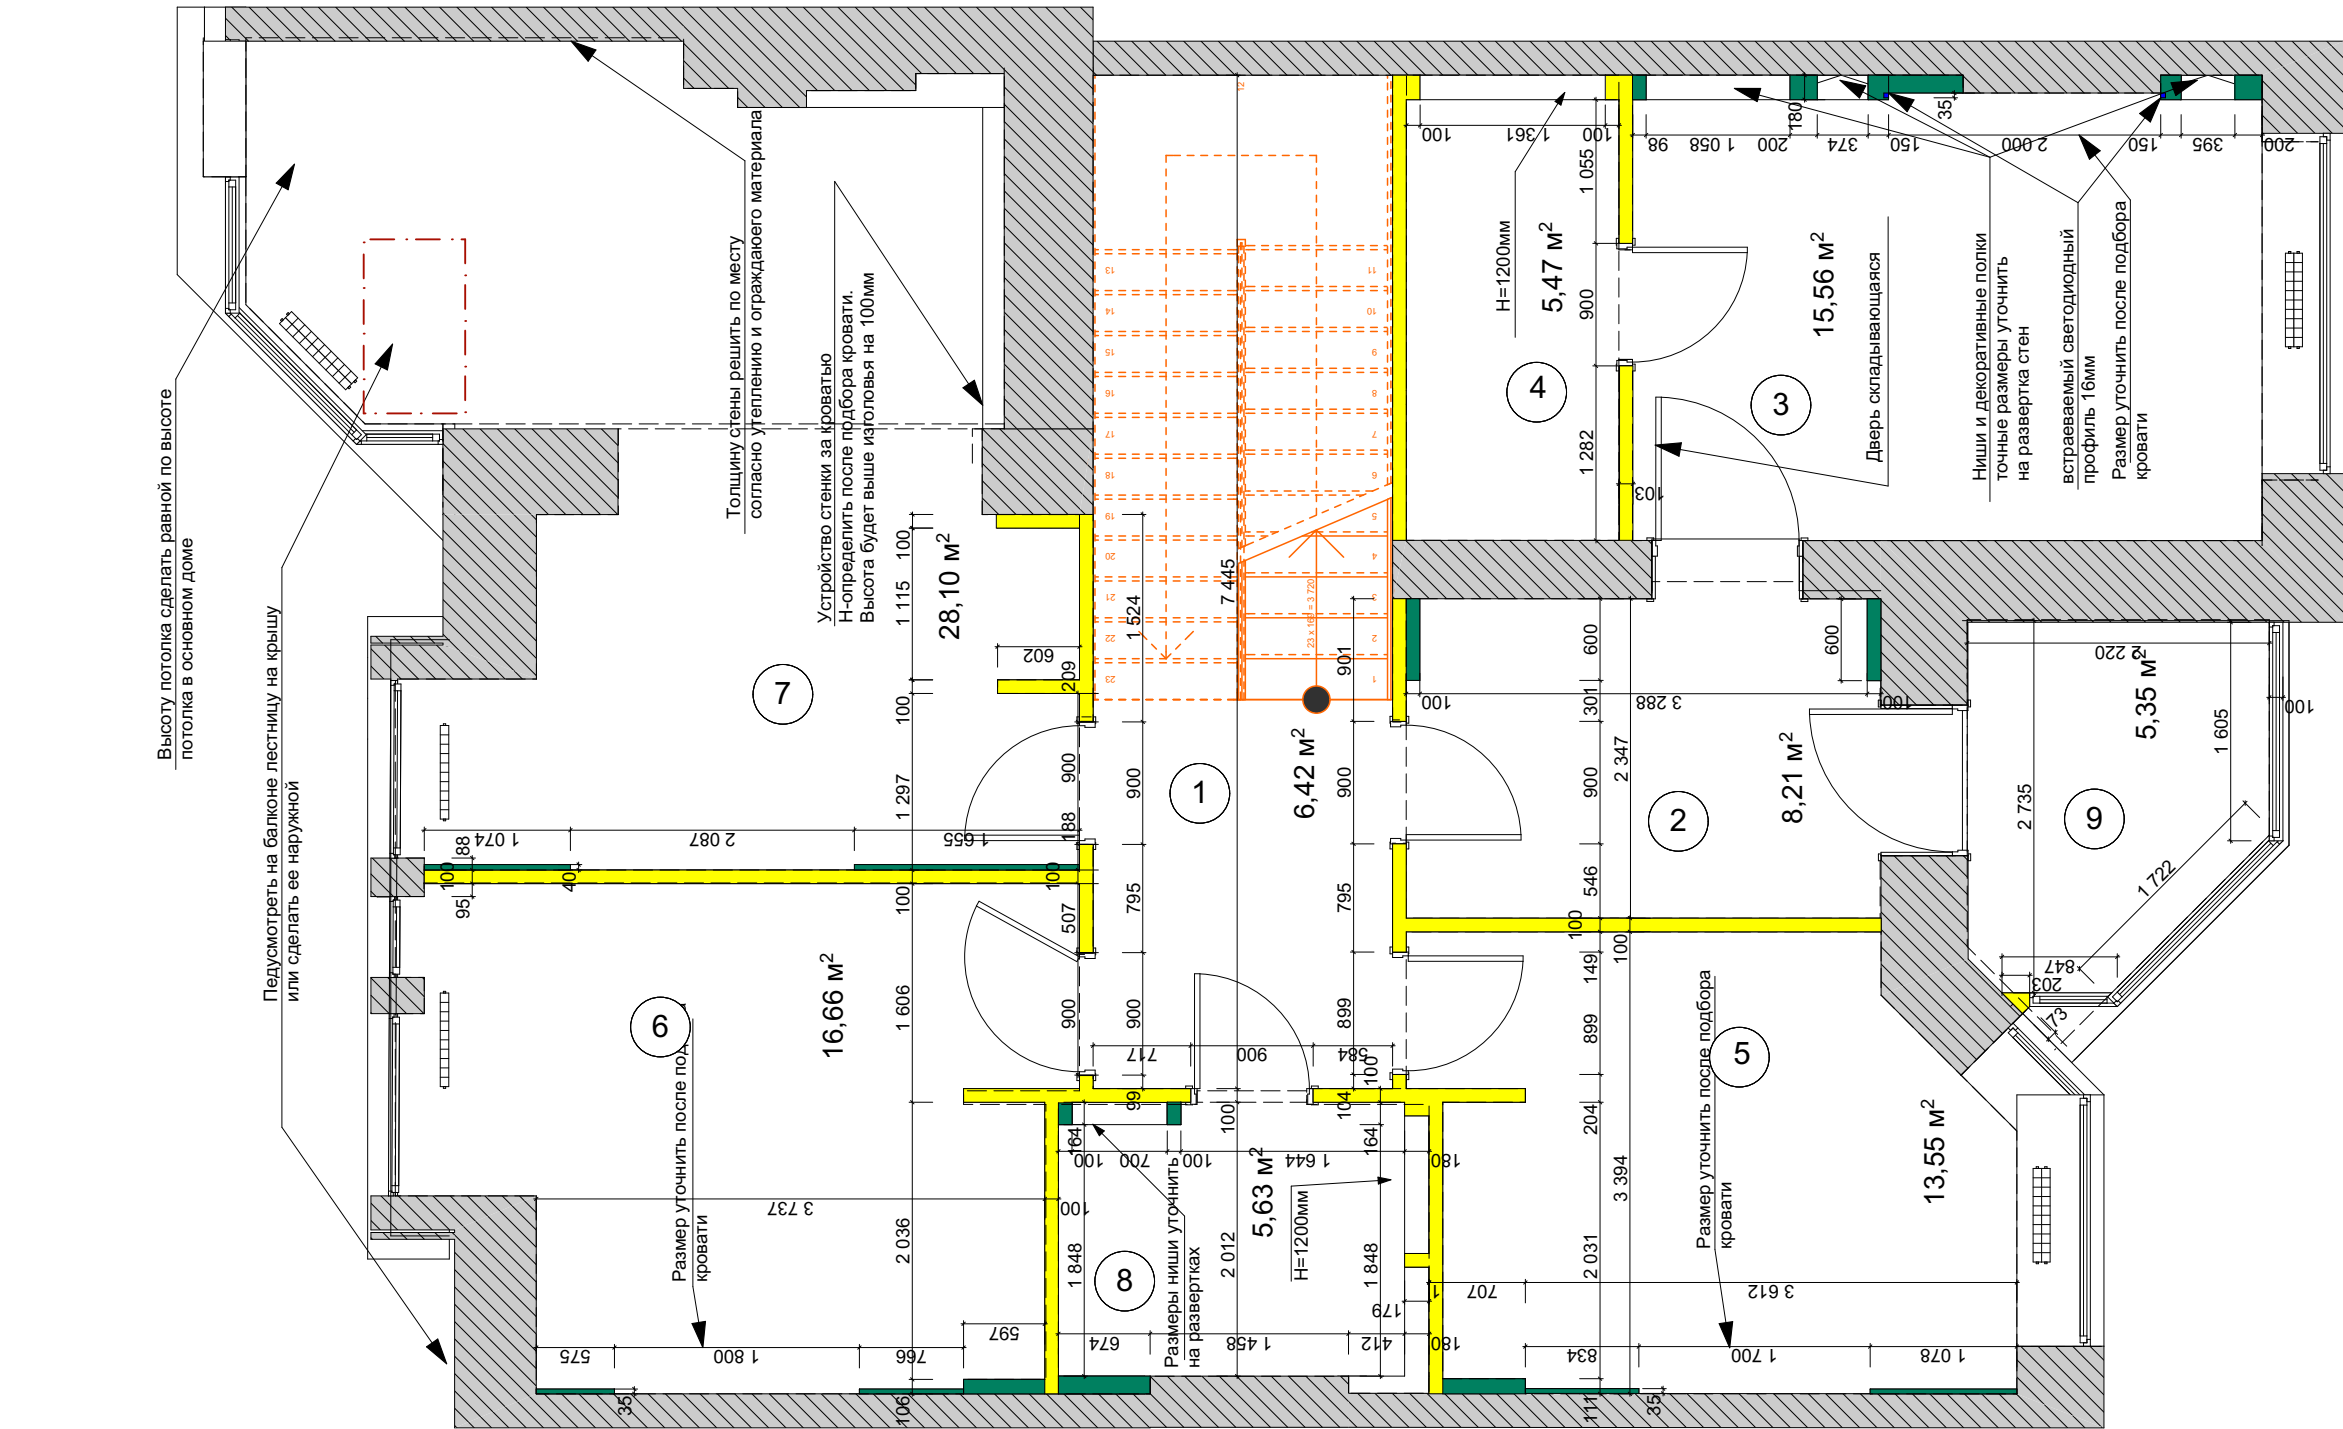

ЭКСПЛИКАЦИЯ ПОМЕЩЕНИЙ:

№	Помещение	Площадь м²
1	Коридор	6,42
2	Гардеробная	8,21
3	Хозяйская спальня	15,56
4	Ванная комната	5,47
5	Спальня детская №1	13,55
6	Спальня детская №2	16,66
7	Спальня	28,1
8	С/У	5,63
9	Лоджия №1	5,35
	общая площадь	104,95


УСЛОВНЫЕ ОБОЗНАЧЕНИЯ:

- Возводимые перегородки
- Возводимые перегородки из ГКЛ после утверждения разверток
- Электрический щит
- Радиатор
- Вентиляционный короб
- Стояки водоснабжения
- Стояки канализации

ПРИМЕЧАНИЕ:

- Все размеры даны без учета чистовой отделки
- Опорными точками при возведении новых перегородок являются существующие стены
- Чертежная погрешность допускается в связи с перекосом существующих конструкций и корректируется при строительстве
- Возведение декоративной стенки и ниши уточнить на развертках стен.

		Подпись	Дата	Дизайн-проект	Стадия	Лист	Листов
Заказчик	Семенова С.Е.				РП	А.11	34
Рук. проекта	Ларина Е.И.						
Дизайнер	Чернуцкий А.Ю.			План возводимых перегородок 2 этажа	ITAL COLLECTION DESIGN STUDIO		

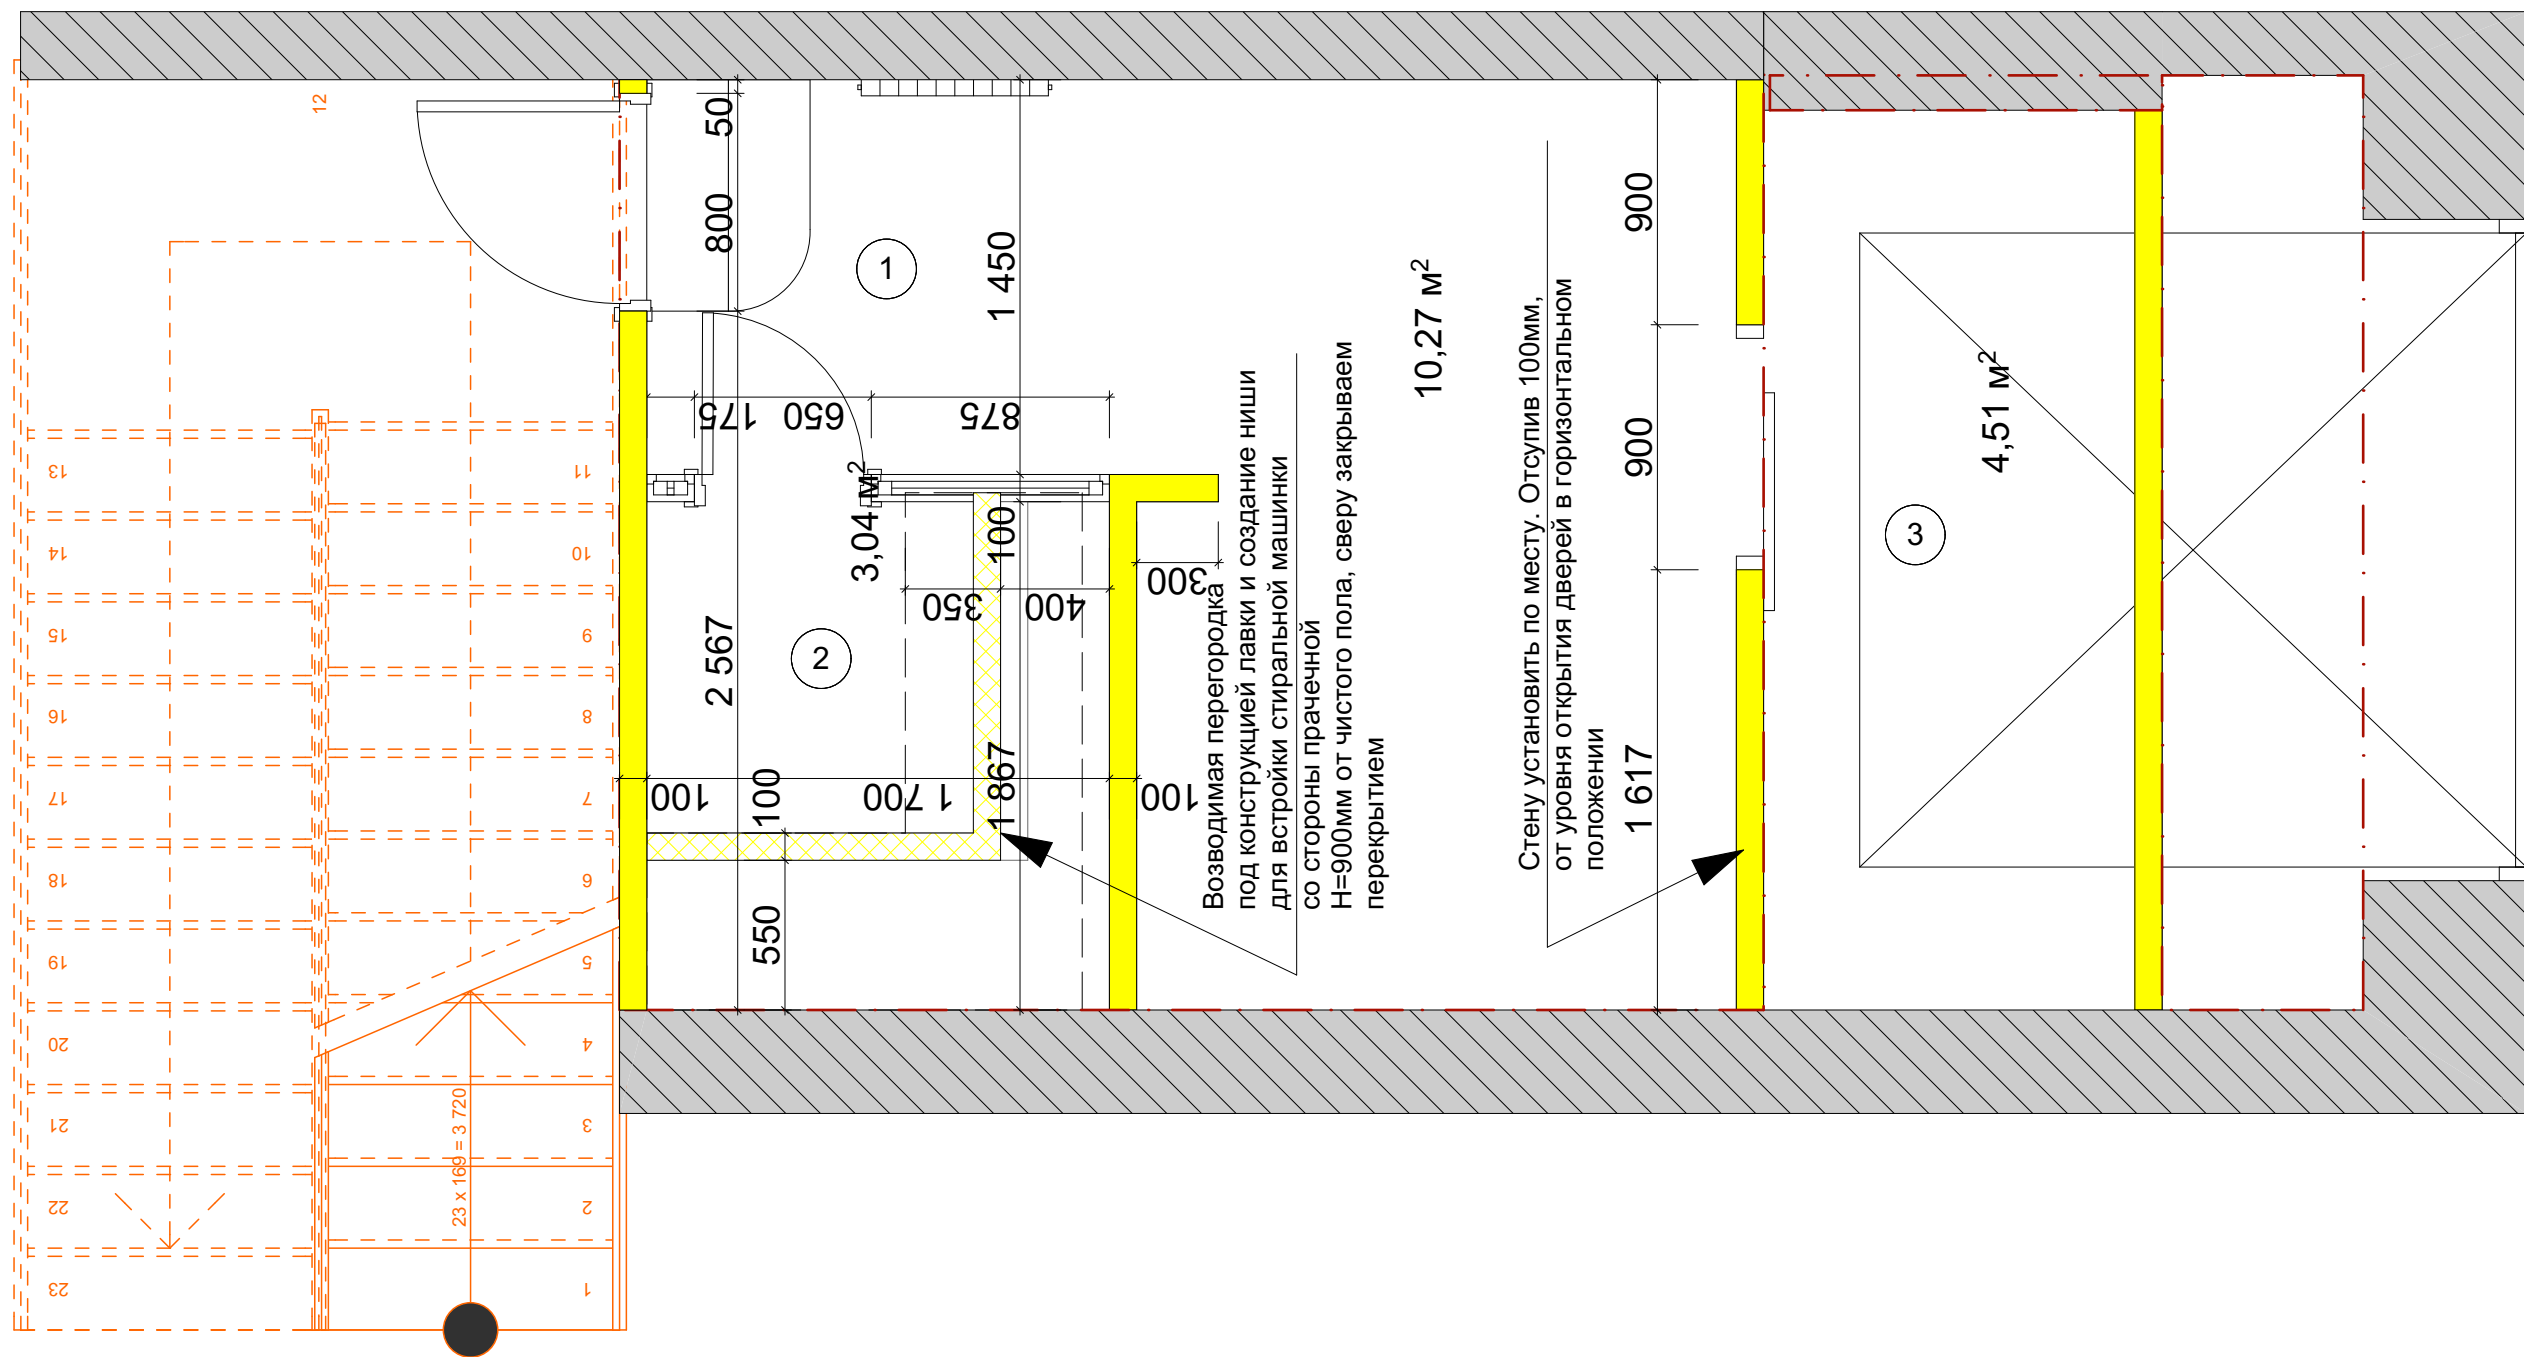


ЭКСПЛИКАЦИЯ ПОМЕЩЕНИЙ:

№	Помещение	Площадь м²
1	Зона прачечной	10,27
2	Сауна	3,04
3	Кладовая	4,51
4		
Общая площадь		17,82

УСЛОВНЫЕ ОБОЗНАЧЕНИЯ:

- Возводимые перегородки
- Возводимые конрукции под лавки в сауне

		Подпись	Дата	Дизайн-проект	Стадия	Лист	Листов
Заказчик	Семенова С.Е.				РП	А.12	34
Рук. проекта	Ларина Е.И.						
Дизайнер	Чернуцкий А.Ю.			План возведения перегородок и конструкций			
				межэтажья			

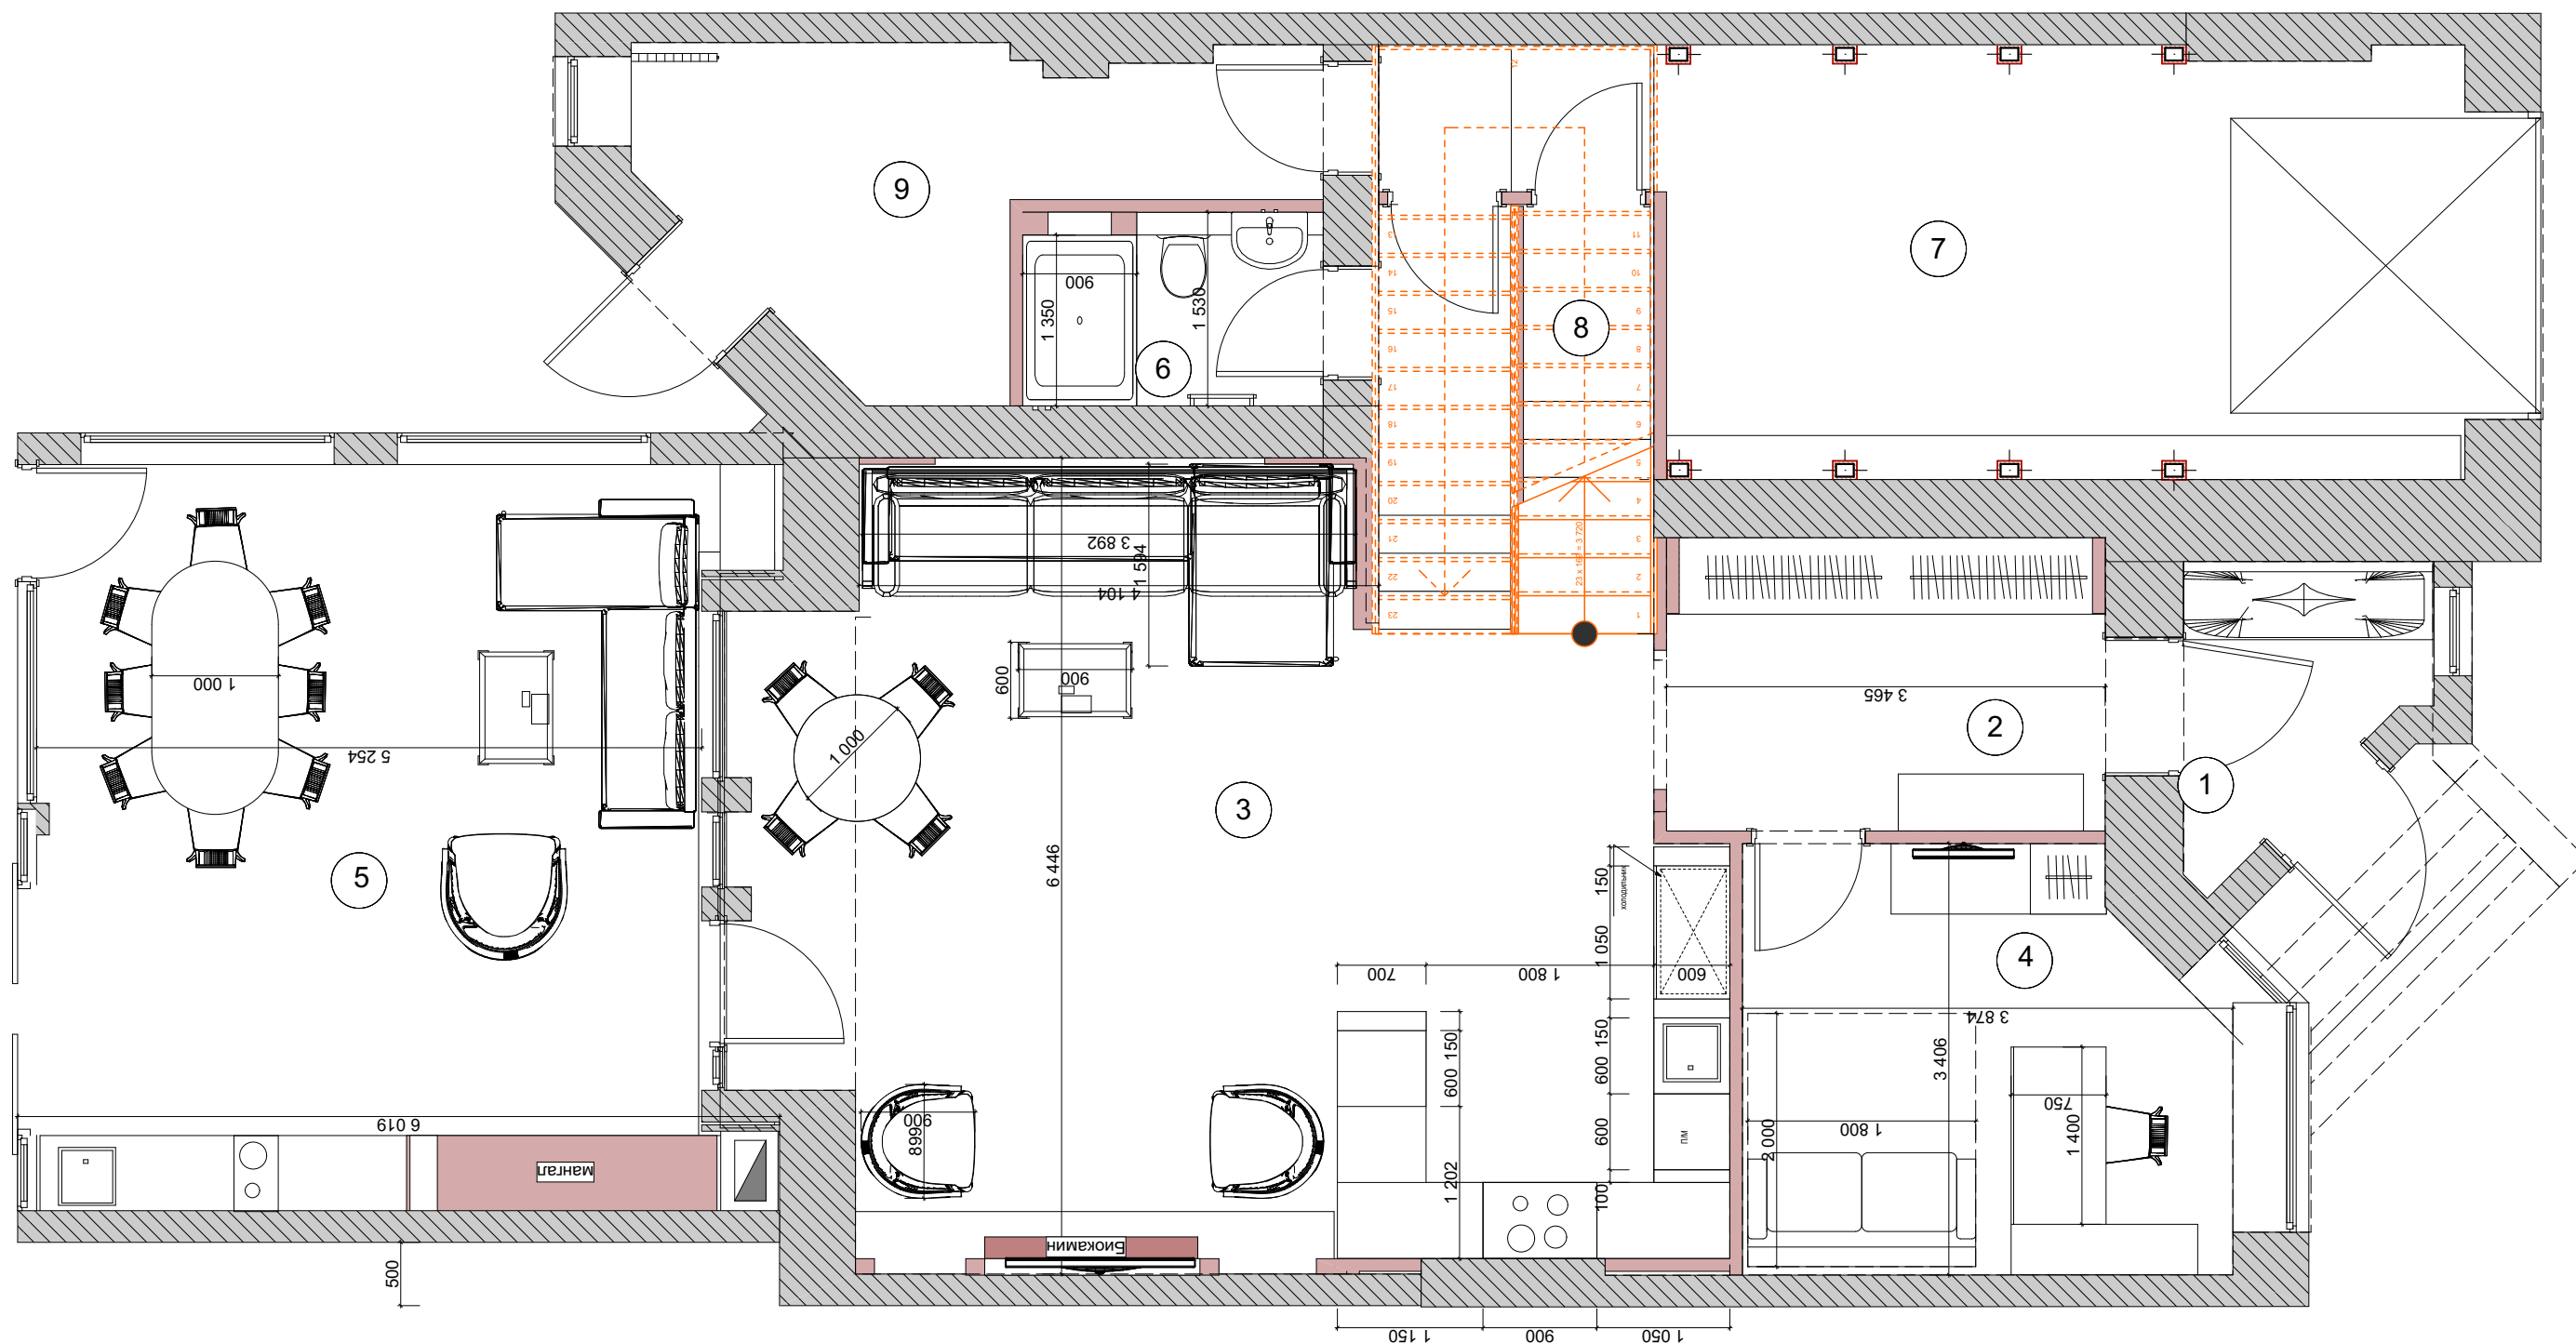


ЭКСПЛИКАЦИЯ ПОМЕЩЕНИЙ:

№	Помещение	Площадь м²
1	Холл	3,70
2	Коридор	8,05
3	Гостиная-Кухня	48,46
4	Гостевая	12,18
5	Пристройка-барбекю	32,46
6	С/У	3,65
7	Гараж	24,13
8	Кладовая	2,27
9	Котельная	9,88
общая площадь		144,78

УСЛОВНЫЕ ОБОЗНАЧЕНИЯ:

- Электрический щит
- Радиатор
- Вентиляционный короб
- Стояки водоснабжения
- Стояки канализации

		Подпись	Дата	Дизайн-проект	Стадия	Лист	Листов
Заказчик	Семенова С.Е.				РП	5	34
Рук. проекта	Ларина Е.И.						
Дизайнер	Чернуцкий А.Ю.			План расстановки мебели 1 этажа	ITAL COLLECTION DESIGN STUDIO		

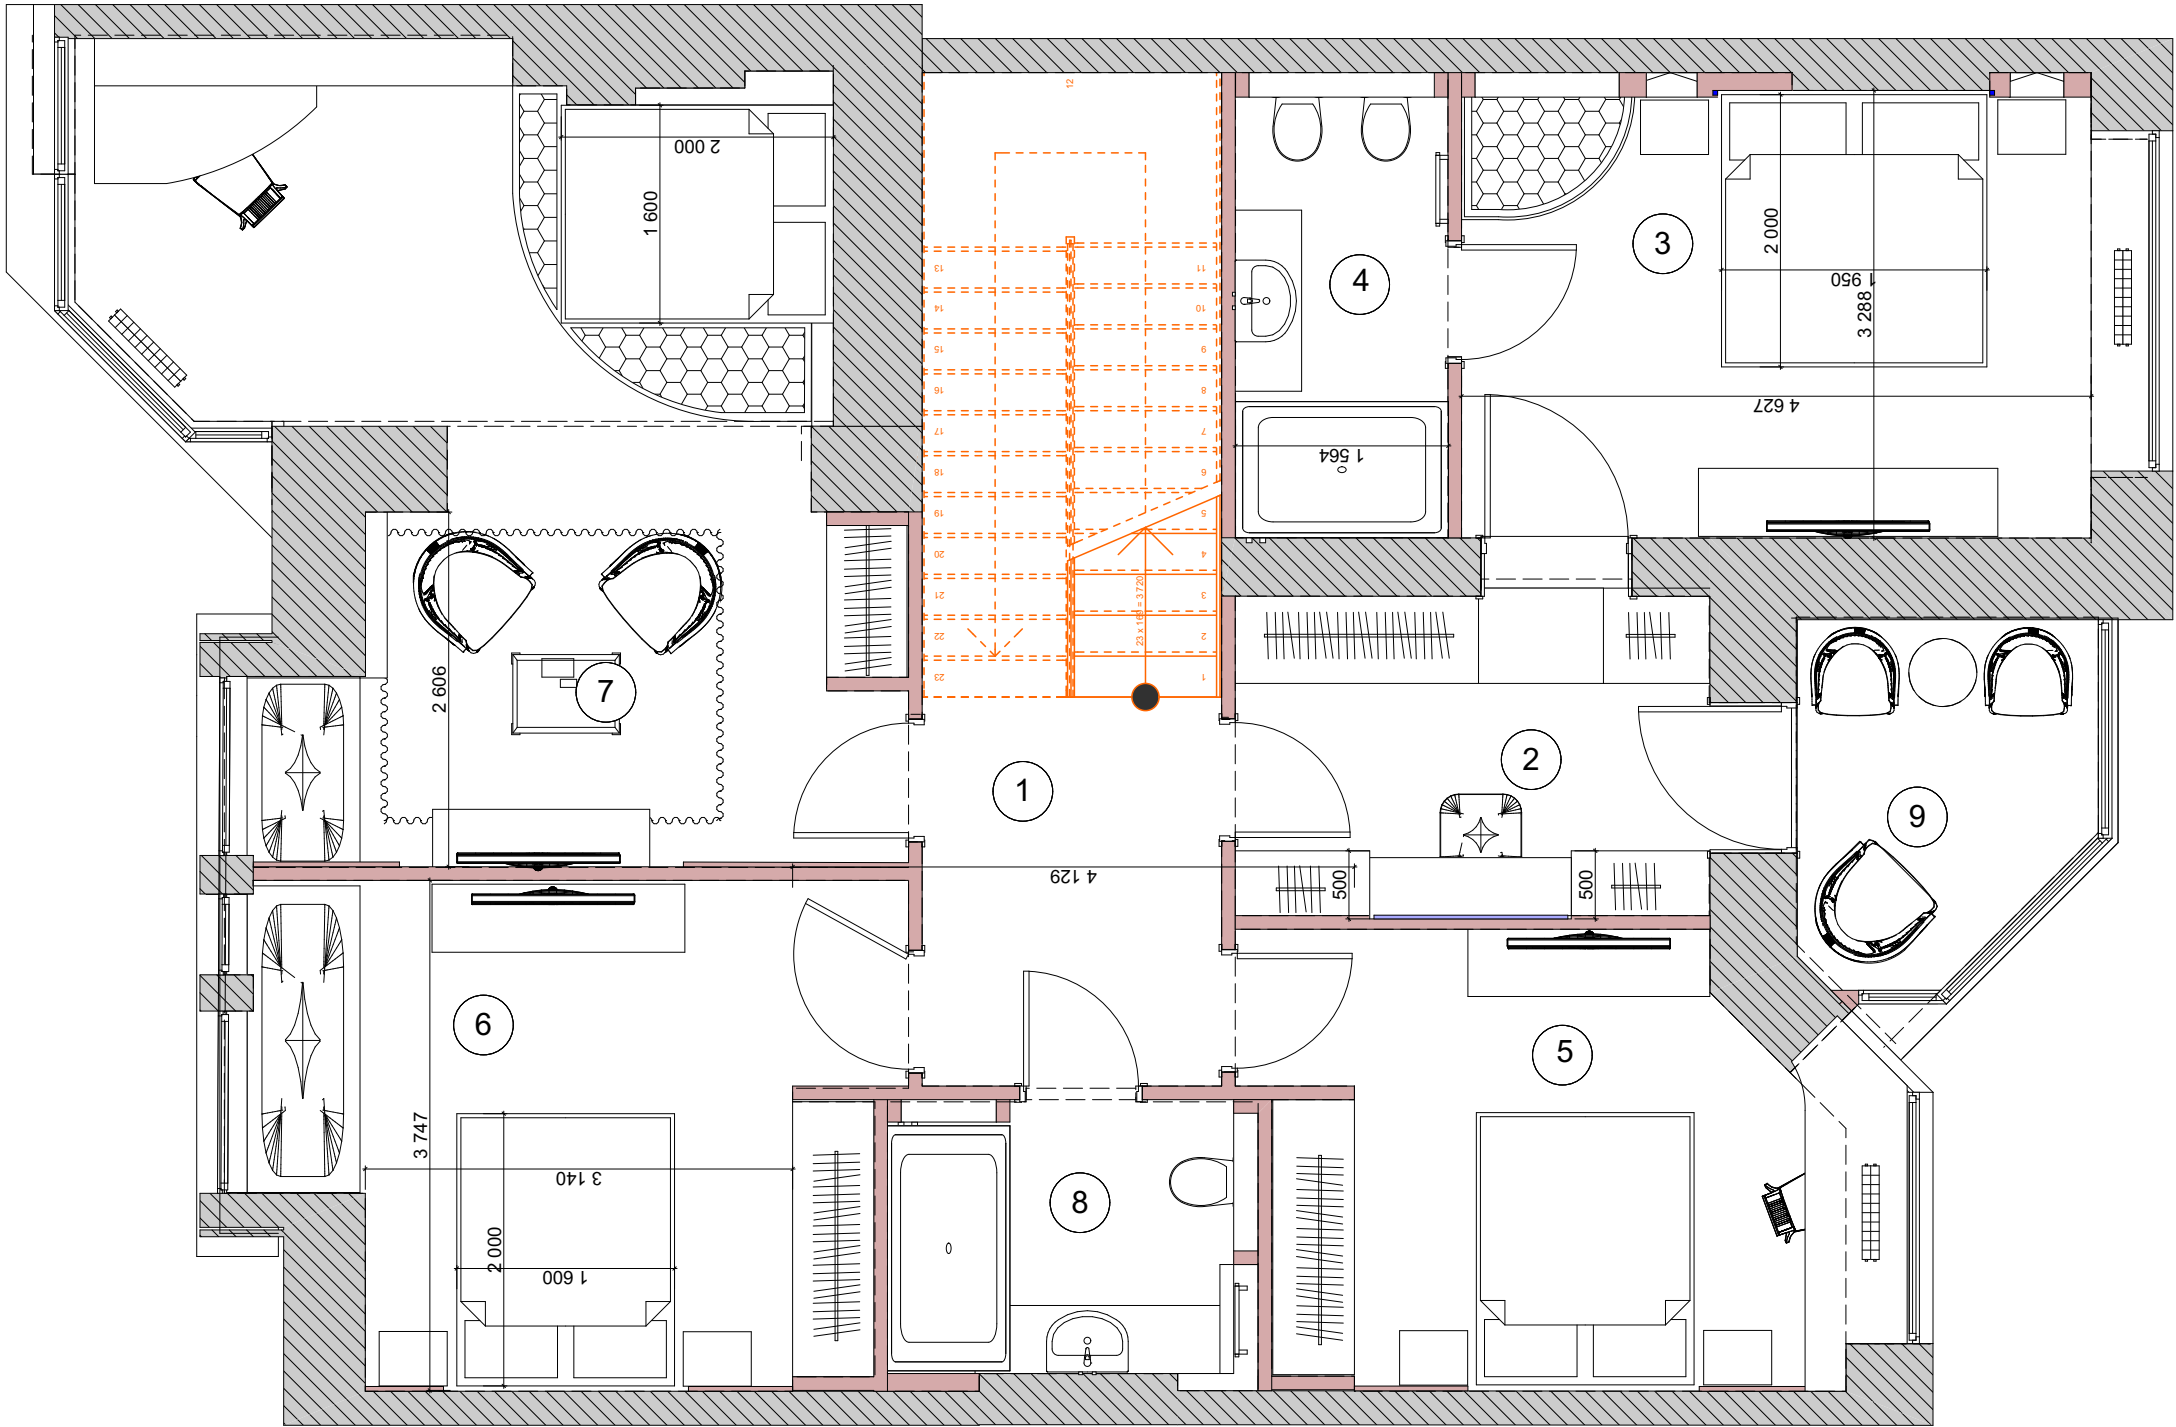


ЭКСПЛИКАЦИЯ ПОМЕЩЕНИЙ:

№	Помещение	Площадь м²
1	Коридор	6,42
2	Гардеробная	8,21
3	Хозяйская спальня	15,56
4	Ванная комната	5,47
5	Спальня детская №1	13,55
6	Спальня детская №2	16,66
7	Спальня	28,1
8	С/У	5,63
9	Лоджия №1	5,35
	общая площадь	104,95

УСЛОВНЫЕ ОБОЗНАЧЕНИЯ:

- - Электрический щит
- ▬ - Радиатор
- ▤ - Вентиляционный короб
- - Стояки водоснабжения
- - Стояки канализации

Заказчик	Семенова С.Е.	Подпись	Дата	Дизайн-проект		Стадия	Лист	Листов
Рук. проекта	Ларина Е.И.					РП	А.14	34
Дизайнер	Чернуцкий А.Ю.			План расстановки мебели 2 этажа		ITAL COLLECTION DESIGN STUDIO		

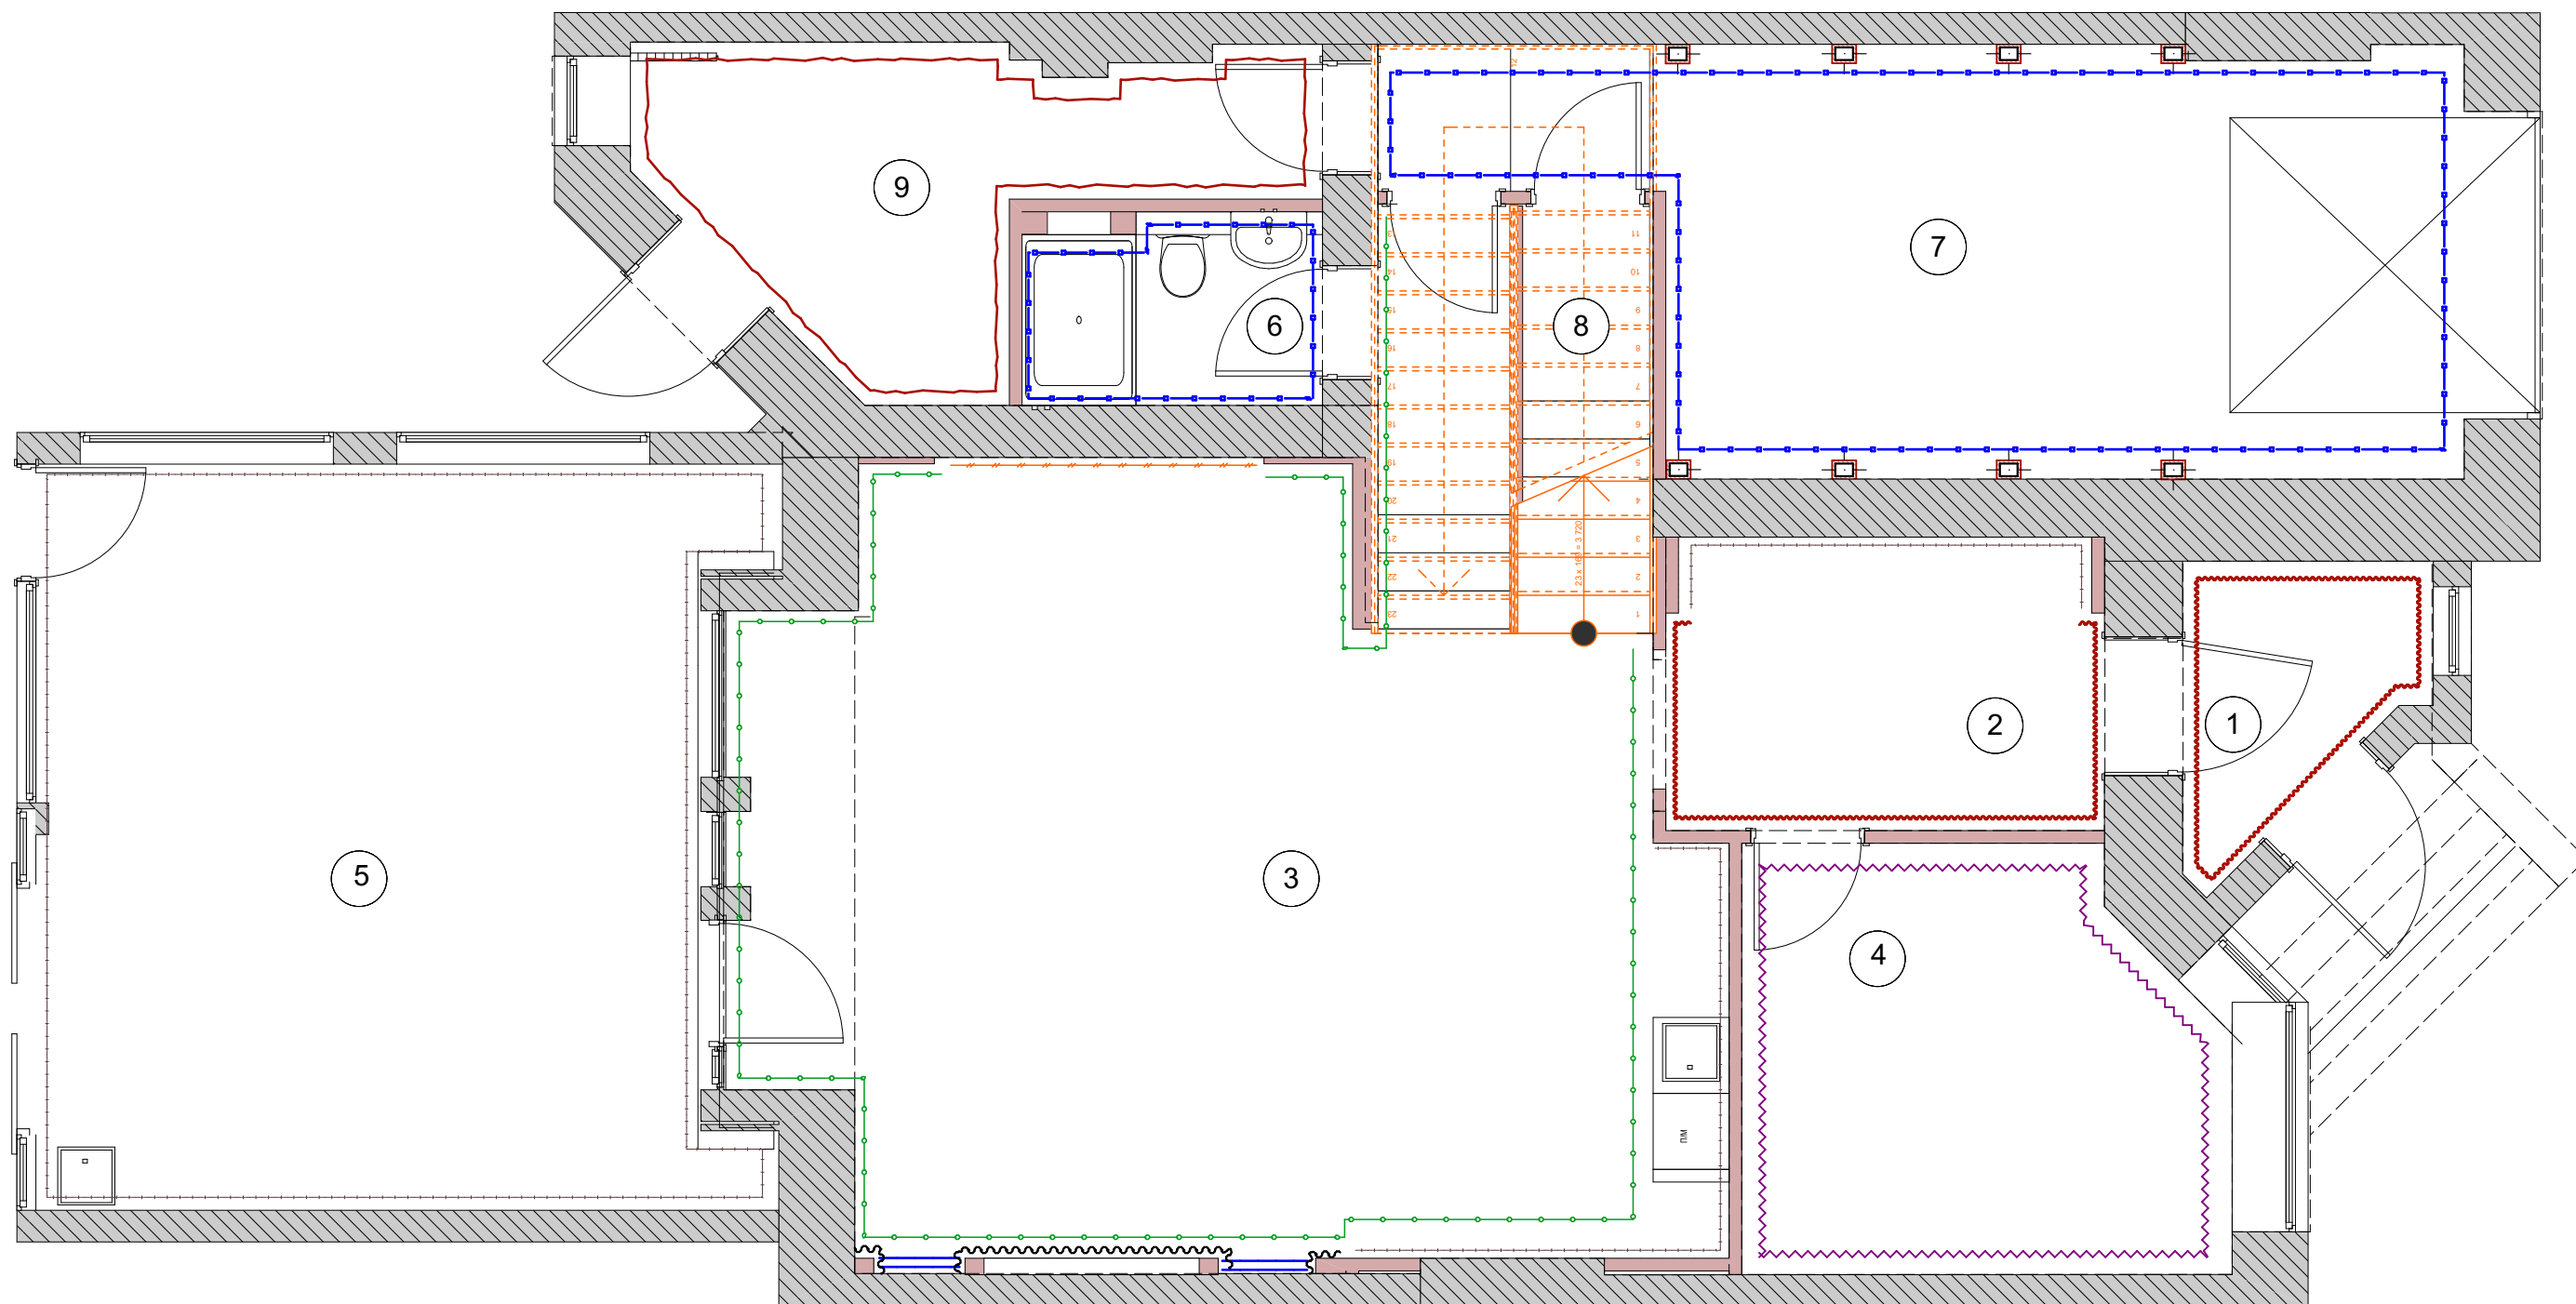


ЭКСПЛИКАЦИЯ ПОМЕЩЕНИЙ:

№	Помещение	Площадь м²
1	Холл	3,70
2	Коридор	8,05
3	Гостиная-Кухня	48,46
4	Гостевая	12,18
5	Пристройка-барбекю	32,46
6	С/У	3,65
7	Гараж	24,13
8	Кладовая	2,27
9	Котельная	9,88
общая площадь		144,78

УСЛОВНЫЕ ОБОЗНАЧЕНИЯ:

- Керамическая плитка
- Обои
- Покраска
- Декоративная штукатурка
- покраска по стенам декоративной краской
- кароед
- барельеф
- зеркало
- мрамор

		Подпись	Дата	Дизайн-проект	Стадия	Лист	Листов
Заказчик	Семенова С.Е.				РП	6	34
Рук. проекта	Ларина Е.И.						
Дизайнер	Чернуцкий А.Ю.			План помещения с видами отделки по стеам 1 этажа			

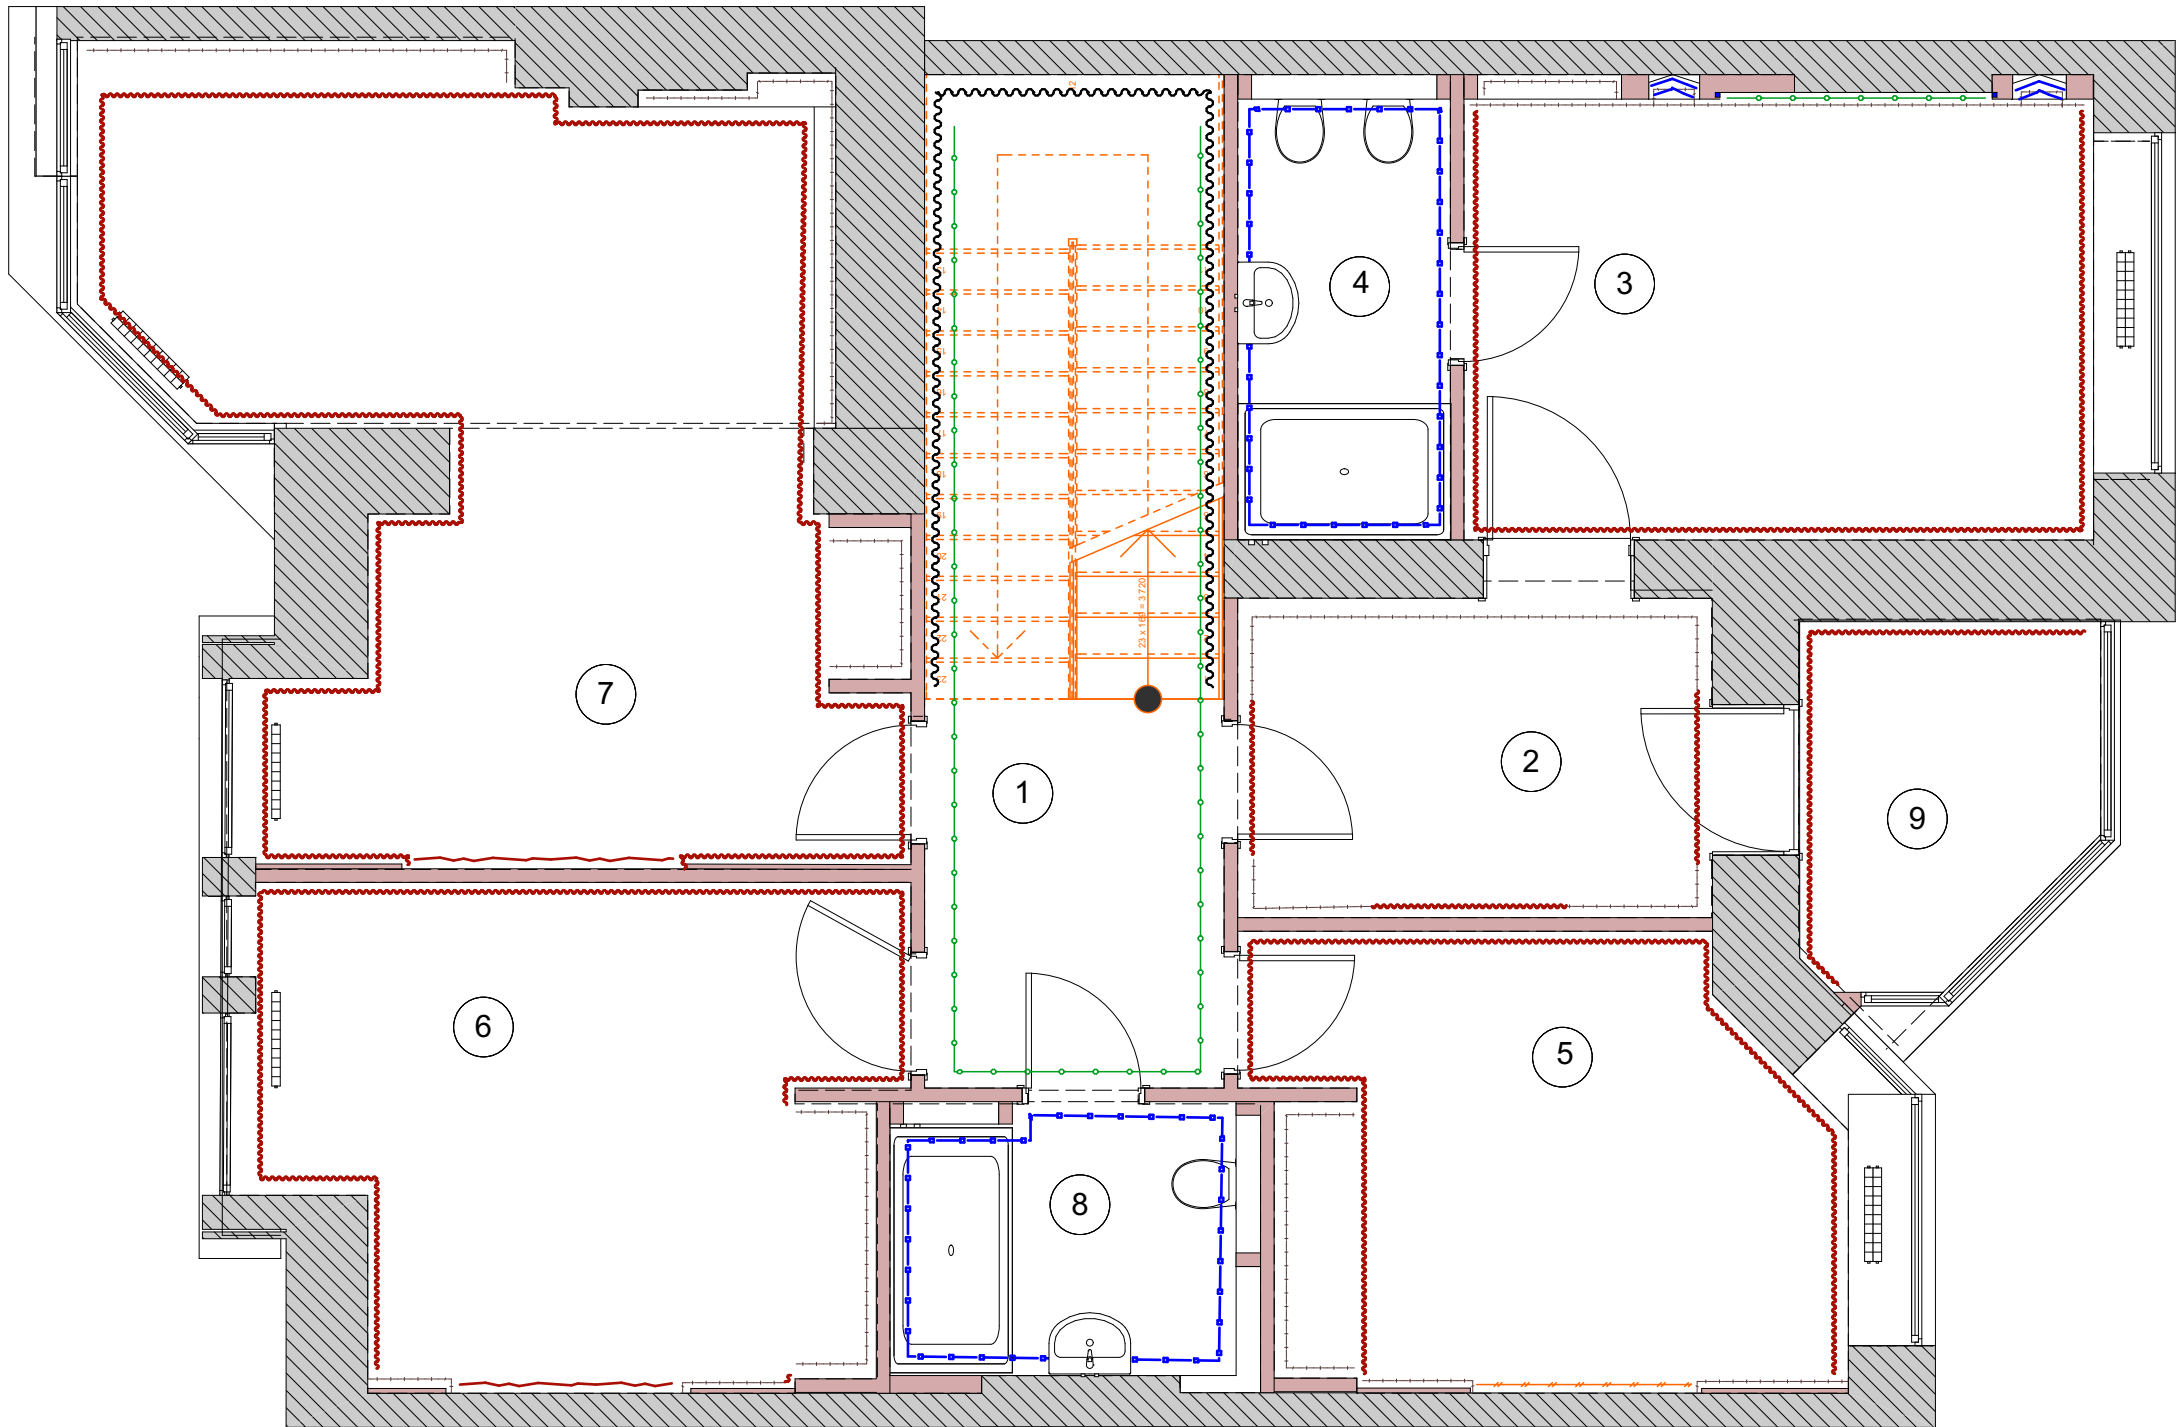


ЭКСПЛИКАЦИЯ ПОМЕЩЕНИЙ:

№	Помещение	Площадь м²
1	Коридор	6,42
2	Гардеробная	8,21
3	Хозяйская спальня	15,56
4	Ванная комната	5,47
5	Спальня детская №1	13,55
6	Спальня детская №2	16,66
7	Спальня	28,1
8	С/У	5,63
9	Лоджия №1	5,35
	общая площадь	104,95

УСЛОВНЫЕ ОБОЗНАЧЕНИЯ:

- Керамическая плитка
- Покраска
- Декоративная штукатурка
- покраска по стенам декоративной краской
- декор краска с росписью
- декоративная покраска в цвет потолка
- зеркало

		Подпись	Дата	Дизайн-проект	Стадия	Лист	Листов
Заказчик	Семенова С.Е.				РП	А.17	34
Рук. проекта	Ларина Е.И.						
Дизайнер	Чернуцкий А.Ю.			План помещения с видами отделки 2 этажа	ITAL COLLECTION DESIGN STUDIO		

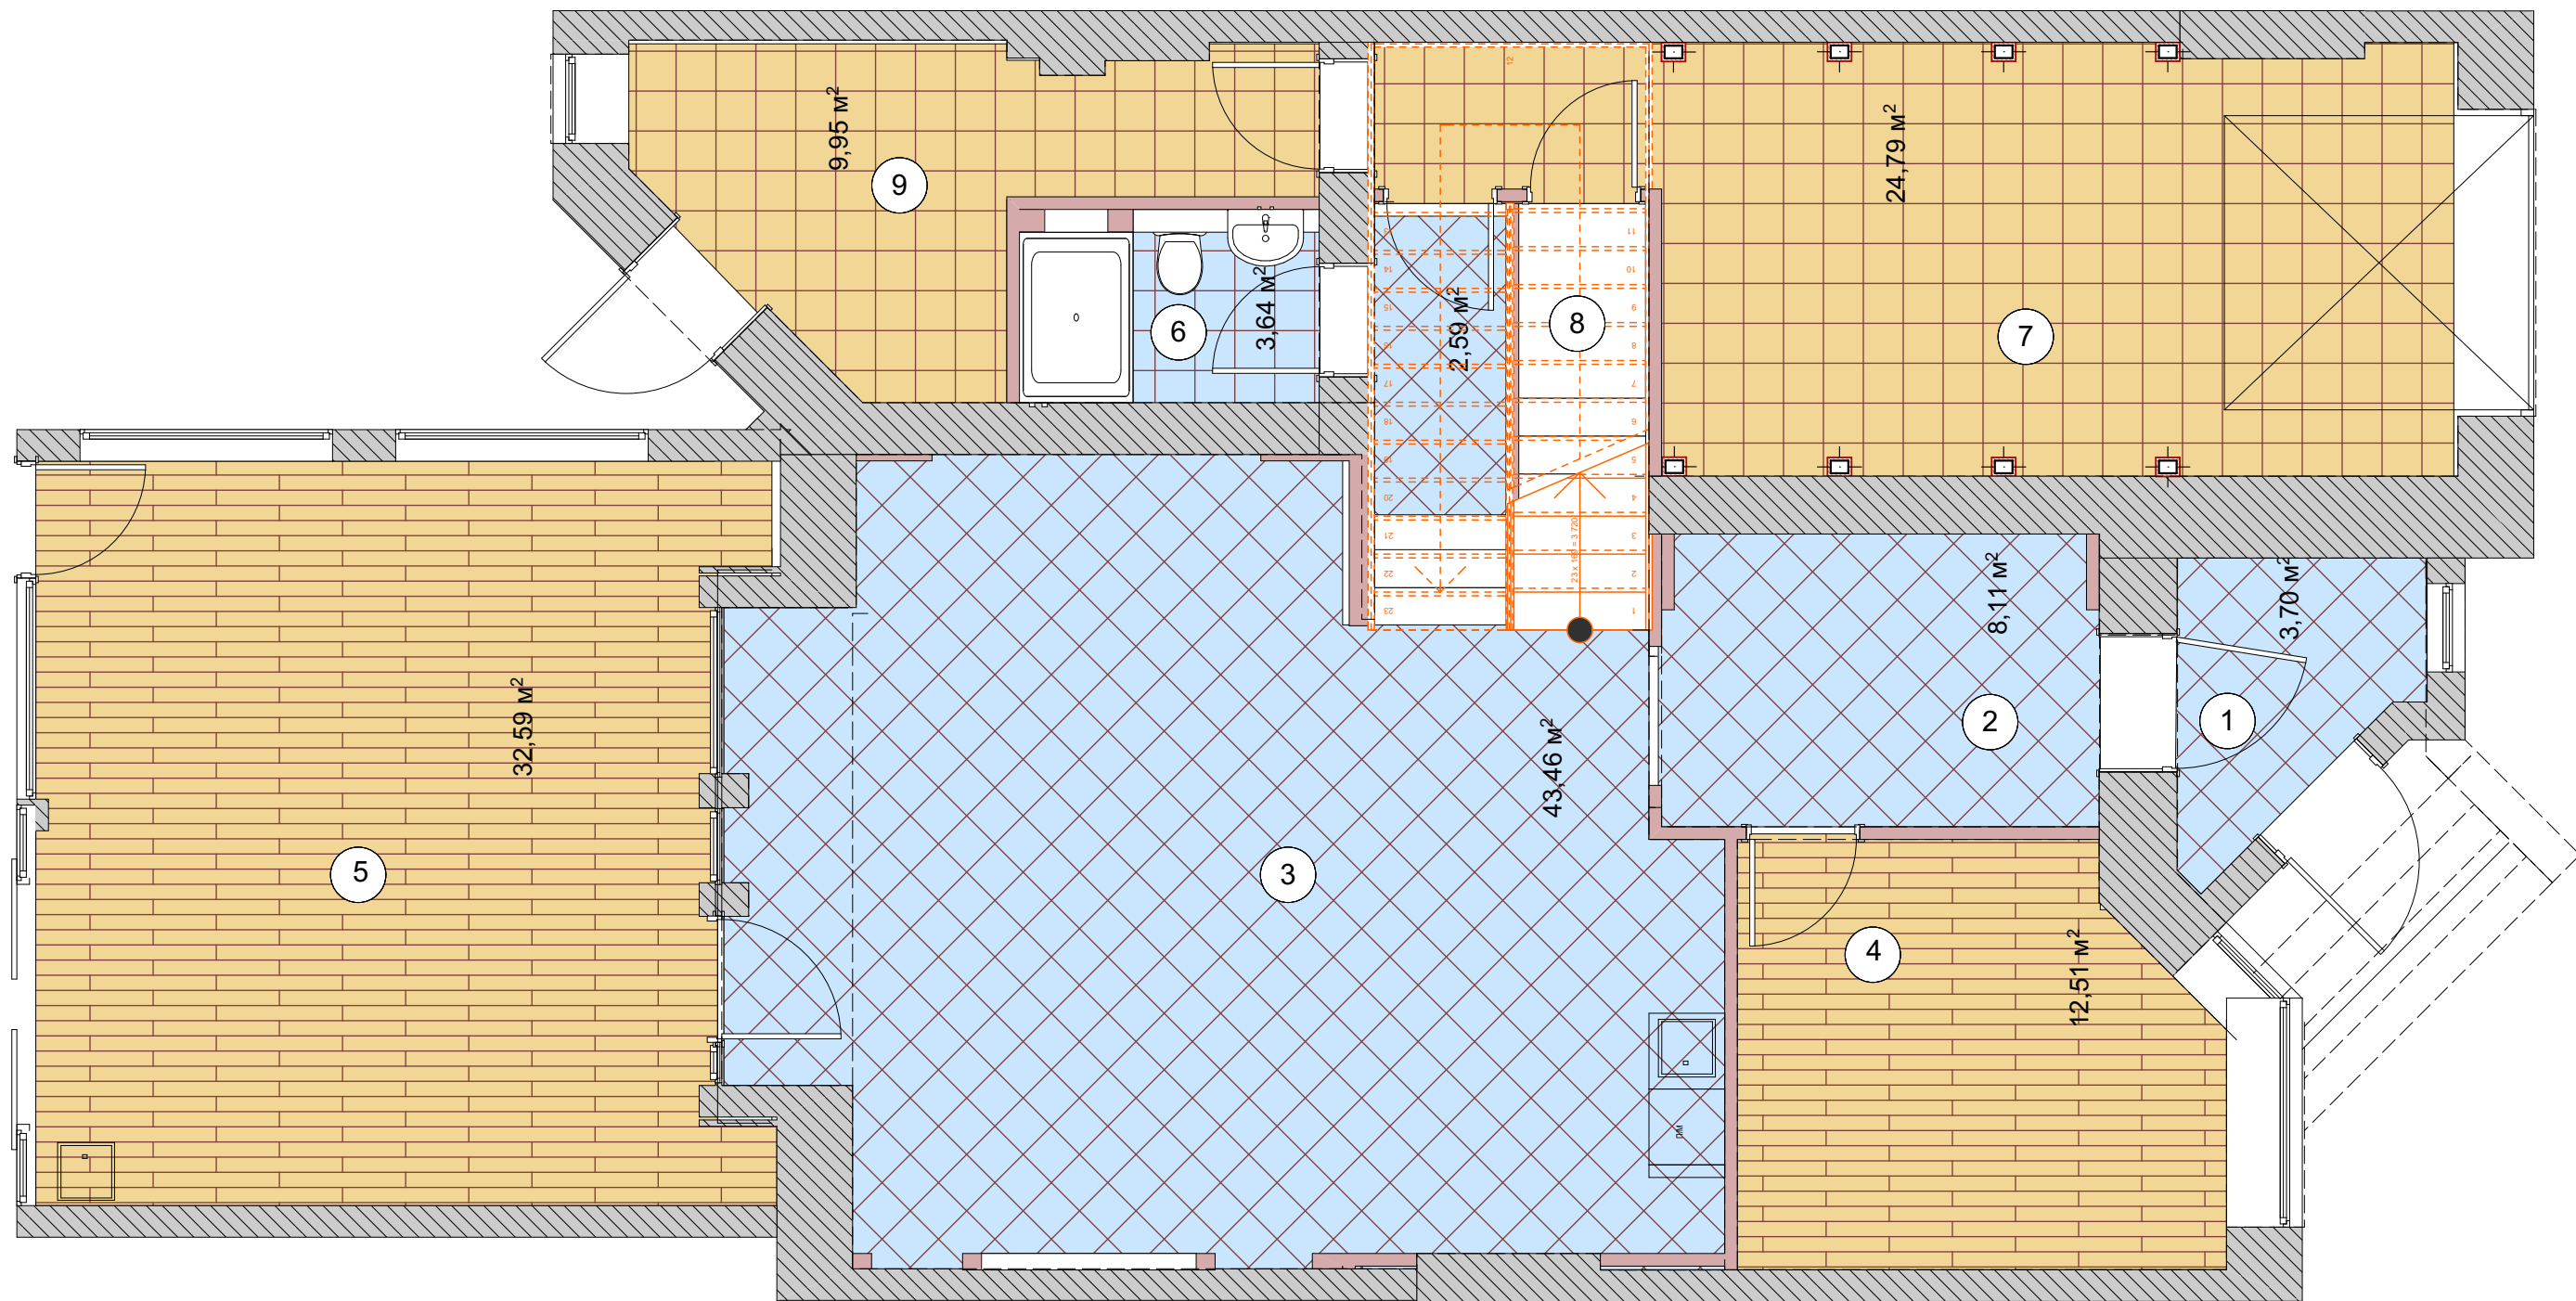

ЭКСПЛИКАЦИЯ ПОМЕЩЕНИЙ:

№	Помещение	Площадь м²
1	Холл	3,70
2	Коридор	8,05
3	Гостиная-Кухня	48,46
4	Гостевая	12,18
5	Пристройка-барбекю	32,46
6	С/У	3,65
7	Гараж	24,13
8	Кладовая	2,27
9	Котельная	9,88
общая площадь		144,78


УСЛОВНЫЕ ОБОЗНАЧЕНИЯ:

	- Плитка под паркет
	-Керамогранит
	- Керамогранит

ПРИМЕЧАНИЕ:

1. Стыки напольных покрытий между помещениями производить по середине полотна двери
2. Межплиточные швы 1,5мм.




		Подпись	Дата	Дизайн-проект	Стадия	Лист	Листов
Заказчик	Семенова С.Е.				РП	7	34
Рук. проекта	Ларина Е.И.						
Дизайнер	Чернуцкий А.Ю.			План полов 1 этажа	ITAL COLLECTION DESIGN STUDIO		

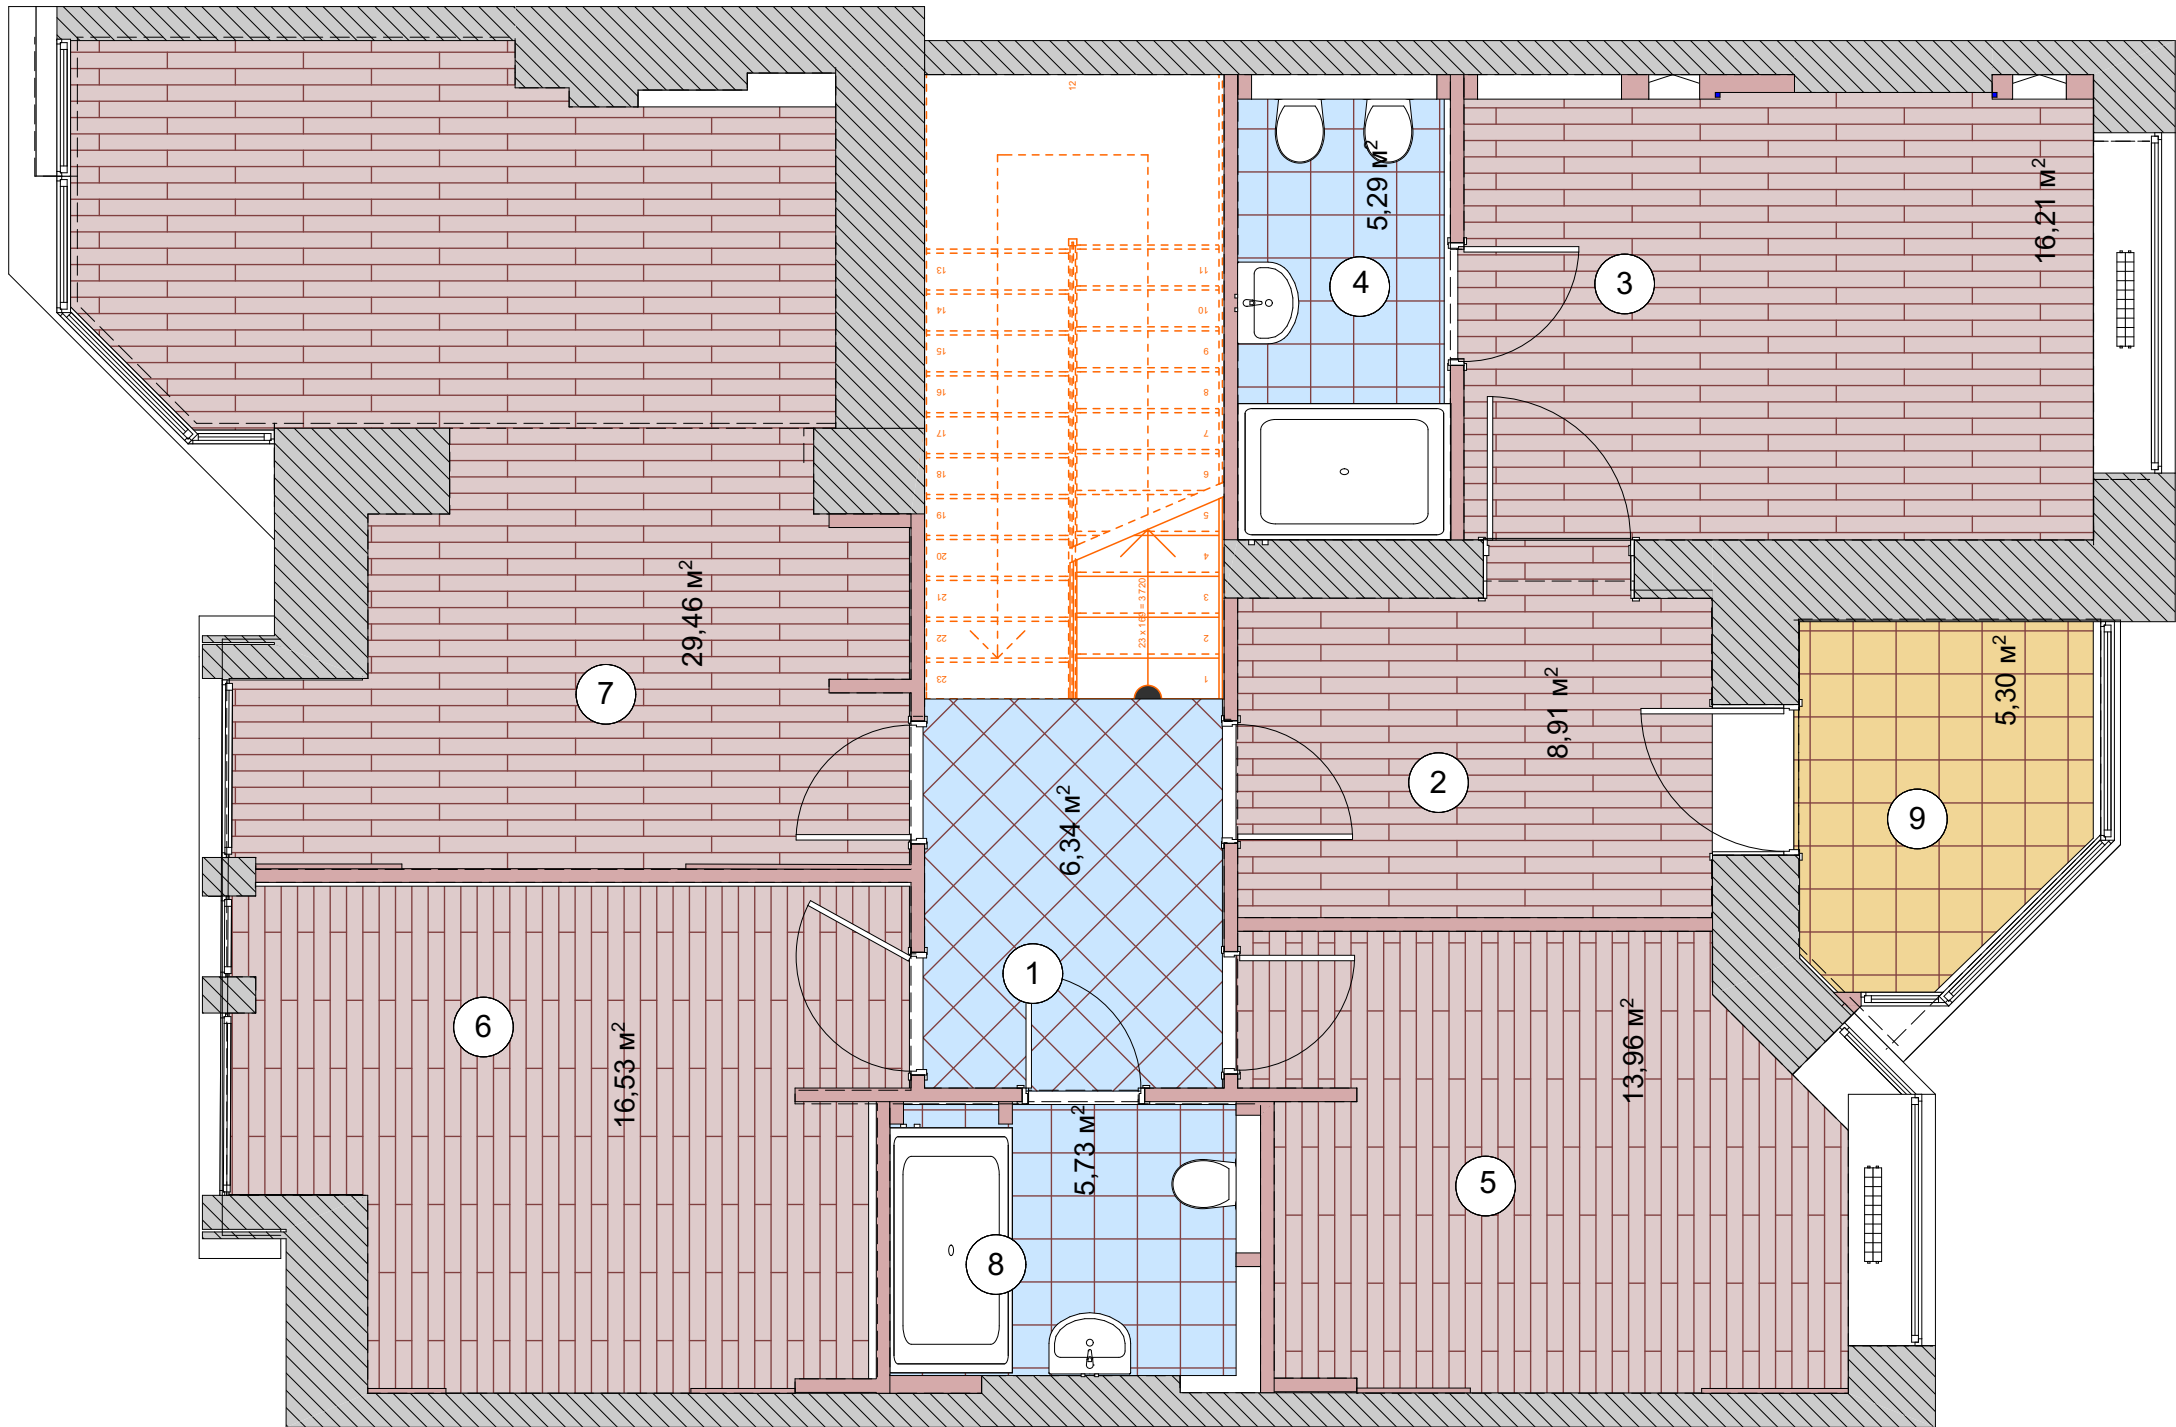


ЭКСПЛИКАЦИЯ ПОМЕЩЕНИЙ:

№	Помещение	Площадь м²
1	Коридор	6,42
2	Гардеробная	8,21
3	Хозяйская спальня	15,56
4	Ванная комната	5,47
5	Спальня детская №1	13,55
6	Спальня детская №2	16,66
7	Спальня	28,1
8	С/У	5,63
9	Лоджия №1	5,35
	общая площадь	104,95

   УСЛОВНЫЕ ОБОЗНАЧЕНИЯ:

-  - Инженерная доска
-  - Керамогранит
-  -Керамогранит

		Подпись	Дата	Дизайн-проект	Стадия	Лист	Листов
Заказчик	Семенова С.Е.				РП	А.20	34
Рук. проекта	Ларина Е.И.			План полов 2 этажа			
Дизайнер	Чернуцкий А.Ю.						

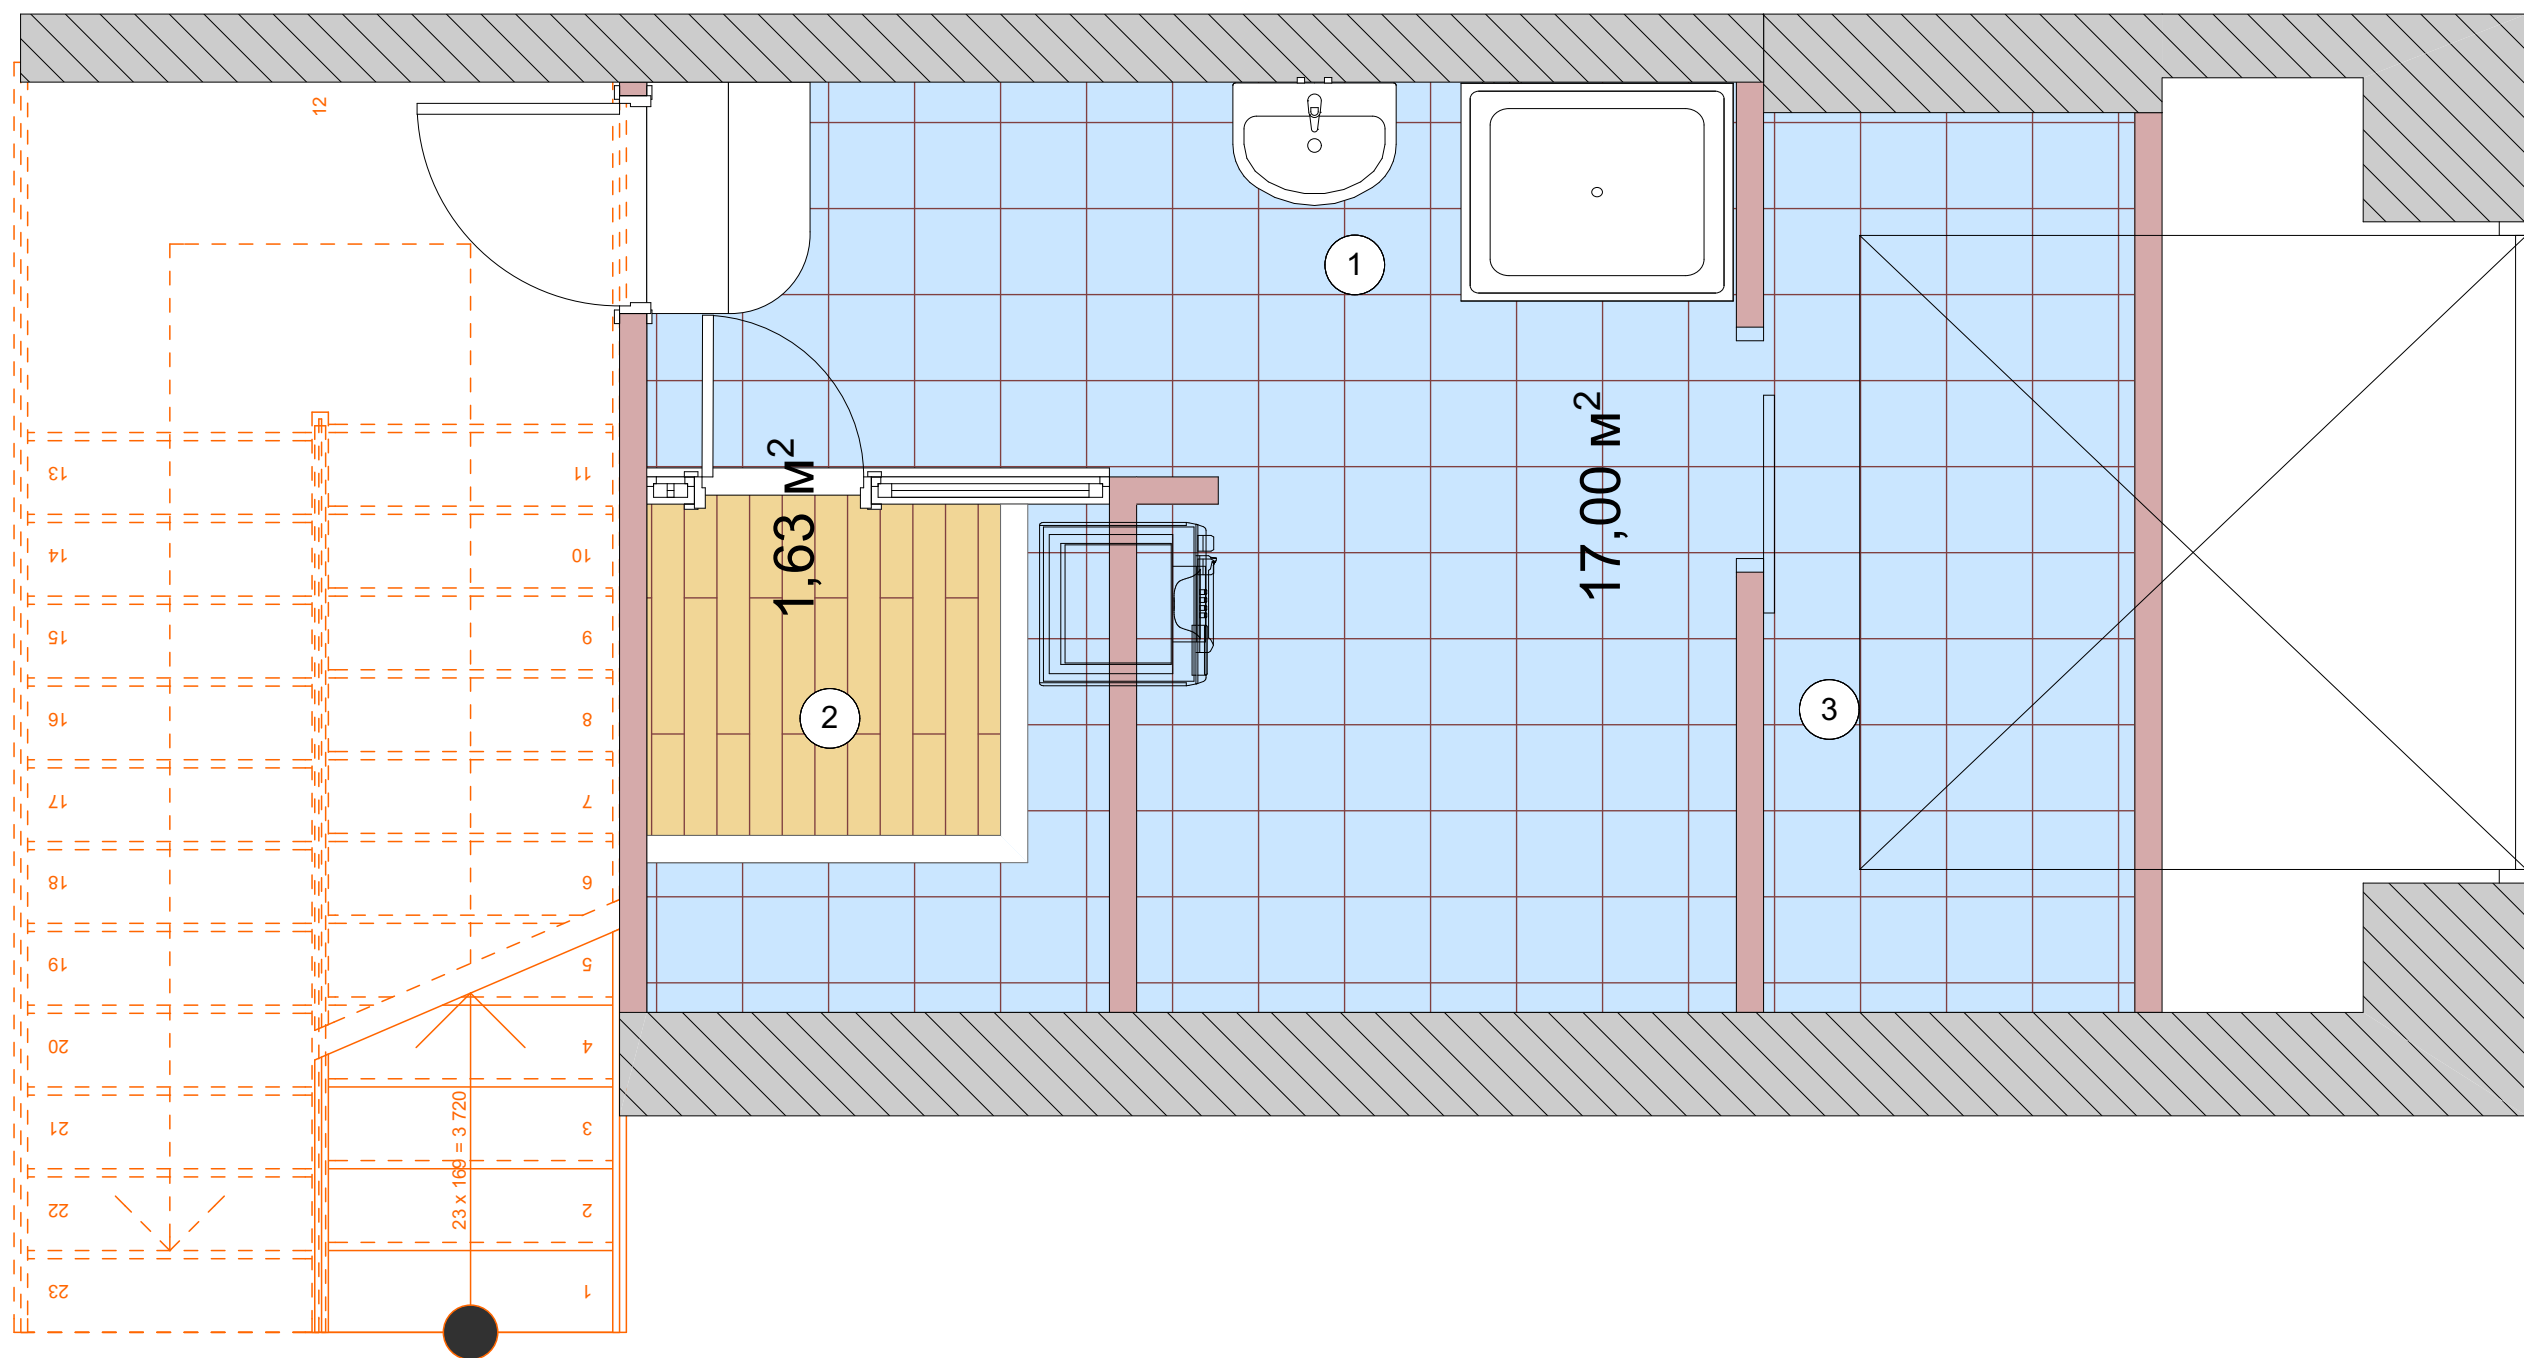


ЭКСПЛИКАЦИЯ ПОМЕЩЕНИЙ:

№	Помещение	Площадь м²
1	Коридор	2,95
2	Сауна	3,04
3	Зона прачечной	7,79
4		
	Общая площадь	13,78

УСЛОВНЫЕ ОБОЗНАЧЕНИЯ:






		Подпись	Дата	Дизайн-проект	Стадия	Лист	Листов
Заказчик	Семенова С.Е.				РП	А.21	34
Рук. проекта	Ларина Е.И.						
Дизайнер	Чернуцкий А.Ю.			План полов межэтажъя	ITAL COLLECTION DESIGN STUDIO		

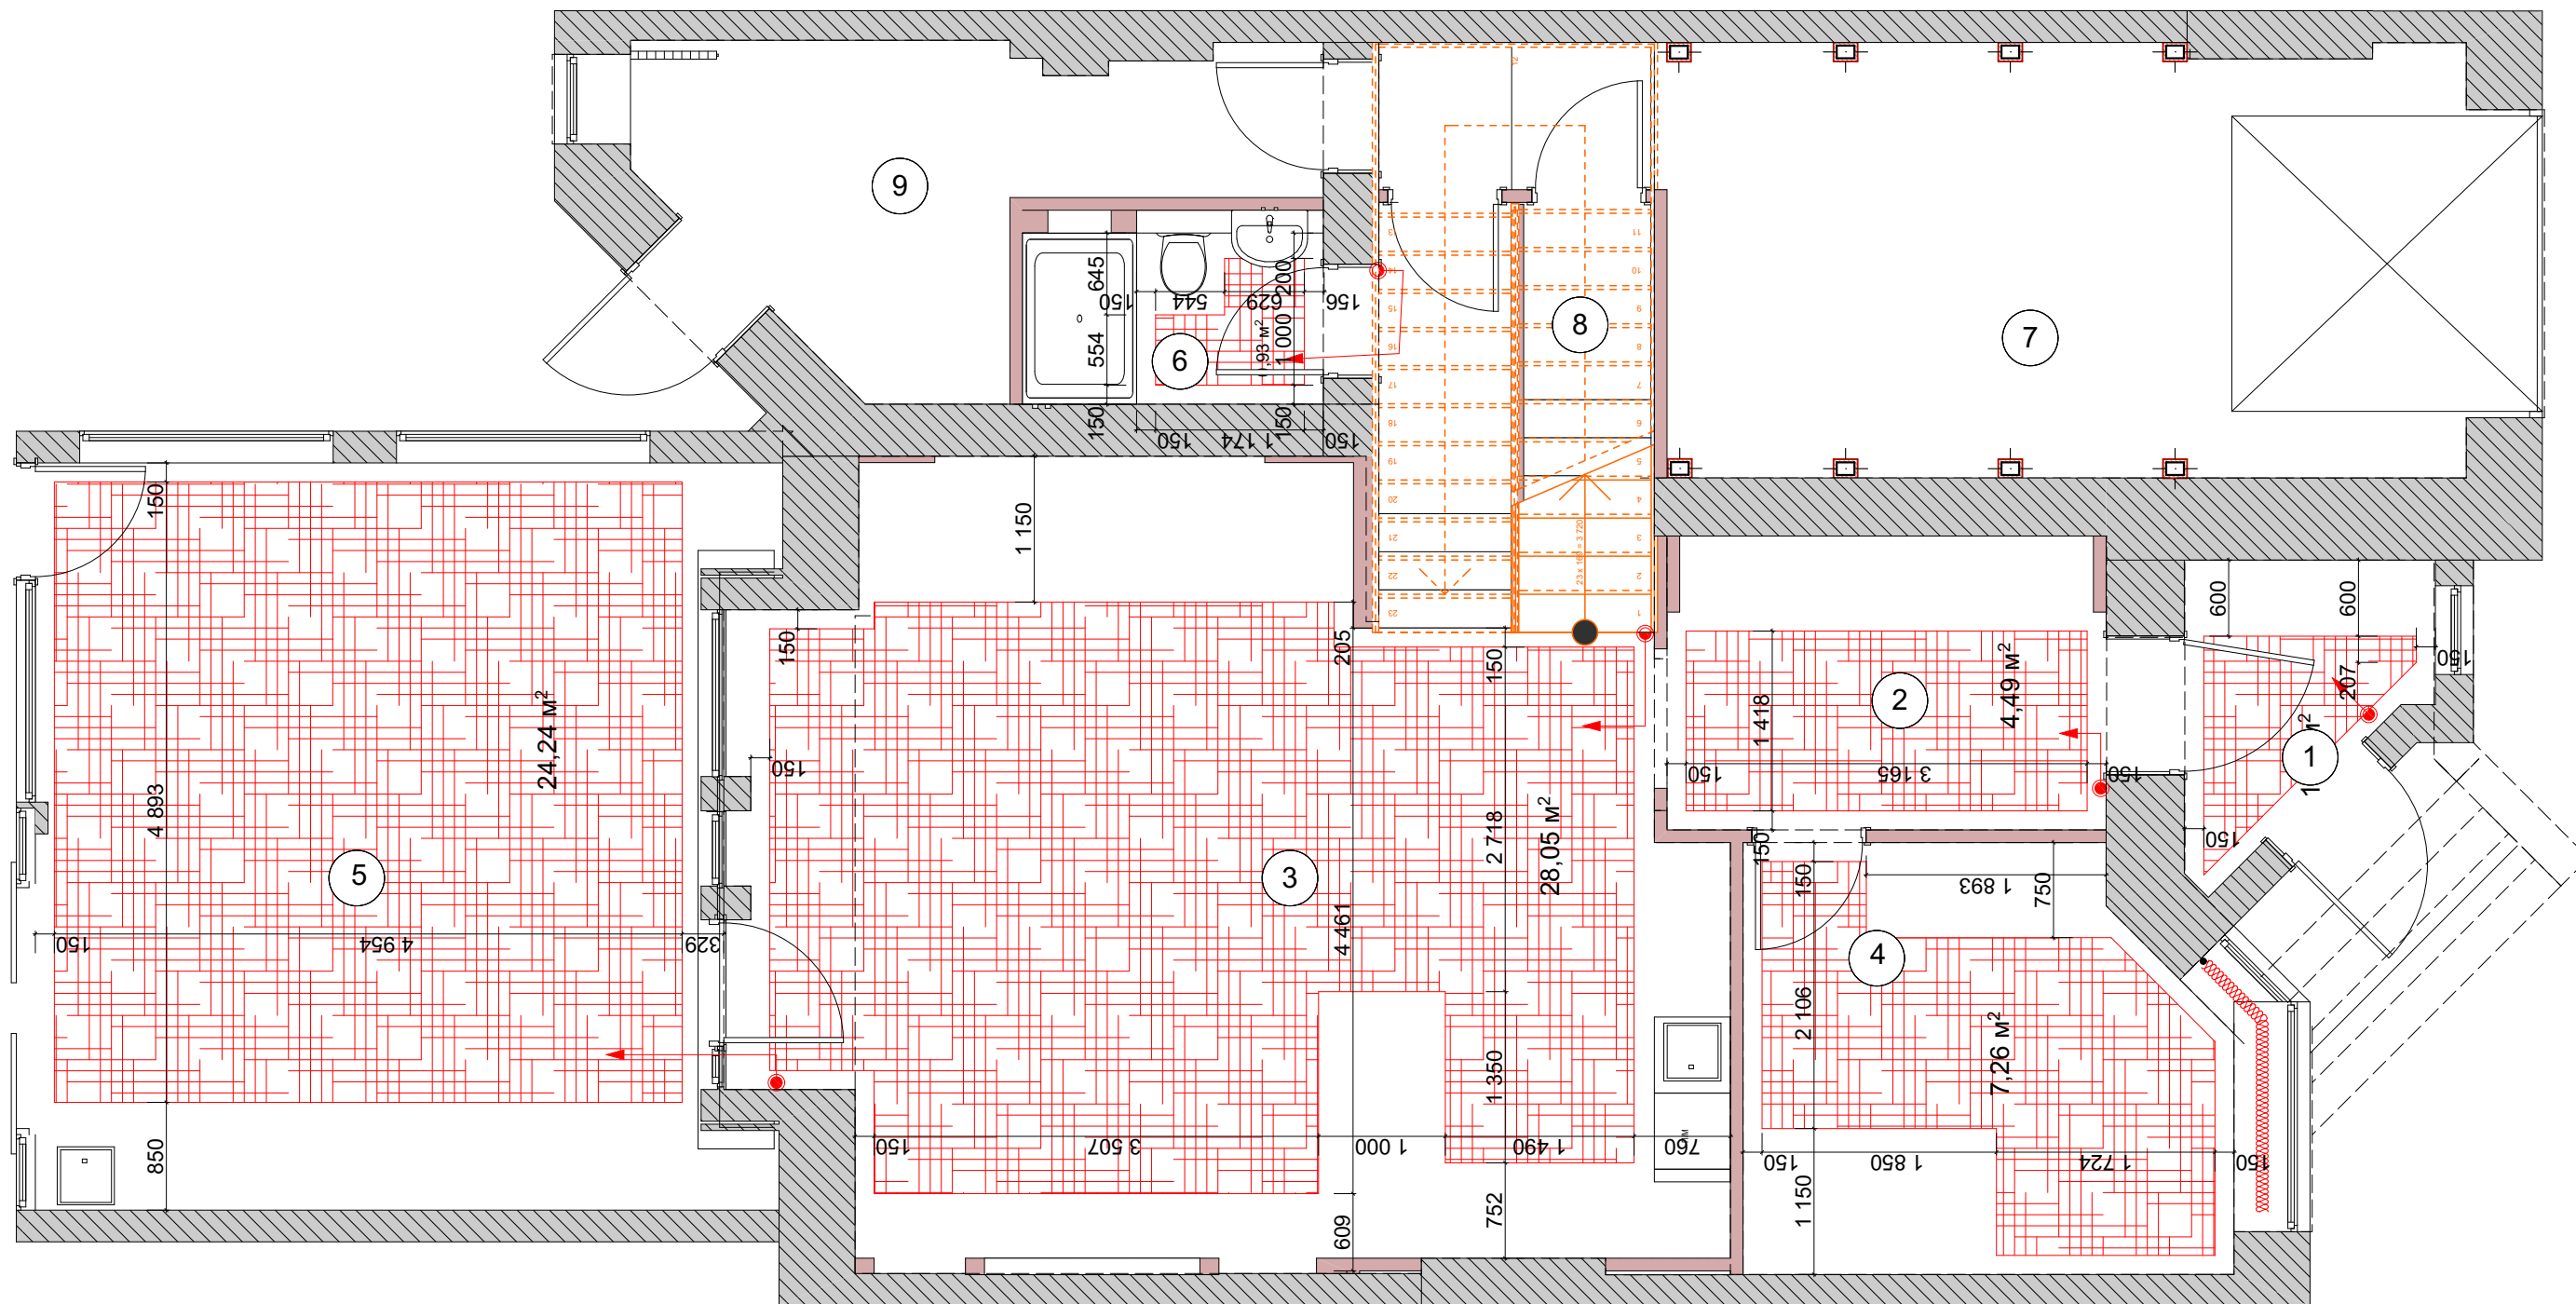

ЭКСПЛИКАЦИЯ ПОМЕЩЕНИЙ:

№	Помещение	Площадь м²
1	Холл	3,70
2	Коридор	8,05
3	Гостиная-Кухня	48,46
4	Гостевая	12,18
5	Пристройка-барбекю	32,46
6	С/У	3,65
7	Гараж	24,13
8	Кладовая	2,27
9	Котельная	9,88
общая площадь		144,78

   
УСЛОВНЫЕ ОБОЗНАЧЕНИЯ:

-  - Зона укладки водяного теплого пола
-  - регулятор теплого пола
-  - Радиатор
-  - конвектор
-  - Теплый контур

ПРИМЕЧАНИЕ:

1. Размеры даны без учета чистовой отделки
2. Схему смотреть совместно с планом мебели.
3. Регуляторы теплого пола располагать совместно с выключателями света


Заказчик	Семенова С.Е.	Подпись	Дата	Дизайн-проект	Стадия	Лист	Листов
Рук. проекта	Ларина Е.И.				РП	8	34
Дизайнер	Чернуцкий А.Ю.			План теплого пола 1 этажа			

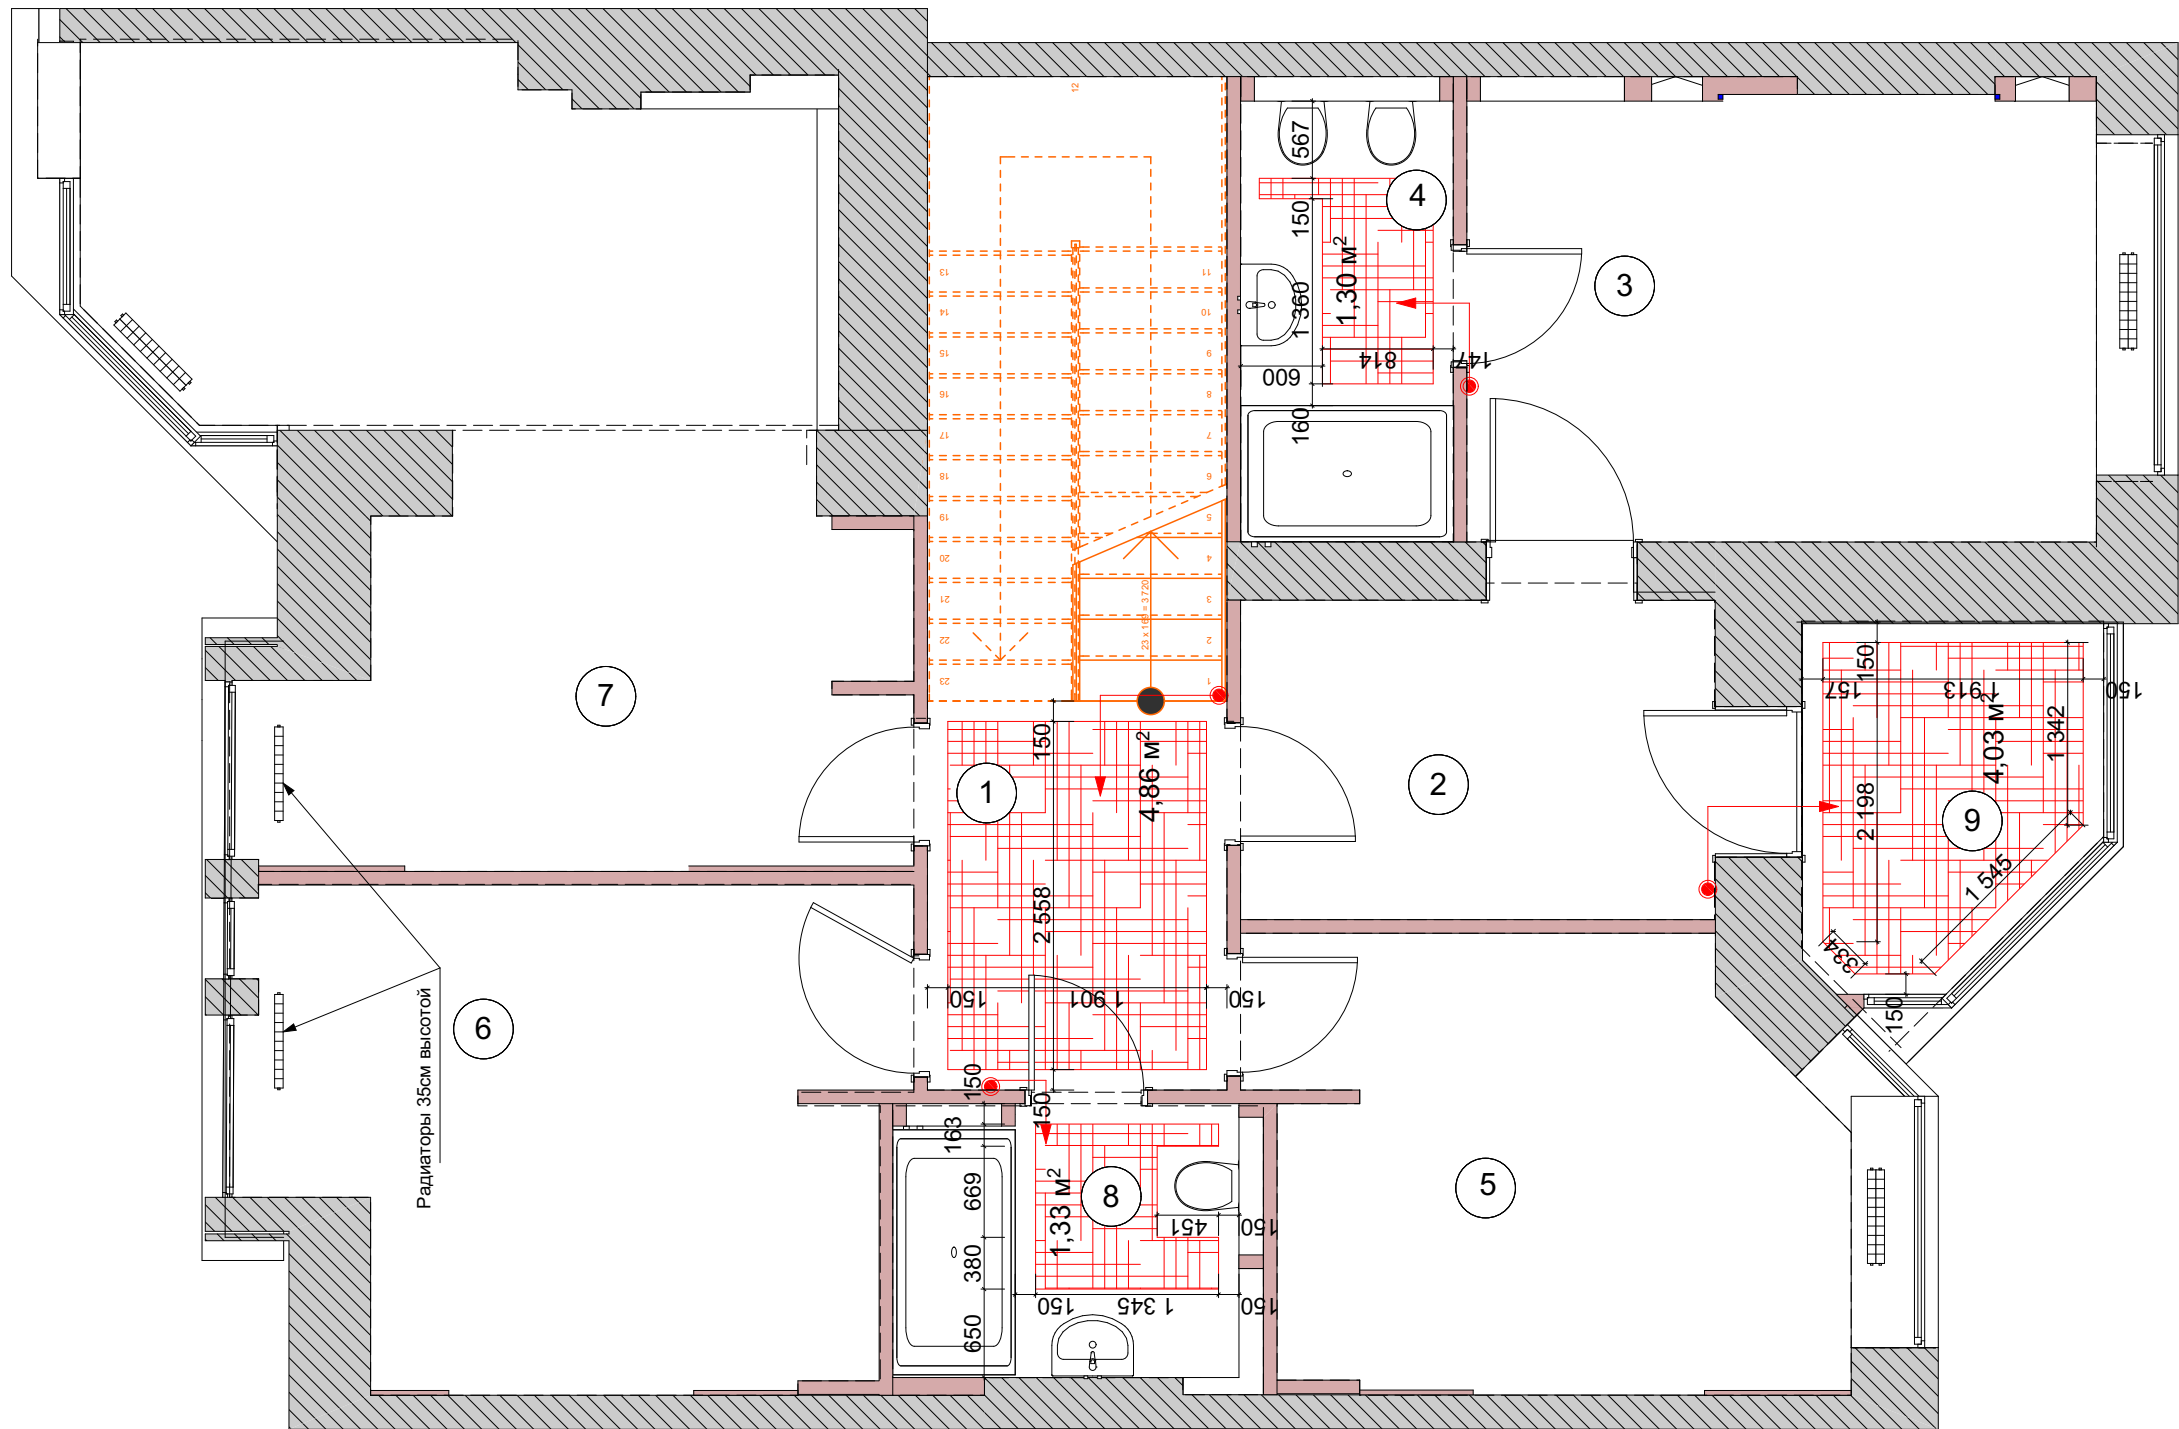

ЭКСПЛИКАЦИЯ ПОМЕЩЕНИЙ:

№	Помещение	Площадь м²
1	Коридор	6,42
2	Гардеробная	8,21
3	Хозяйская спальня	15,56
4	Ванная комната	5,47
5	Спальня детская №1	13,55
6	Спальня детская №2	16,66
7	Спальня	28,1
8	С/У	5,63
9	Лоджия №1	5,35
	общая площадь	104,95

 
УСЛОВНЫЕ ОБОЗНАЧЕНИЯ:



- Зона укладки водяного
теплого пола



 -регулятор теплого пола



- Радиатор




- конвектор

ПРИМЕЧАНИЕ:

1. Размеры даны без учета чистовой отделки
2. Схему смотреть совместно с планом мебели.
3. Регуляторы теплого пола располагать совместно с выключателями света



Заказчик	Семенова С.Е.	Подпись	Дата	Дизайн-проект		Стадия	Лист	Листов
Рук. проекта	Ларина Е.И.					РП	А.22	34
Дизайнер	Чернуцкий А.Ю.			План теплого пола 2 этажа				

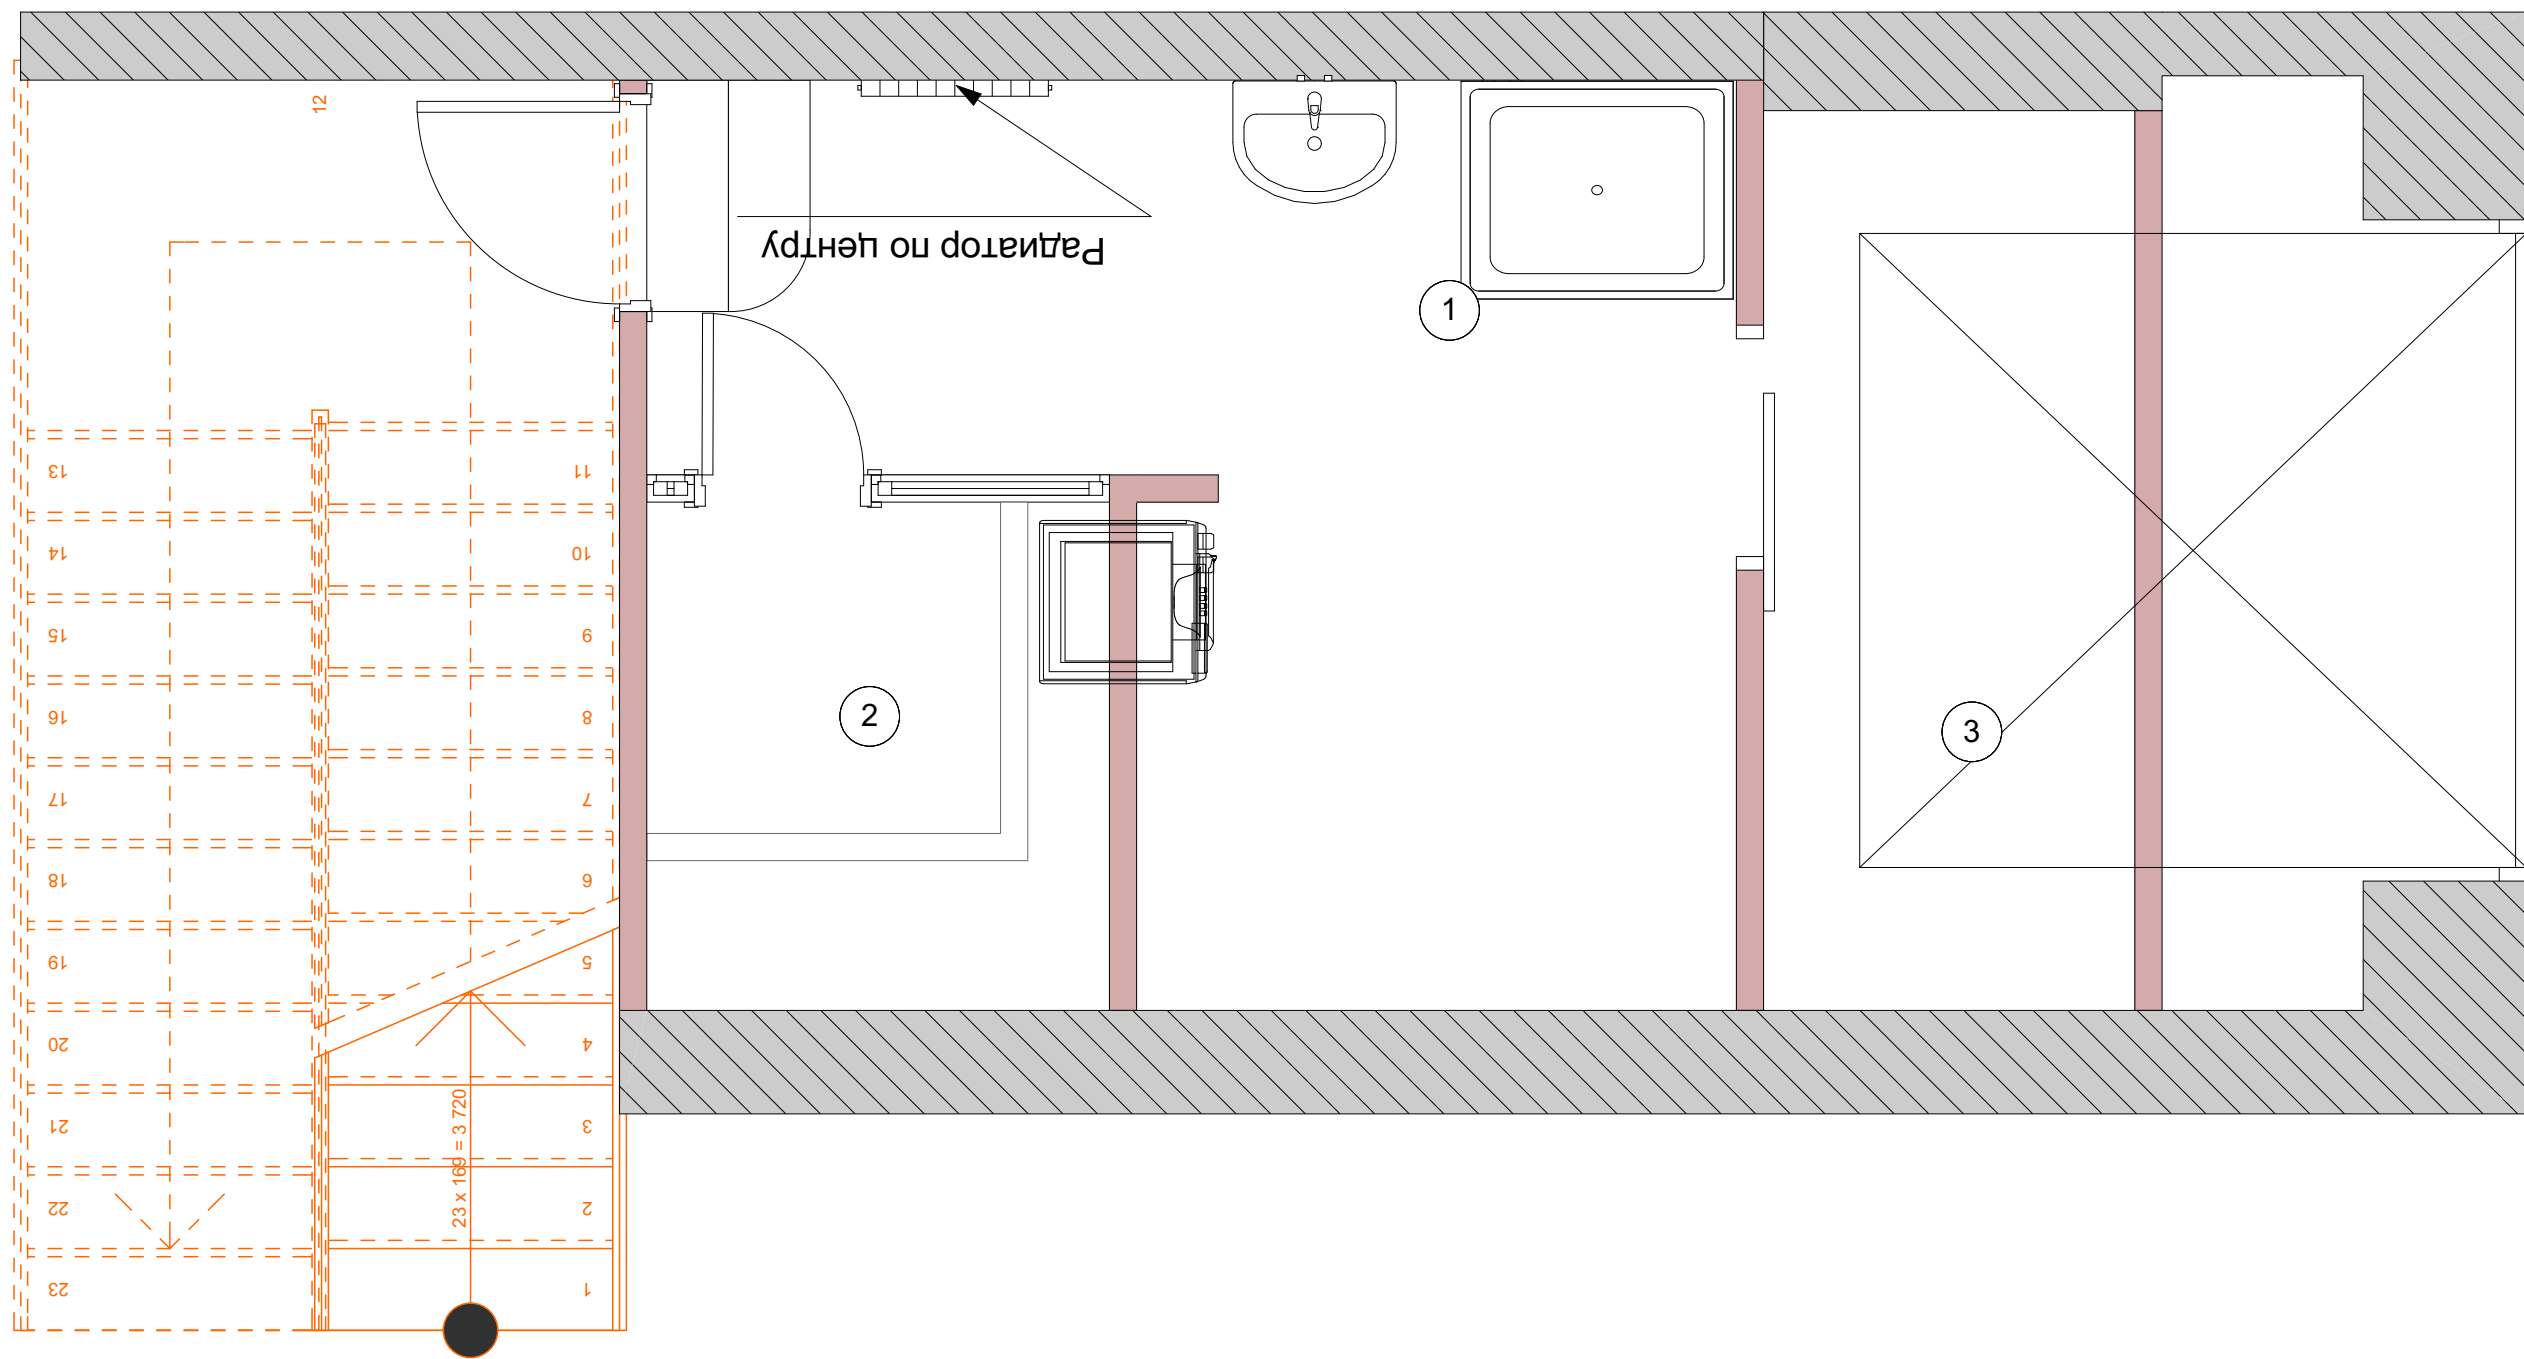

ЭКСПЛИКАЦИЯ ПОМЕЩЕНИЙ:

№	Помещение	Площадь м²
1	Коридор	2,95
2	Сауна	3,04
3	Зона прачечной	7,79
4		
Общая площадь		13,78

  УСЛОВНЫЕ ОБОЗНАЧЕНИЯ:


-  - Зона укладки водяного
теплого пола
-  -регулятор теплого пола
-  - Радиатор
-  - конвектор


ПРИМЕЧАНИЕ:

1. Размеры даны без учета чистовой отделки

2. Схему смотреть совместно с планом мебели.

 
3. Регуляторы теплого пола располагать совместно с выключателями света


		Подпись	Дата	Дизайн-проект	Стадия	Лист	Листов
Заказчик	Семенова С.Е.				РП	А.23	34
Рук. проекта	Ларина Е.И.						
Дизайнер	Чернусский А.Ю.			План теплого пола межэтажья	ITALCOLLECTION DESIGN STUDIO		

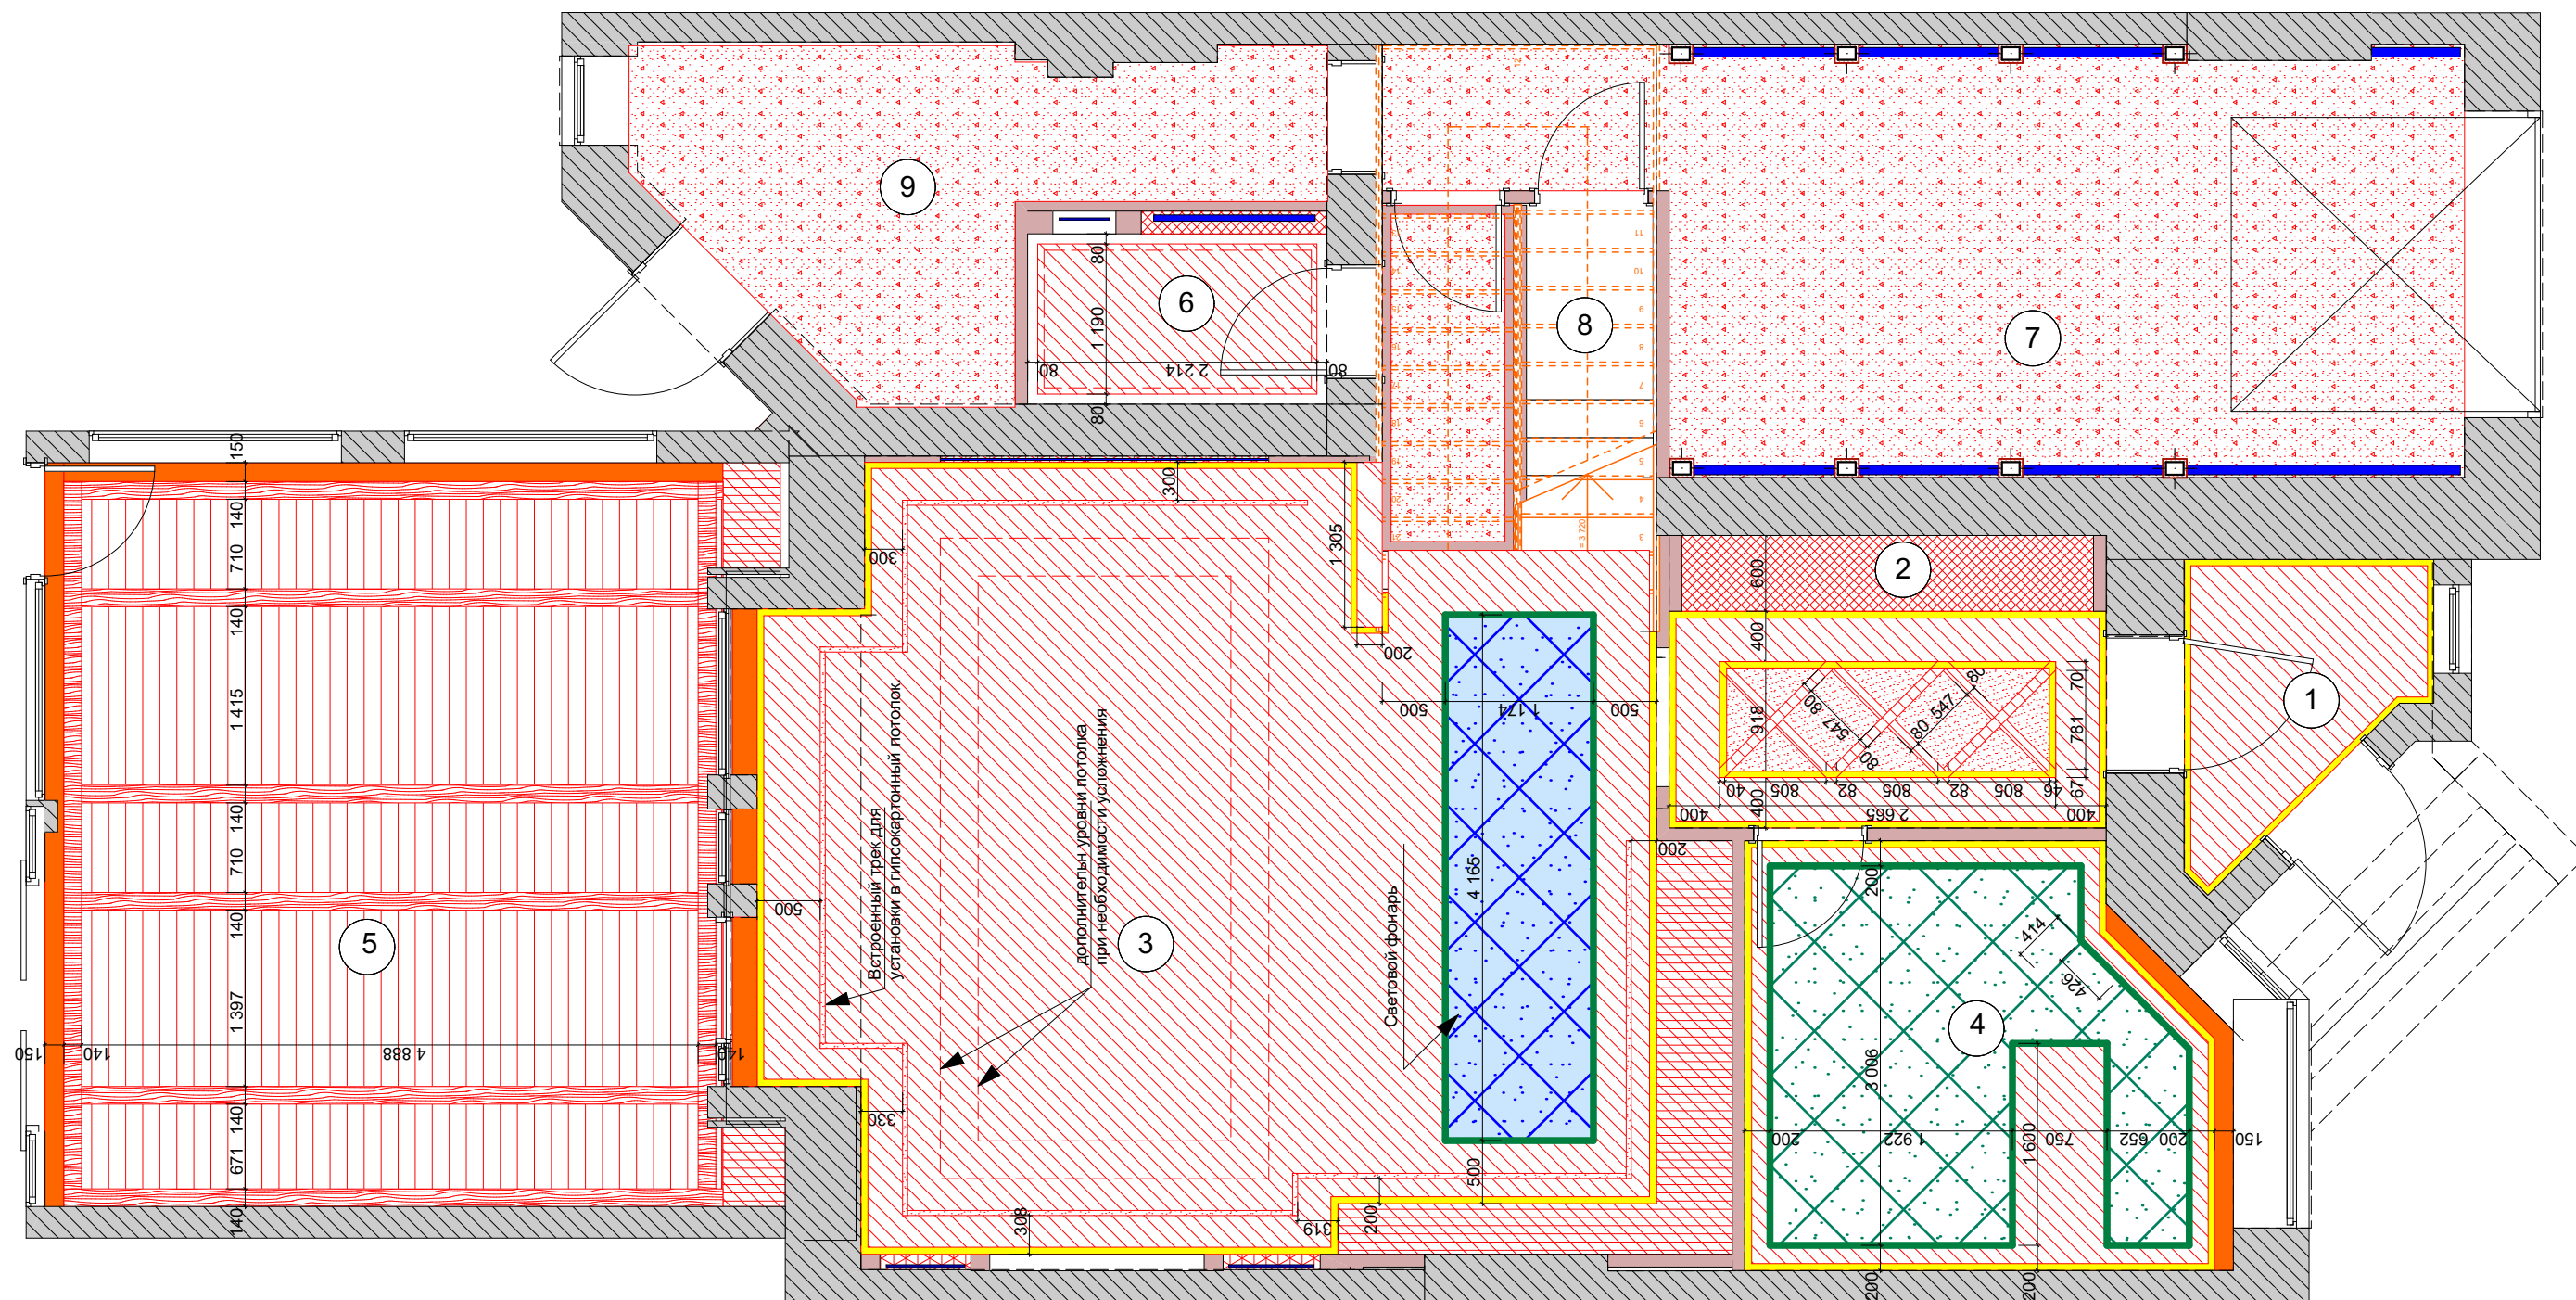

ЭКСПЛИКАЦИЯ ПОМЕЩЕНИЙ:

№	Помещение	Площадь м²
1	Холл	3,70
2	Коридор	8,05
3	Гостиная-Кухня	48,46
4	Гостевая	12,18
5	Пристройка-барбекю	32,46
6	С/У	3,65
7	Гараж	24,13
8	Кладовая	2,27
9	Котельная	9,88
общая площадь		144,78

 
Заказчик Рук. проекта Дизайнер	Семенова С.Е. Ларина Е.И. Чернуцкий А.Ю.	Подпись 	Дата	Дизайн-проект План потолков 1 этажа	Стадия	Лист	Листов
					РП	9	34
					ITAL COLLECTION DESIGN STUDIO		

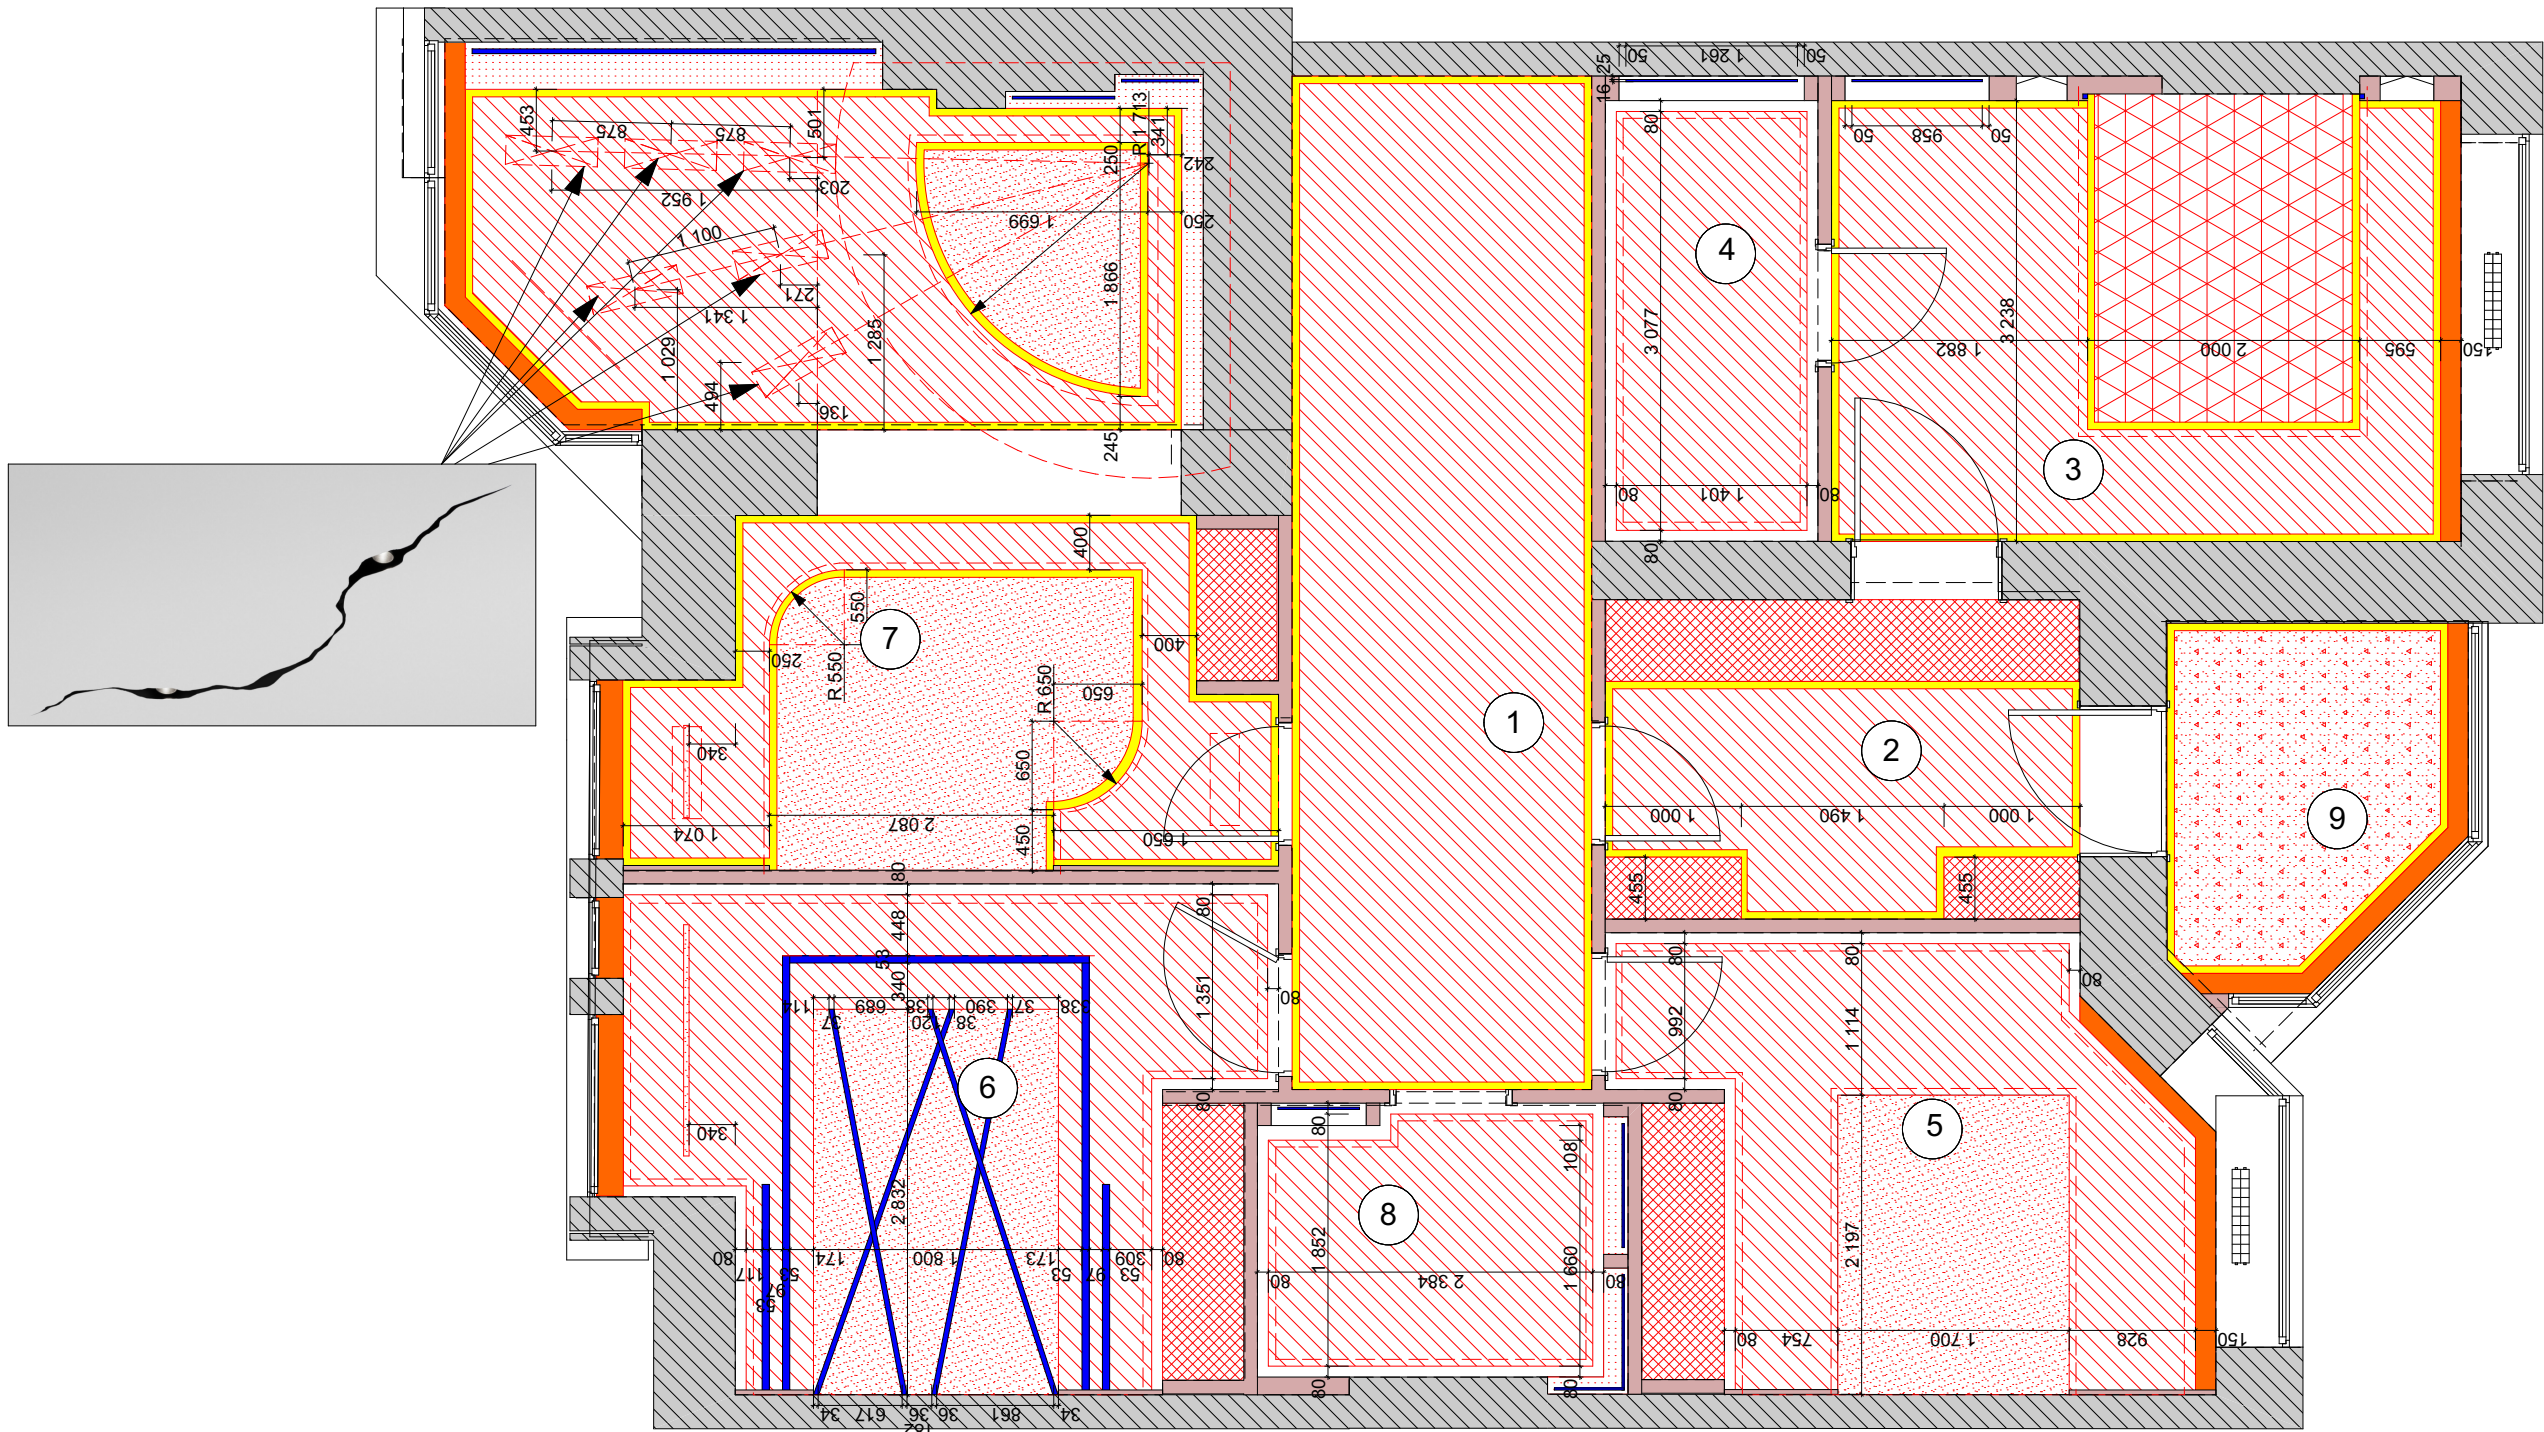

ЭКСПЛИКАЦИЯ ПОМЕЩЕНИЙ:

№	Помещение	Площадь м²
1	Коридор	6,42
2	Гардеробная	8,21
3	Хозяйская спальня	15,56
4	Ванная комната	5,47
5	Спальня детская №1	13,55
6	Спальня детская №2	16,66
7	Спальня	28,1
8	С/У	5,63
9	Лоджия №1	5,35
общая площадь		104,95


Заказчик Рук. проекта Дизайнер	Семенова С.Е. Ларина Е.И. Чернуцкий А.Ю.	Подпись 	Дата	Дизайн-проект План потолков 2 этажа	Стадия	Лист	Листов
					РП	A.25	34
					ITAL COLLECTION DESIGN STUDIO		

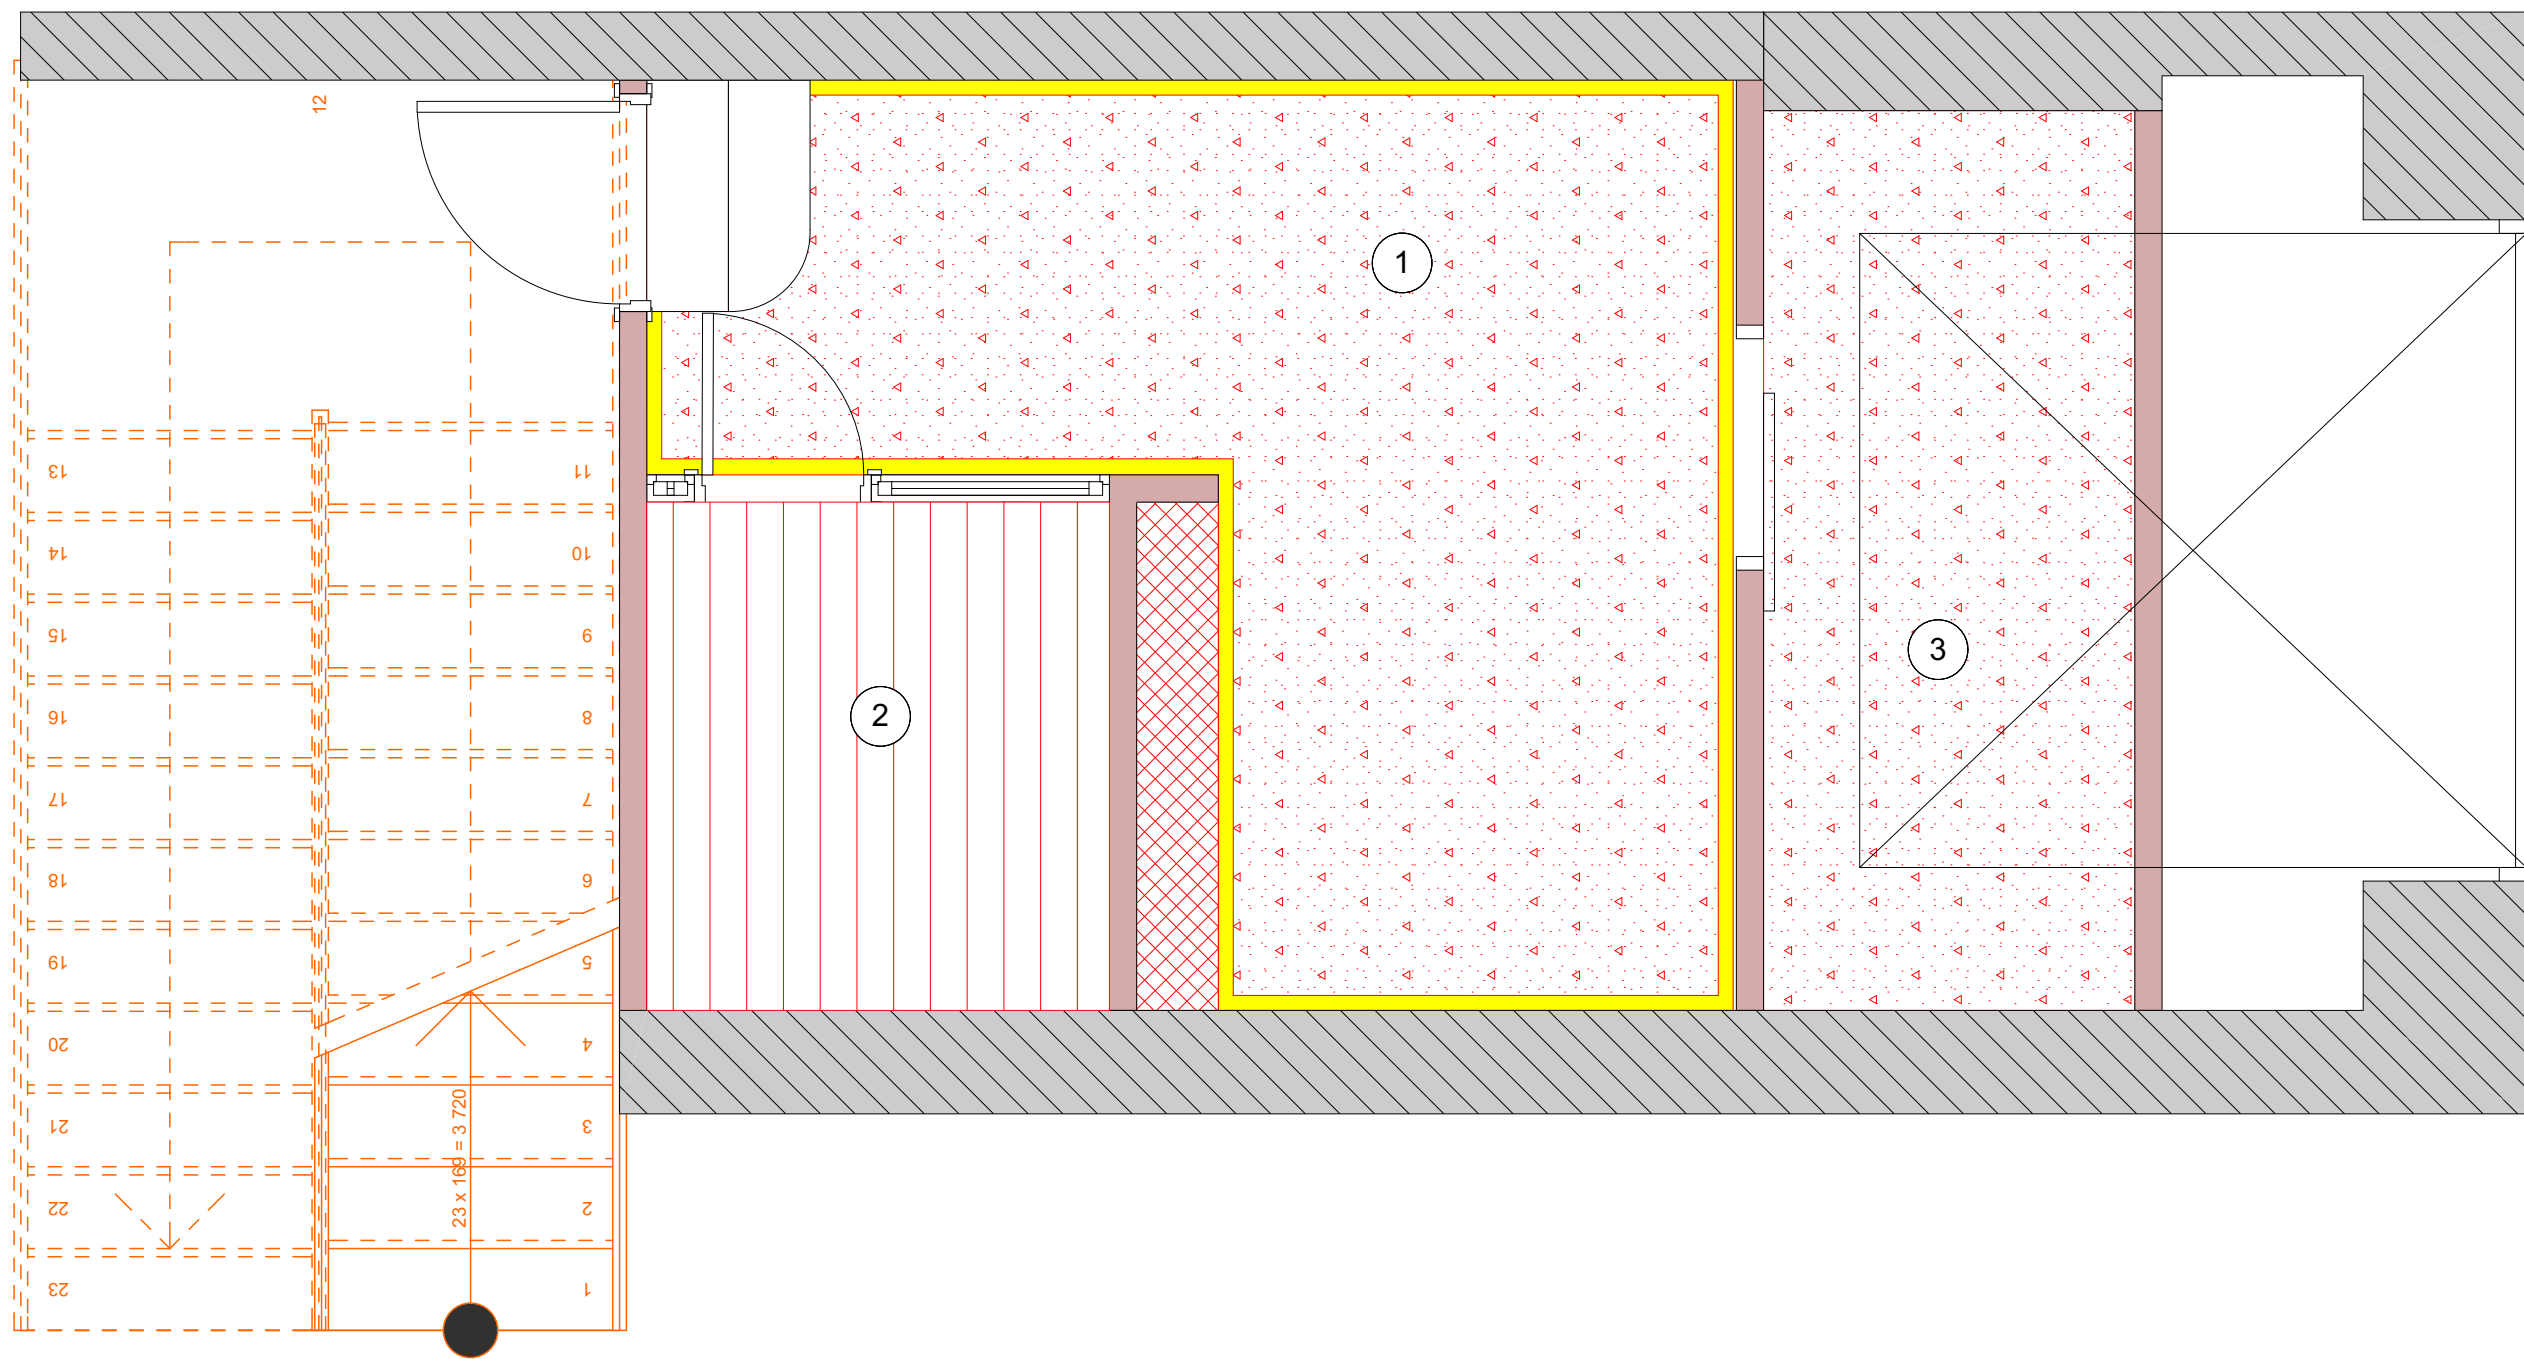

ЭКСПЛИКАЦИЯ ПОМЕЩЕНИЙ:

№	Помещение	Площадь м²
1	Коридор	2,95
2	Сауна	3,04
3	Зона прачечной	7,79
4		
	Общая площадь	13,78


		Подпись	Дата	Дизайн-проект	Стадия	Лист	Листов
Заказчик	Семенова С.Е.				РП	А.26	34
Рук. проекта	Ларина Е.И.						
Дизайнер	Чернуцкий А.Ю.			План потолков межэтажъя	ITALCOLLECTION DESIGN STUDIO		

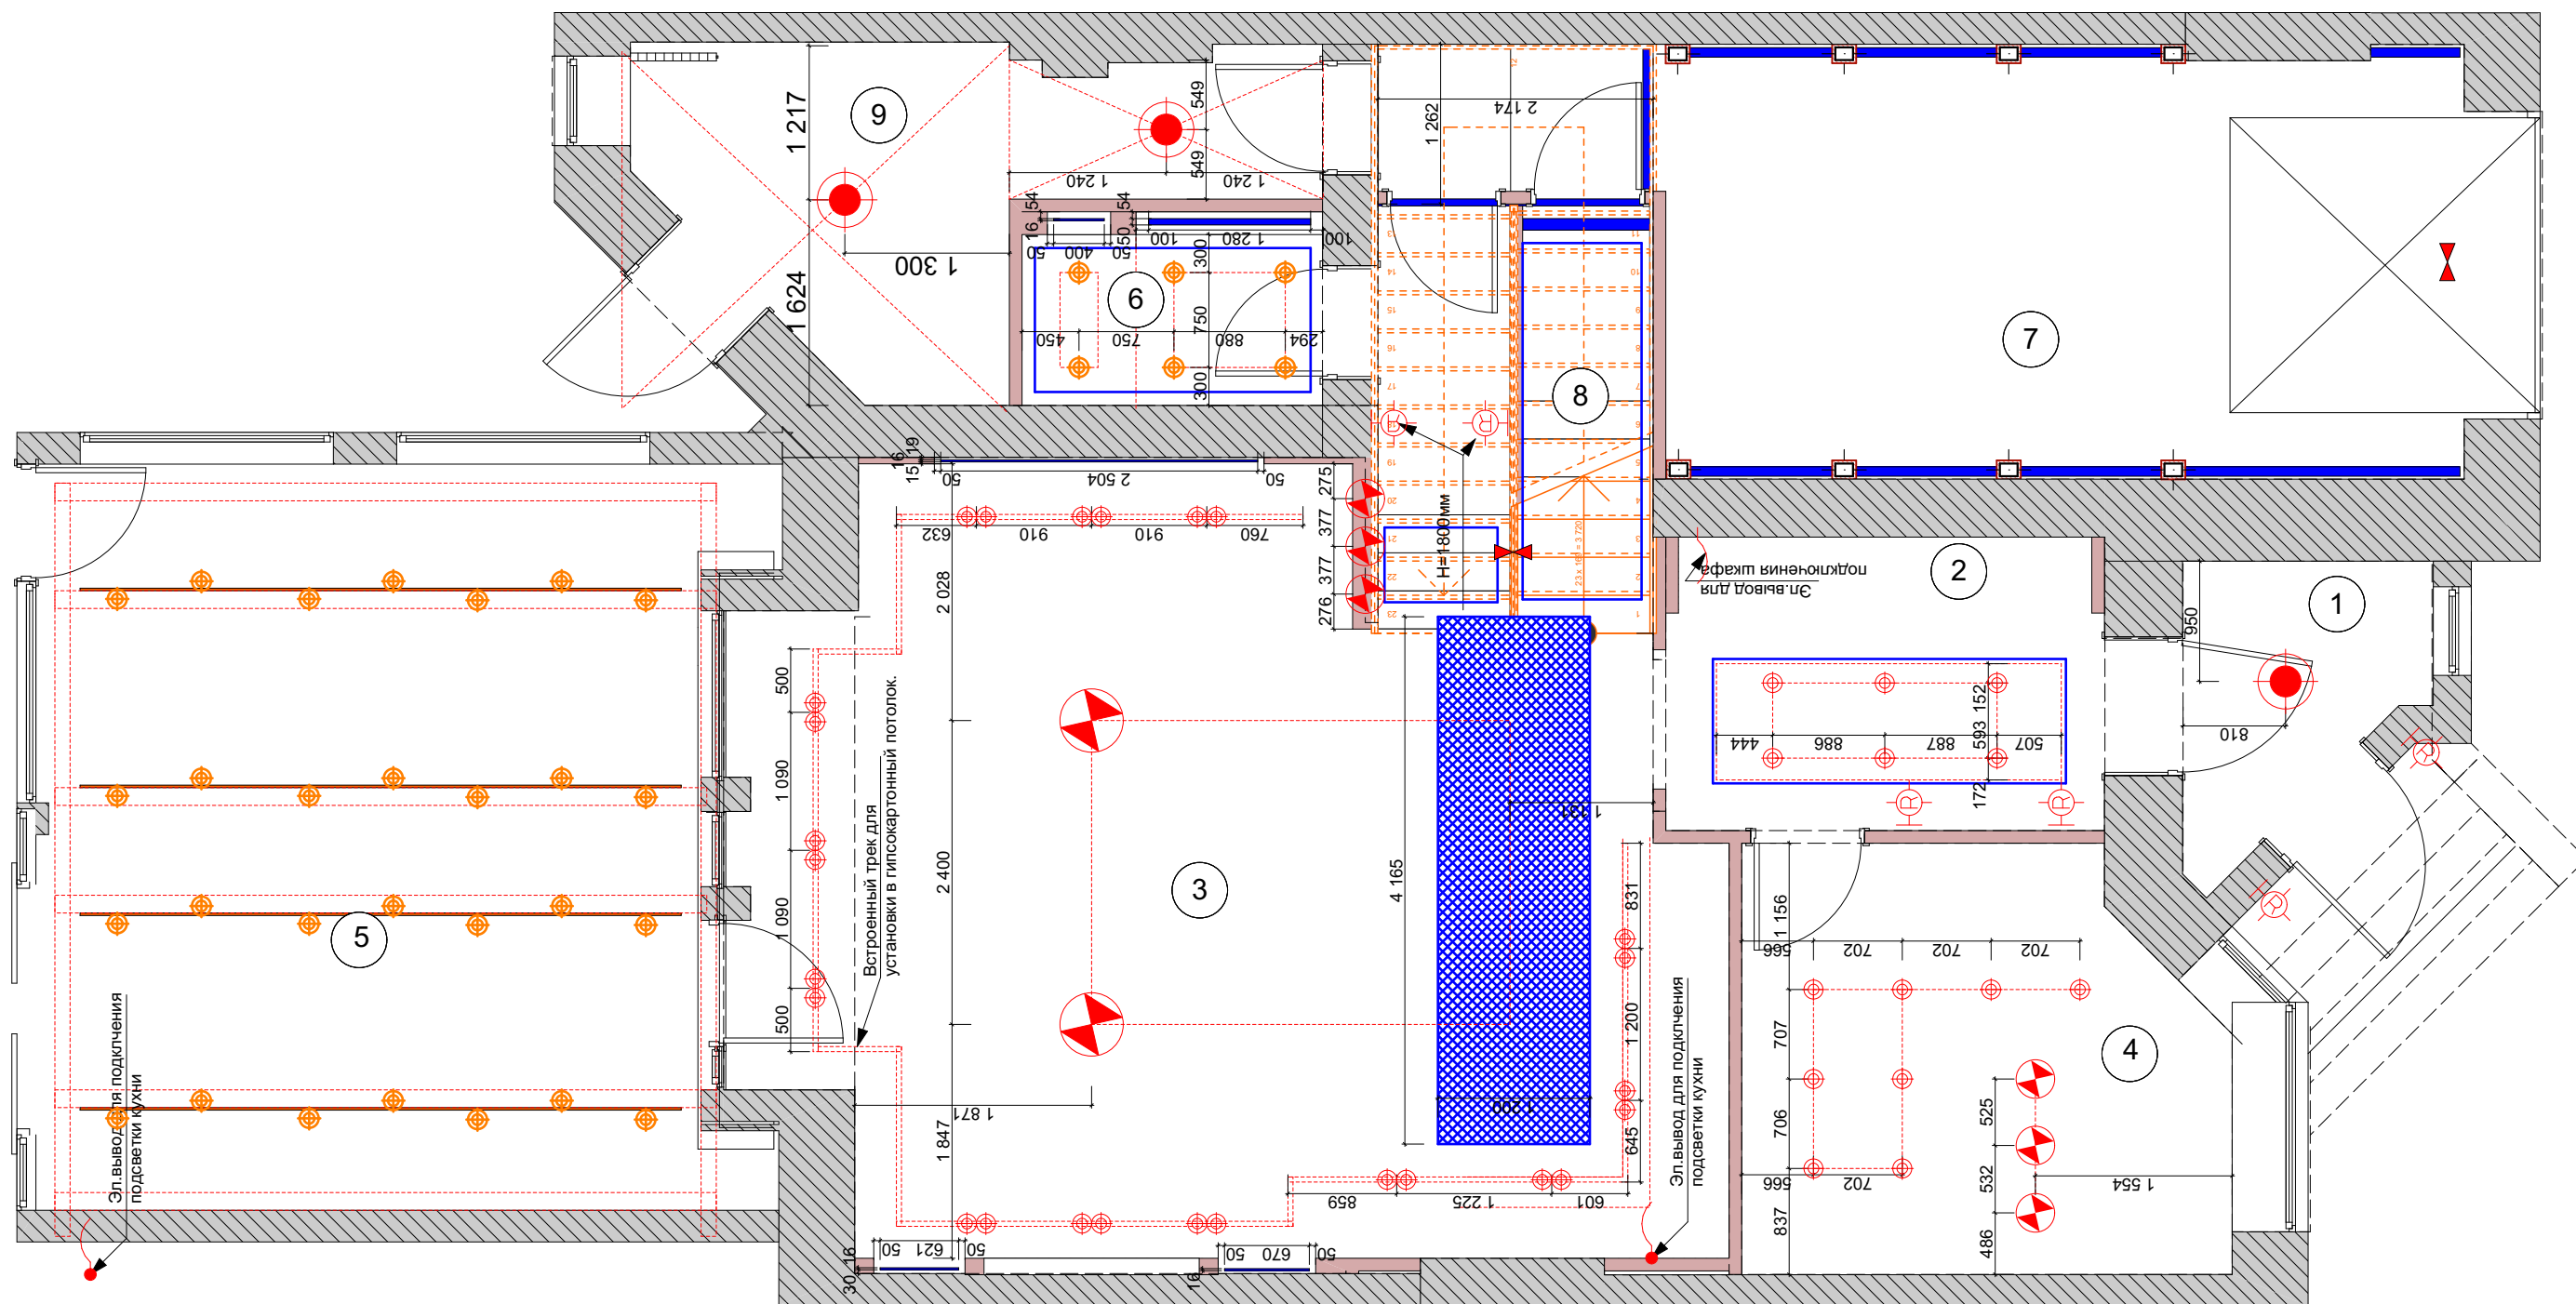

ЭКСПЛИКАЦИЯ ПОМЕЩЕНИЙ:

№	Помещение	Площадь м²
1	Холл	3,70
2	Коридор	8,05
3	Гостиная-Кухня	48,46
4	Гостевая	12,18
5	Пристройка-барбекю	32,46
6	С/У	3,65
7	Гараж	24,13
8	Кладовая	2,27
9	Котельная	9,88
общая площадь		144,78


УСЛОВНЫЕ ОБОЗНАЧЕНИЯ:

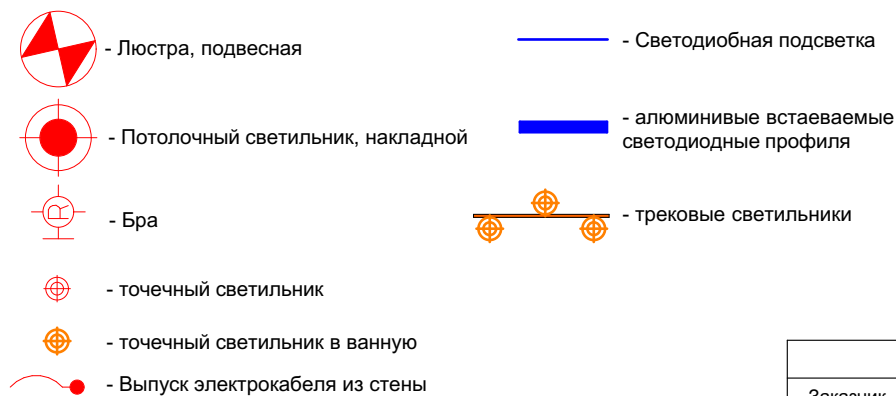

ПРИМЕЧАНИЕ:

1. Все размеры даны без учета чистовой отделки.
2. Размеры даны до центра светильника.
3. Расположения выводов на кухне для вытяжки и подсветки рабочей зоны уточнить по техническим картам производителя.
4. Размещение выводов для принудительных вентиляторов определить по месту относительно размещения вытяжных отверстий.
5. Все высоты указаны от уровня чистого пола.
6. Все выключатели, кроме особо обозначенных, располагать на высоте 900мм от ур. чистого пола и 200мм от края стены.
7. Выключатели, расположенные рядом, размещать единым блоком горизонтально, если нет других условий.
8. Условная высота бра под картины: принимать 2200мм


		Подпись	Дата	Дизайн-проект	Стадия	Лист	Листов
Заказчик	Семенова С.Е.				РП	10	34
Рук. проекта	Ларина Е.И.			Схема расположения светильников	ITAL COLLECTION DESIGN STUDIO		
Дизайнер	Чернусский А.Ю.						

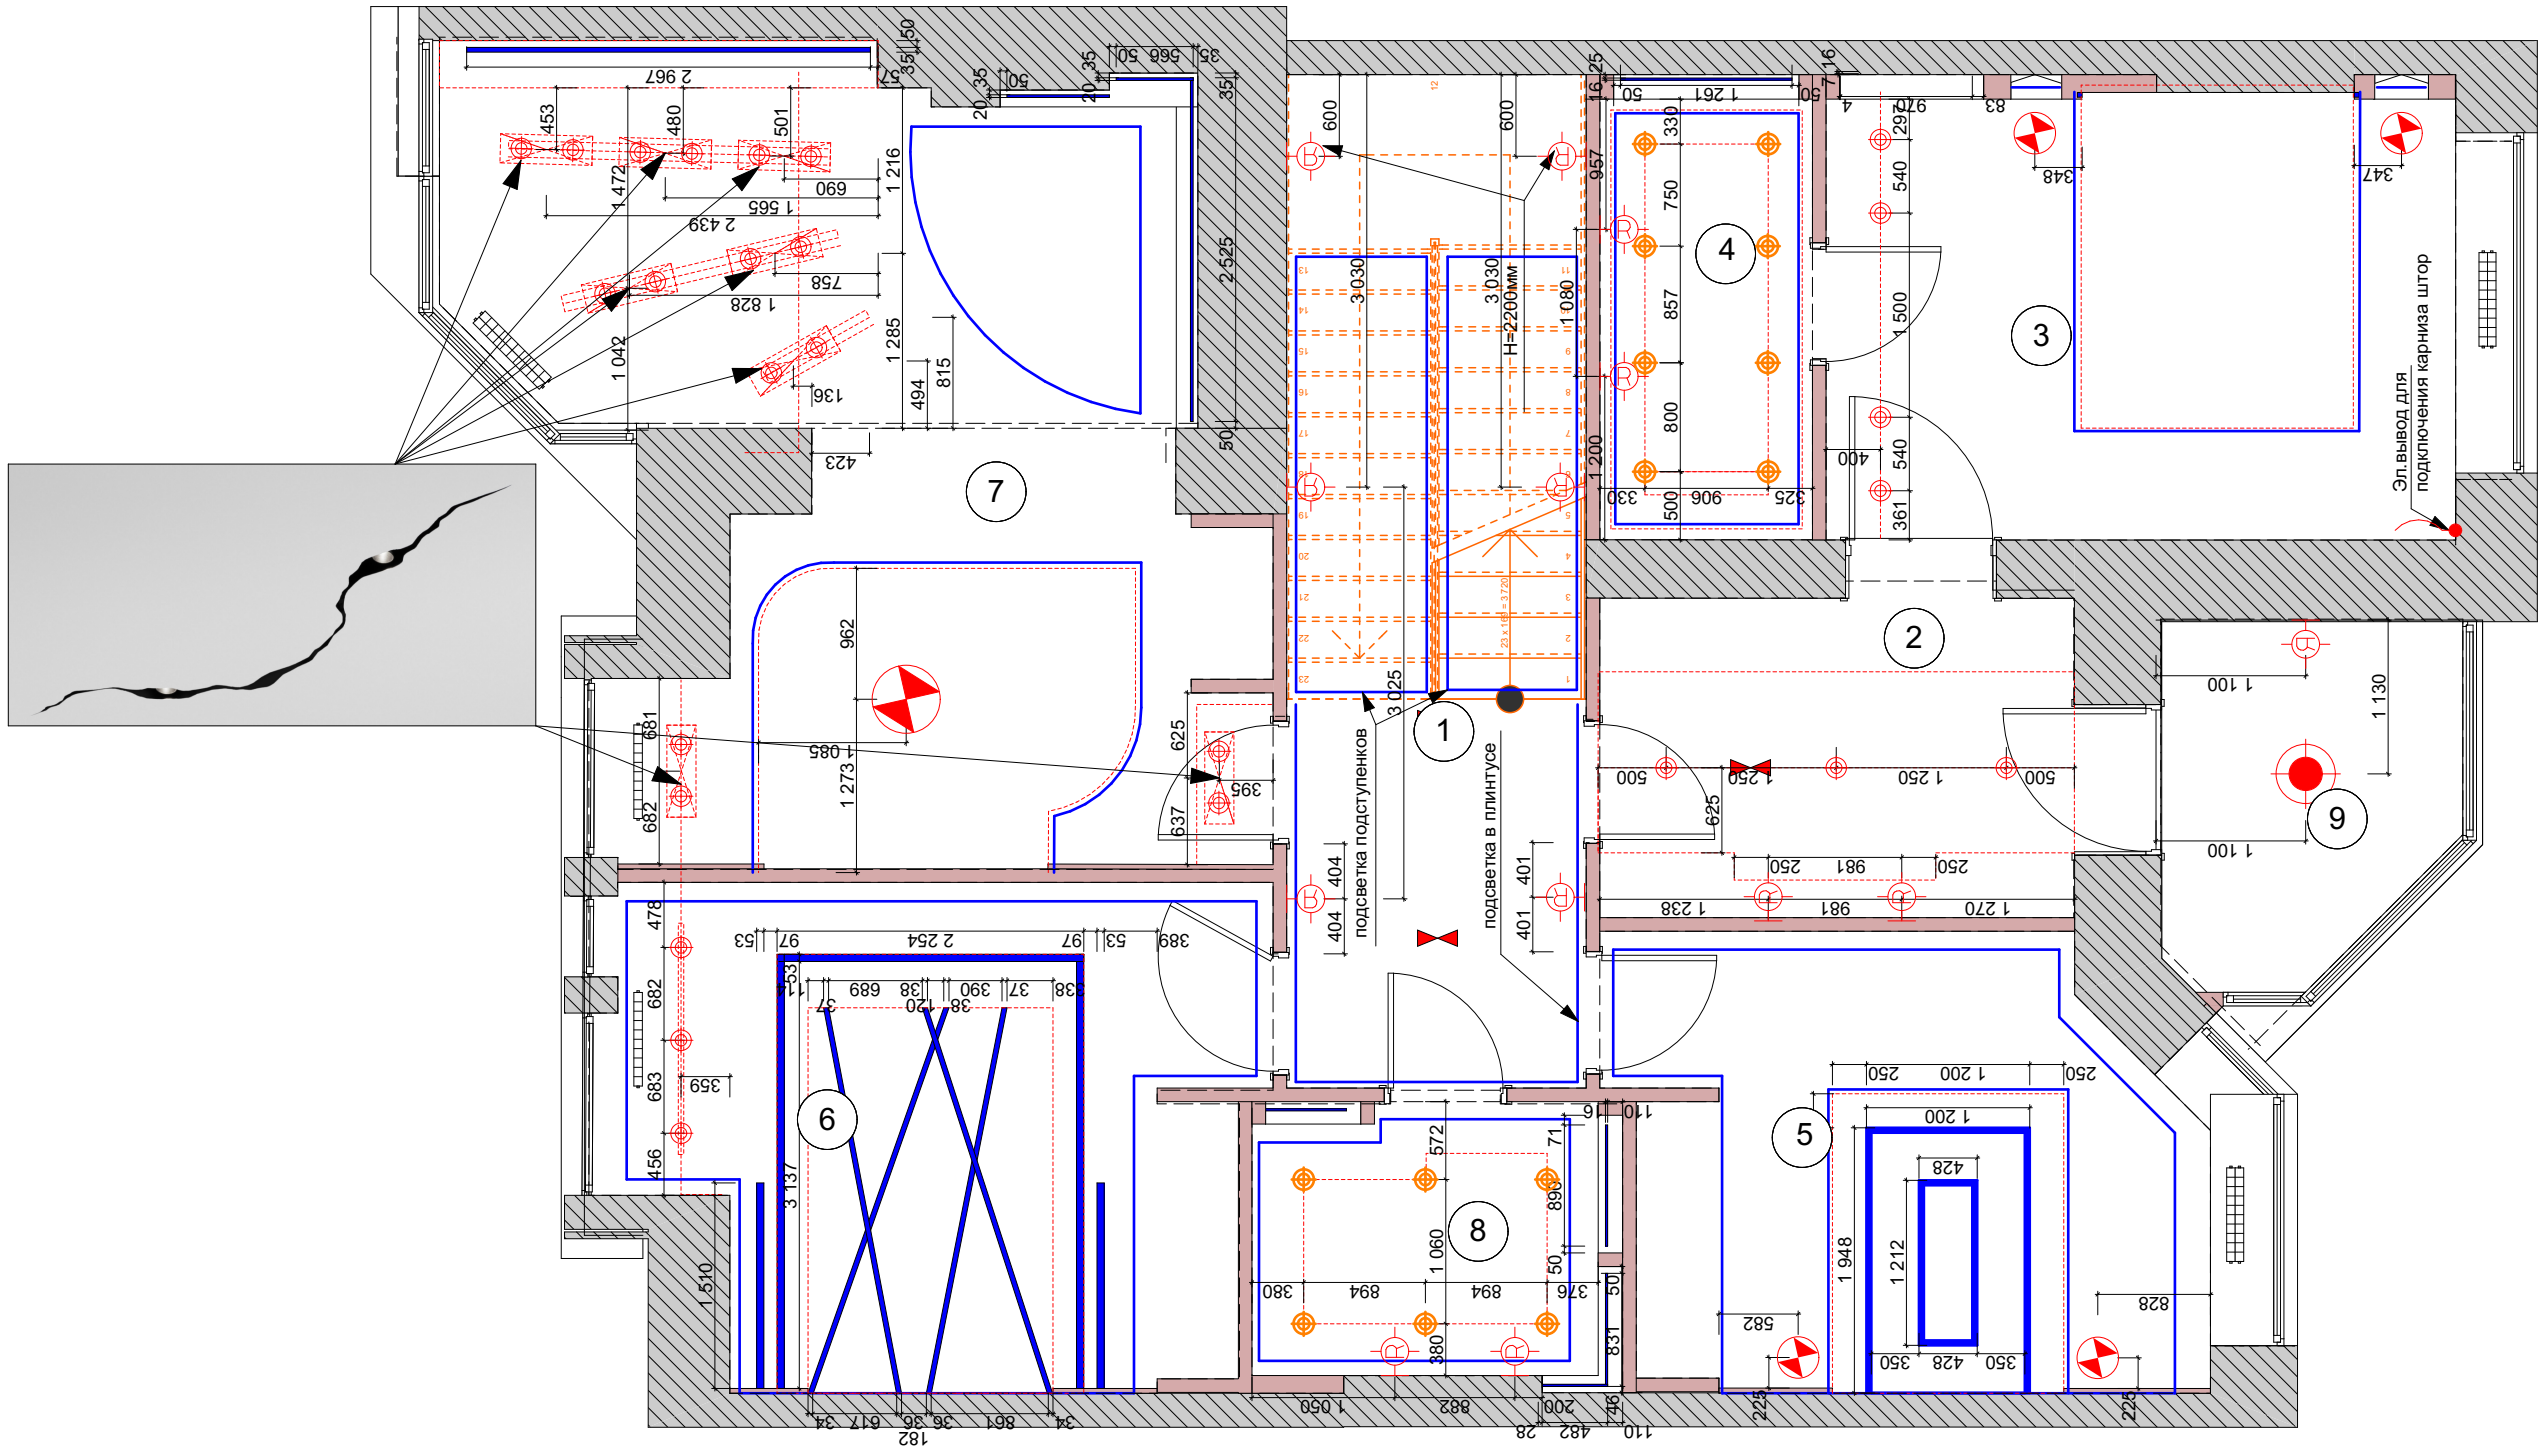

ЭКСПЛИКАЦИЯ ПОМЕЩЕНИЙ:

№	Помещение	Площадь м²
1	Коридор	6,42
2	Гардеробная	8,21
3	Хозяйская спальня	15,56
4	Ванная комната	5,47
5	Спальня детская №1	13,55
6	Спальня детская №2	16,66
7	Спальня	28,1
8	С/У	5,63
9	Лоджия №1	5,35
	общая площадь	104,95


УСЛОВНЫЕ ОБОЗНАЧЕНИЯ:

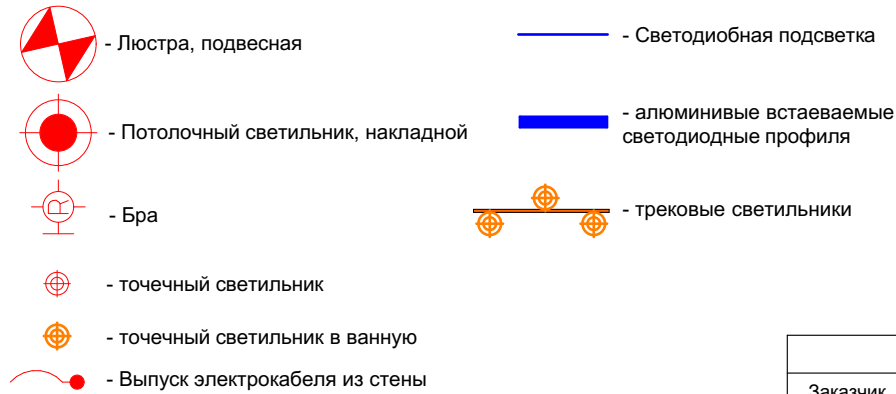

ПРИМЕЧАНИЕ:

1. Все размеры даны без учета чистовой отделки.
2. Размеры даны до центра светильника.
3. Расположения выводов на кухне для вытяжки и подсветки рабочей зоны уточнить по техническим картам производителя.
4. Размещение выводов для принудительных вентиляторов определить по месту относительно размещения вытяжных отверстий.
5. Все высоты указаны от уровня чистого пола.
6. Все выключатели, кроме особо обозначенных, располагать на высоте 900мм от ур. чистого пола и 200мм от края стены.
7. Выключатели, расположенные рядом, размещать единым блоком горизонтально, если нет других условий.
8. Условная высота бра под картины: принимать 2200мм


		Подпись	Дата	Дизайн-проект	Стадия	Лист	Листов
Заказчик	Семенова С.Е.				РП	А.28	34
Рук. проекта	Ларина Е.И.						
Дизайнер	Чернуский А.Ю.			Схема расположения светильников 2 этажа	ITAL COLLECTION DESIGN STUDIO		

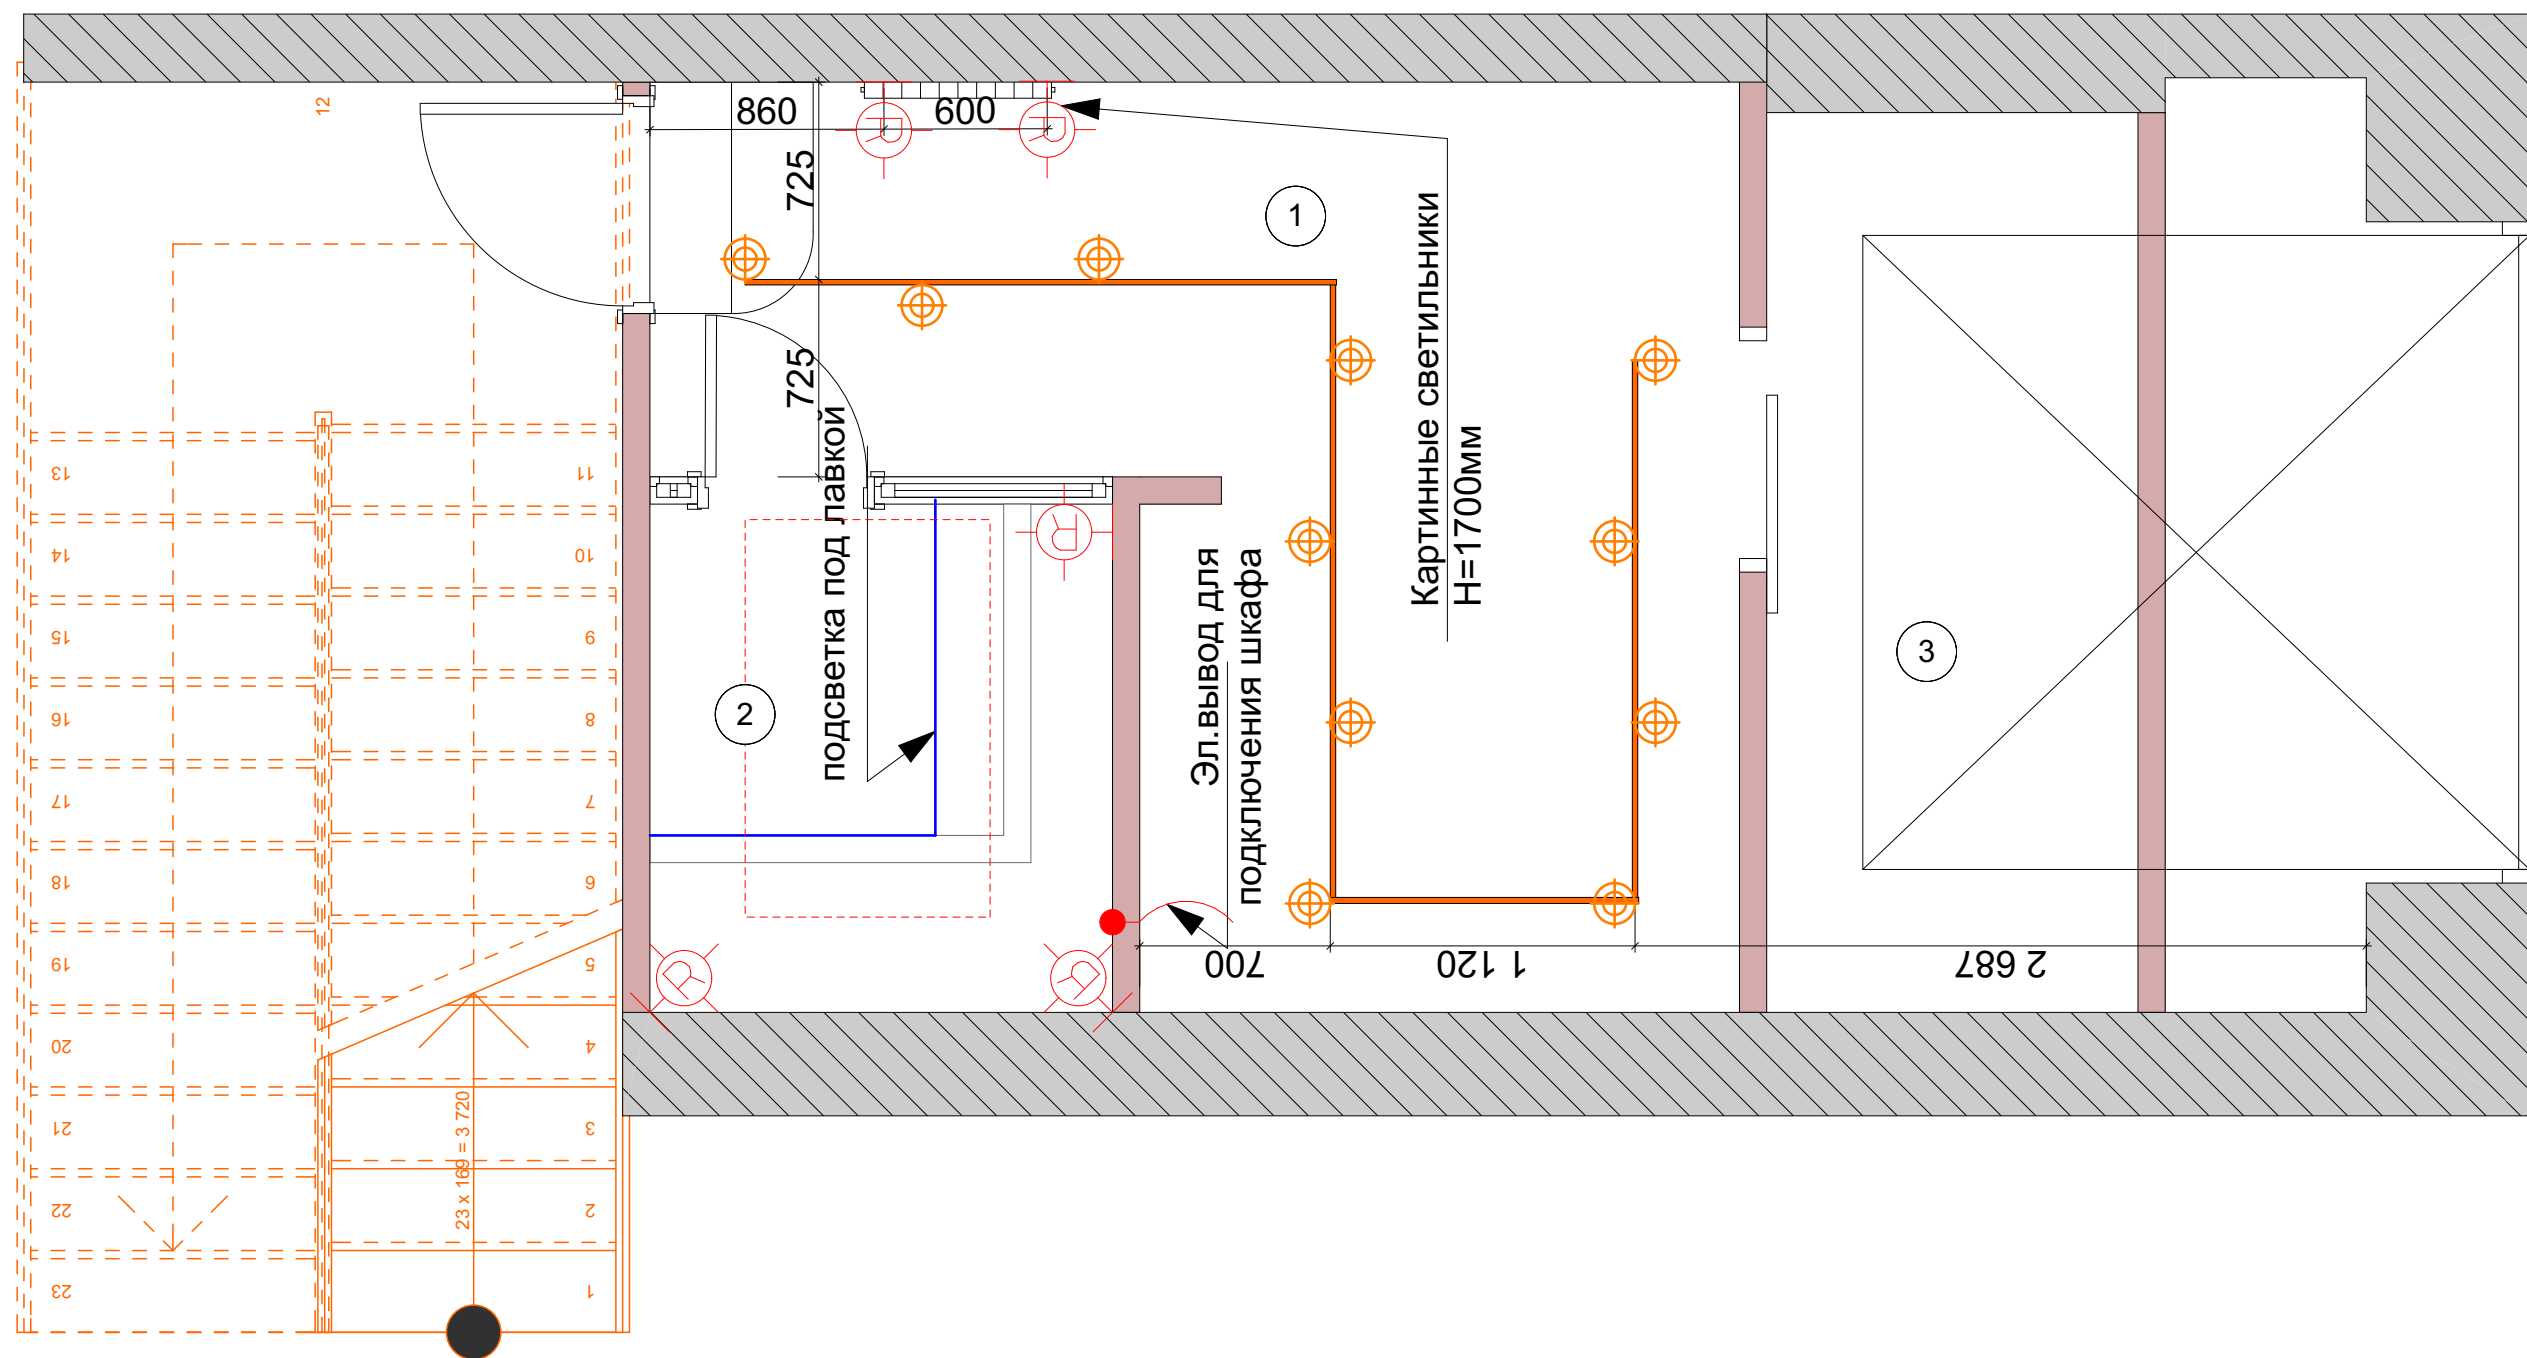

ЭКСПЛИКАЦИЯ ПОМЕЩЕНИЙ:

№	Помещение	Площадь м ²
1	Коридор	2,95
2	Сауна	3,04
3	Зона прачечной	7,79
4		
	Общая площадь	13,78


УСЛОВНЫЕ ОБОЗНАЧЕНИЯ:

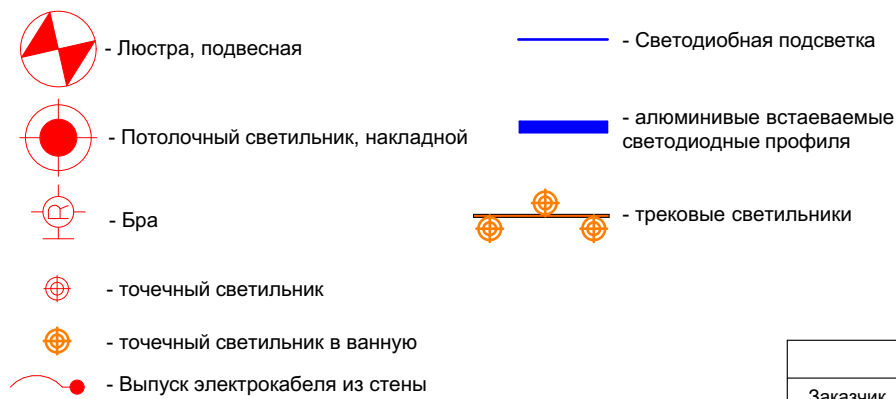

ПРИМЕЧАНИЕ:

1. Все размеры даны без учета чистовой отделки.
2. Размеры даны до центра светильника.
3. Расположения выводов на кухне для вытяжки и подсветки рабочей зоны уточнить по техническим картам производителя.
4. Размещение выводов для принудительных вентиляторов определить по месту относительно размещения вытяжных отверстий.
5. Все высоты указаны от уровня чистого пола.
6. Все выключатели, кроме особо обозначенных, располагать на высоте 900мм от ур. чистого пола и 200мм от края стены.
7. Выключатели, расположенные рядом, размещать единым блоком горизонтально, если нет других условий.
8. Условная высота бра под картины: принимать 2200мм

Заказчик	Семенова С.Е.	Подпись	Дата	Дизайн-проект	Стадия	Лист	Листов
Рук. проекта	Ларина Е.И.				РП	А.29	34
Дизайнер	Чернуцкий А.Ю.						
				Схема расположения светильников межэтажъя		ITAL COLLECTION DESIGN STUDIO	

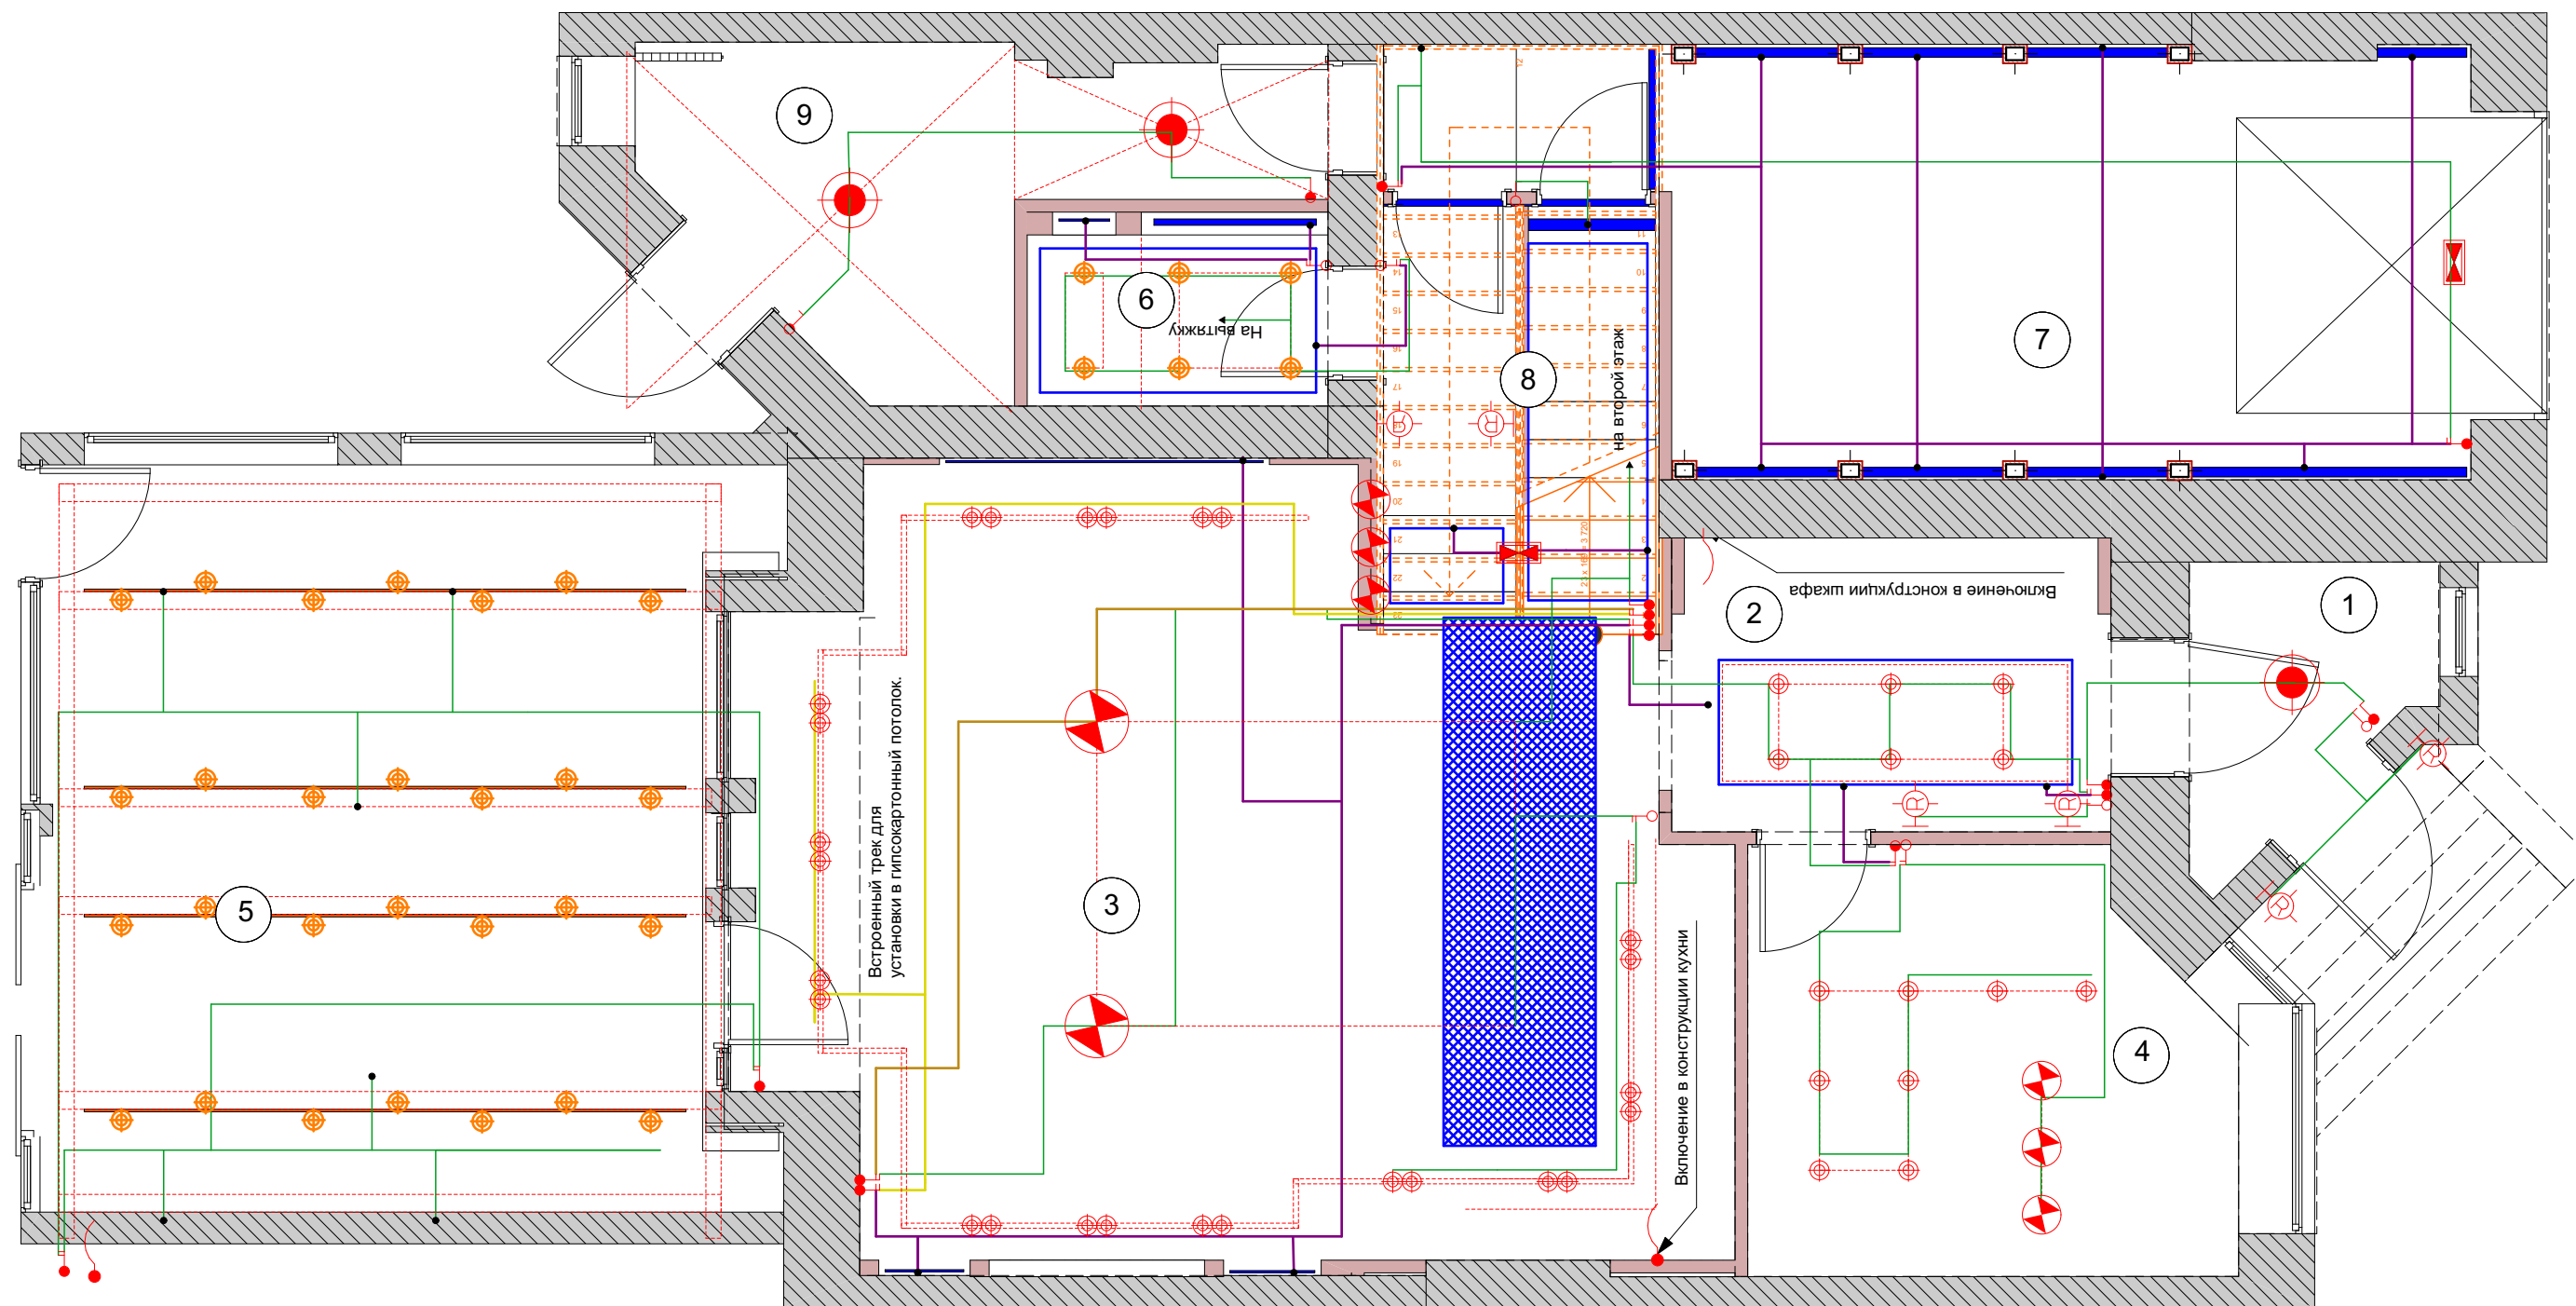

ЭКСПЛИКАЦИЯ ПОМЕЩЕНИЙ:

№	Помещение	Площадь м²
1	Холл	3,70
2	Коридор	8,05
3	Гостиная-Кухня	48,46
4	Гостевая	12,18
5	Пристройка-барбекю	32,46
6	С/У	3,65
7	Гараж	24,13
8	Кладовая	2,27
9	Котельная	9,88
общая площадь		144,78


УСЛОВНЫЕ ОБОЗНАЧЕНИЯ:

- Выключатель одноклавишный
- Выключатель двухклавишный
- Выключатель трехклавишный
- Выключатель двухклавишный проходной
- Регулятор теплого пола
- Выпуск электрокабеля из стены
- Датчик движения
- Регулятор конвекторов Н=1400 (располагать на оси выключателями)

Примечание:

- Все размеры даны без учета чистовой отделки.
- Размеры даны до центра светильника.
- Расположения выводов на кухне для вытяжки и подсветки рабочей зоны уточнить по техническим картам производителя.
- Размещение выводов для принудительных вентиляторов определить по месту относительно размещения вытяжных отверстий.
- Размещение эл. выводов для кондиционеров скорректировать по указаниям шеф-монтажа, учитывая опускание потолка в некоторых помещениях.
- Все высоты указаны от уровня чистого пола.
- Все выключатели, кроме особо обозначенных, располагать на высоте 900мм от ур. чистого пола и 200мм от края стены.
- Выключатели, расположенные рядом, размещать единым блоком горизонтально, если нет других условий.

		Подпись	Дата	Дизайн-проект		Стадия	Лист	Листов
Заказчик	Семенова С.Е.					РП	11	34
Рук. проекта	Ларина Е.И.			План привязки светильников к выключателям				
Дизайнер	Чернуцкий А.Ю.							

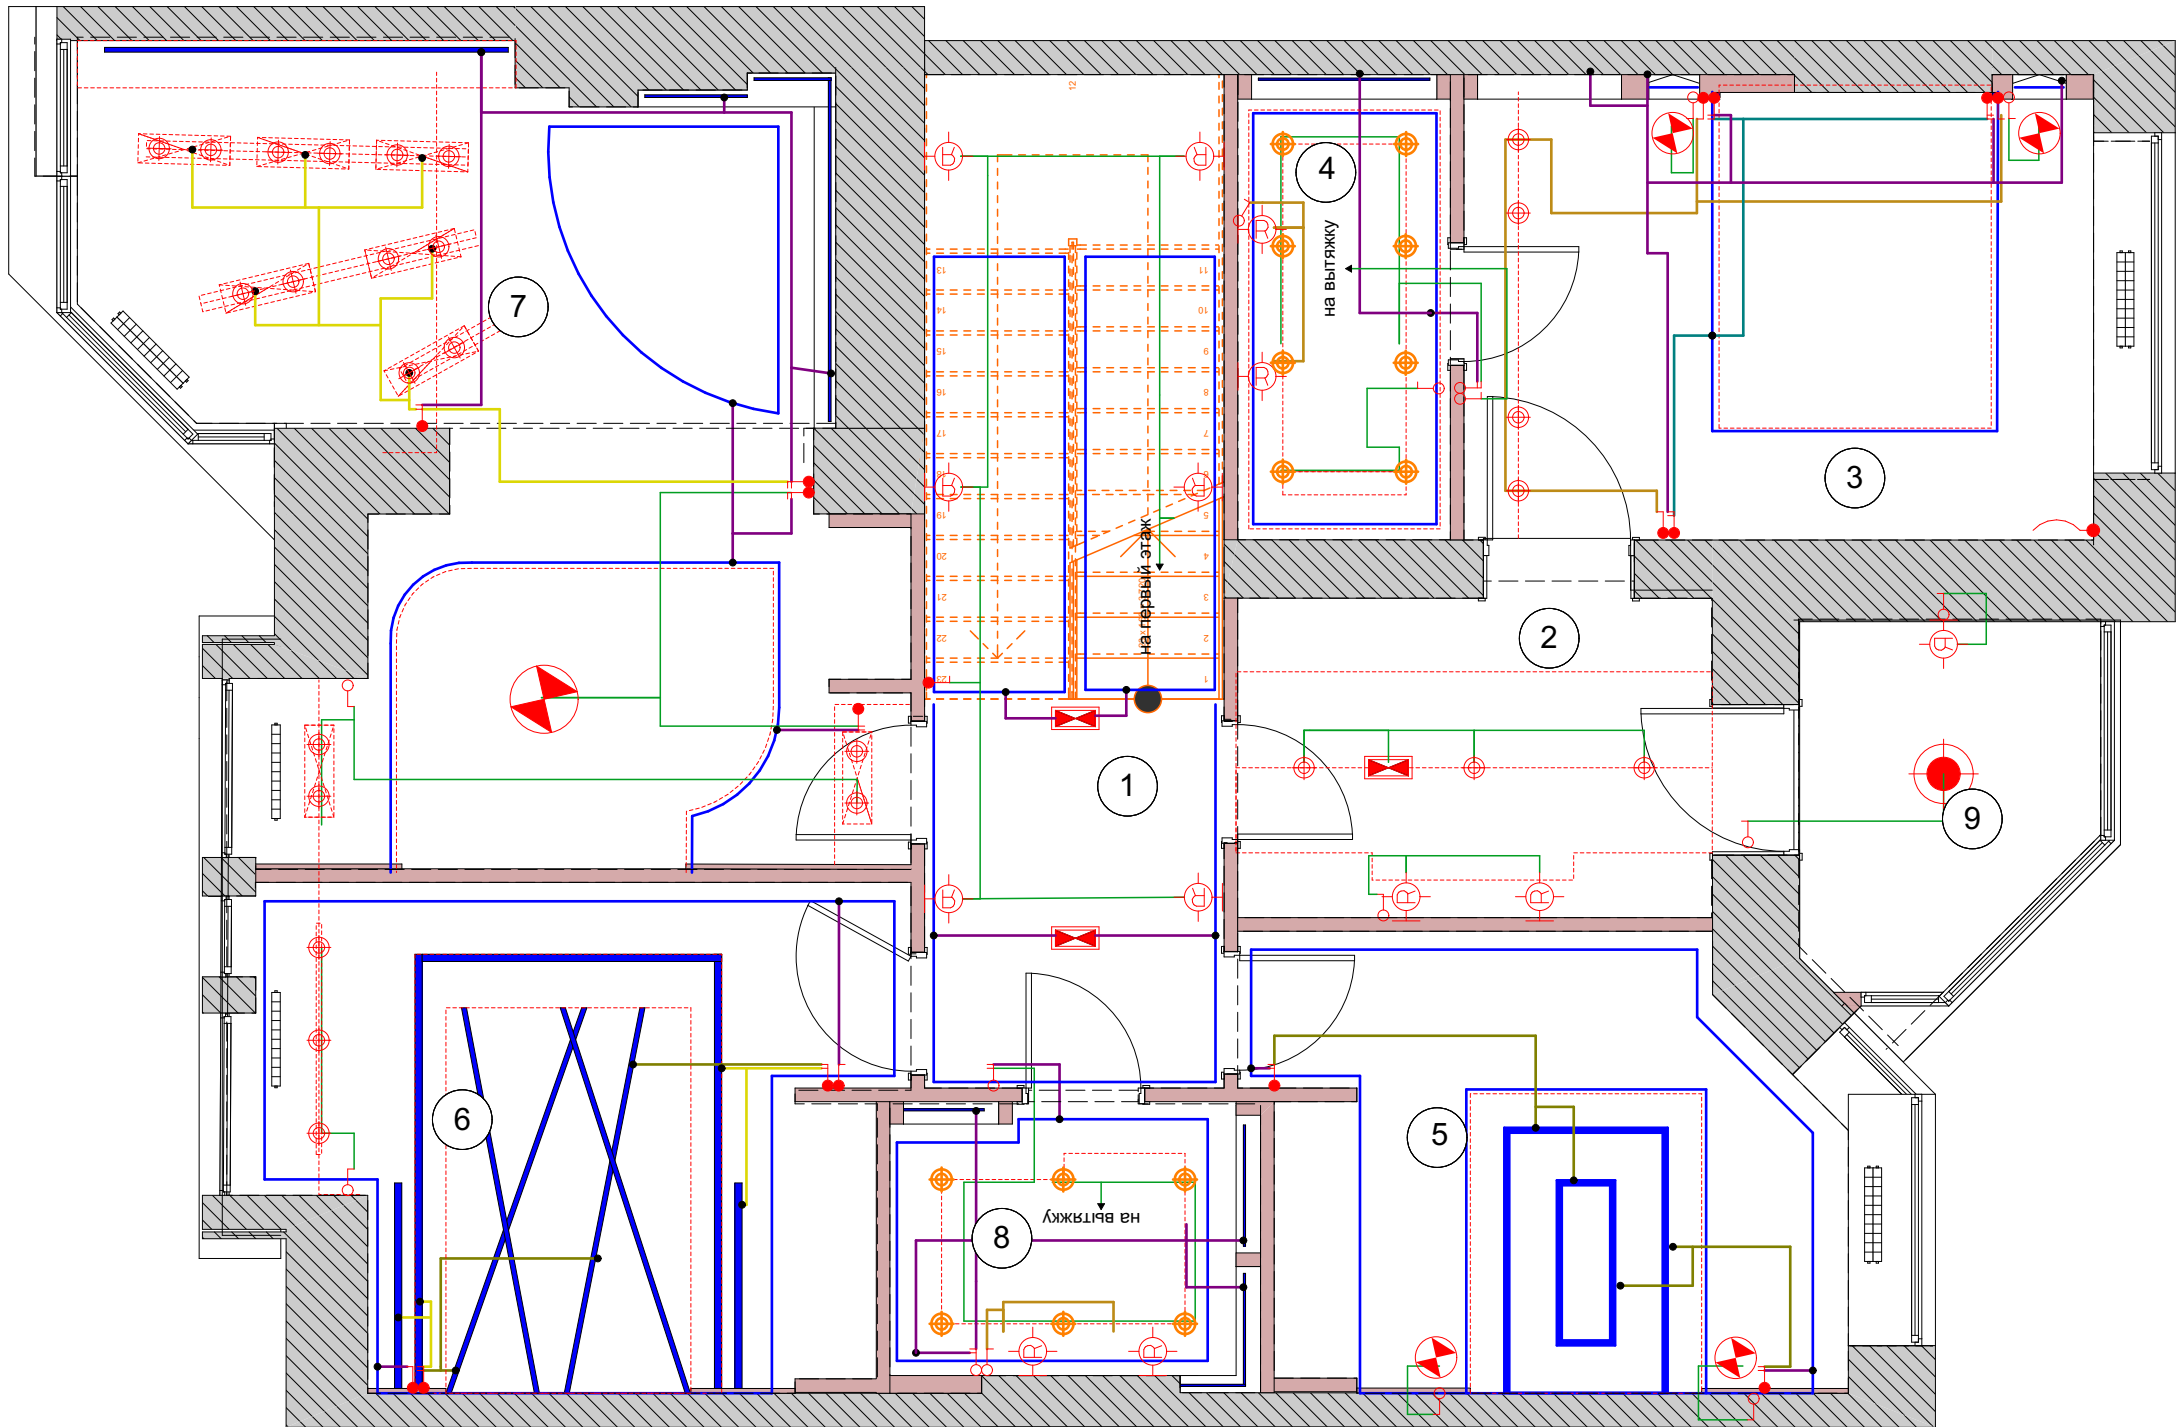

ЭКСПЛИКАЦИЯ ПОМЕЩЕНИЙ:

№	Помещение	Площадь м²
1	Коридор	6,42
2	Гардеробная	8,21
3	Хозяйская спальня	15,56
4	Ванная комната	5,47
5	Спальня детская №1	13,55
6	Спальня детская №2	16,66
7	Спальня	28,1
8	С/У	5,63
9	Лоджия №1	5,35
общая площадь		104,95


УСЛОВНЫЕ ОБОЗНАЧЕНИЯ:

- Выключатель одноклавишный
- Выключатель двухклавишный
- Выключатель трехклавишный
- Выключатель двухклавишный проходной
- Регулятор теплого пола
- Выпуск электрокабеля из стены
- Датчик движения)
- Регулятор конвекторов Н=1400
(располагать на оси свыключателями)

Примечание:

1. Все размеры даны без учета чистовой отделки.
2. Размеры даны до центра светильника.
3. Расположения выводов на кухне для вытяжки и подсветки рабочей зоны уточнить по техническим картам производителя.
4. Размещение выводов для принудительных вентиляторов определить по месту относительно размещения вытяжных отверстий.
5. Размещение эл. выводов для кондиционеров скорректировать по указаниям шеф-монтажа, учитывая опускание потолка в некоторых помещениях.
6. Все высоты указаны от уровня чистого пола.
7. Все выключатели, кроме особо обозначенных, располагать на высоте 900мм от ур. чистого пола и 200мм от края стены.
8. Выключатели, расположенные рядом, размещать единым блоком горизонтально, если нет других условий.

		Подпись	Дата			Стадия	Лист	Листов
Заказчик	Семенова С.Е.			Дизайн-проект		РП	А.31	34
Рук. проекта	Ларина Е.И.							
Дизайнер	Чернуцкий А.Ю.							
				План привязки светильников к выключателям 2 этажа		ITAL COLLECTION DESIGN STUDIO		

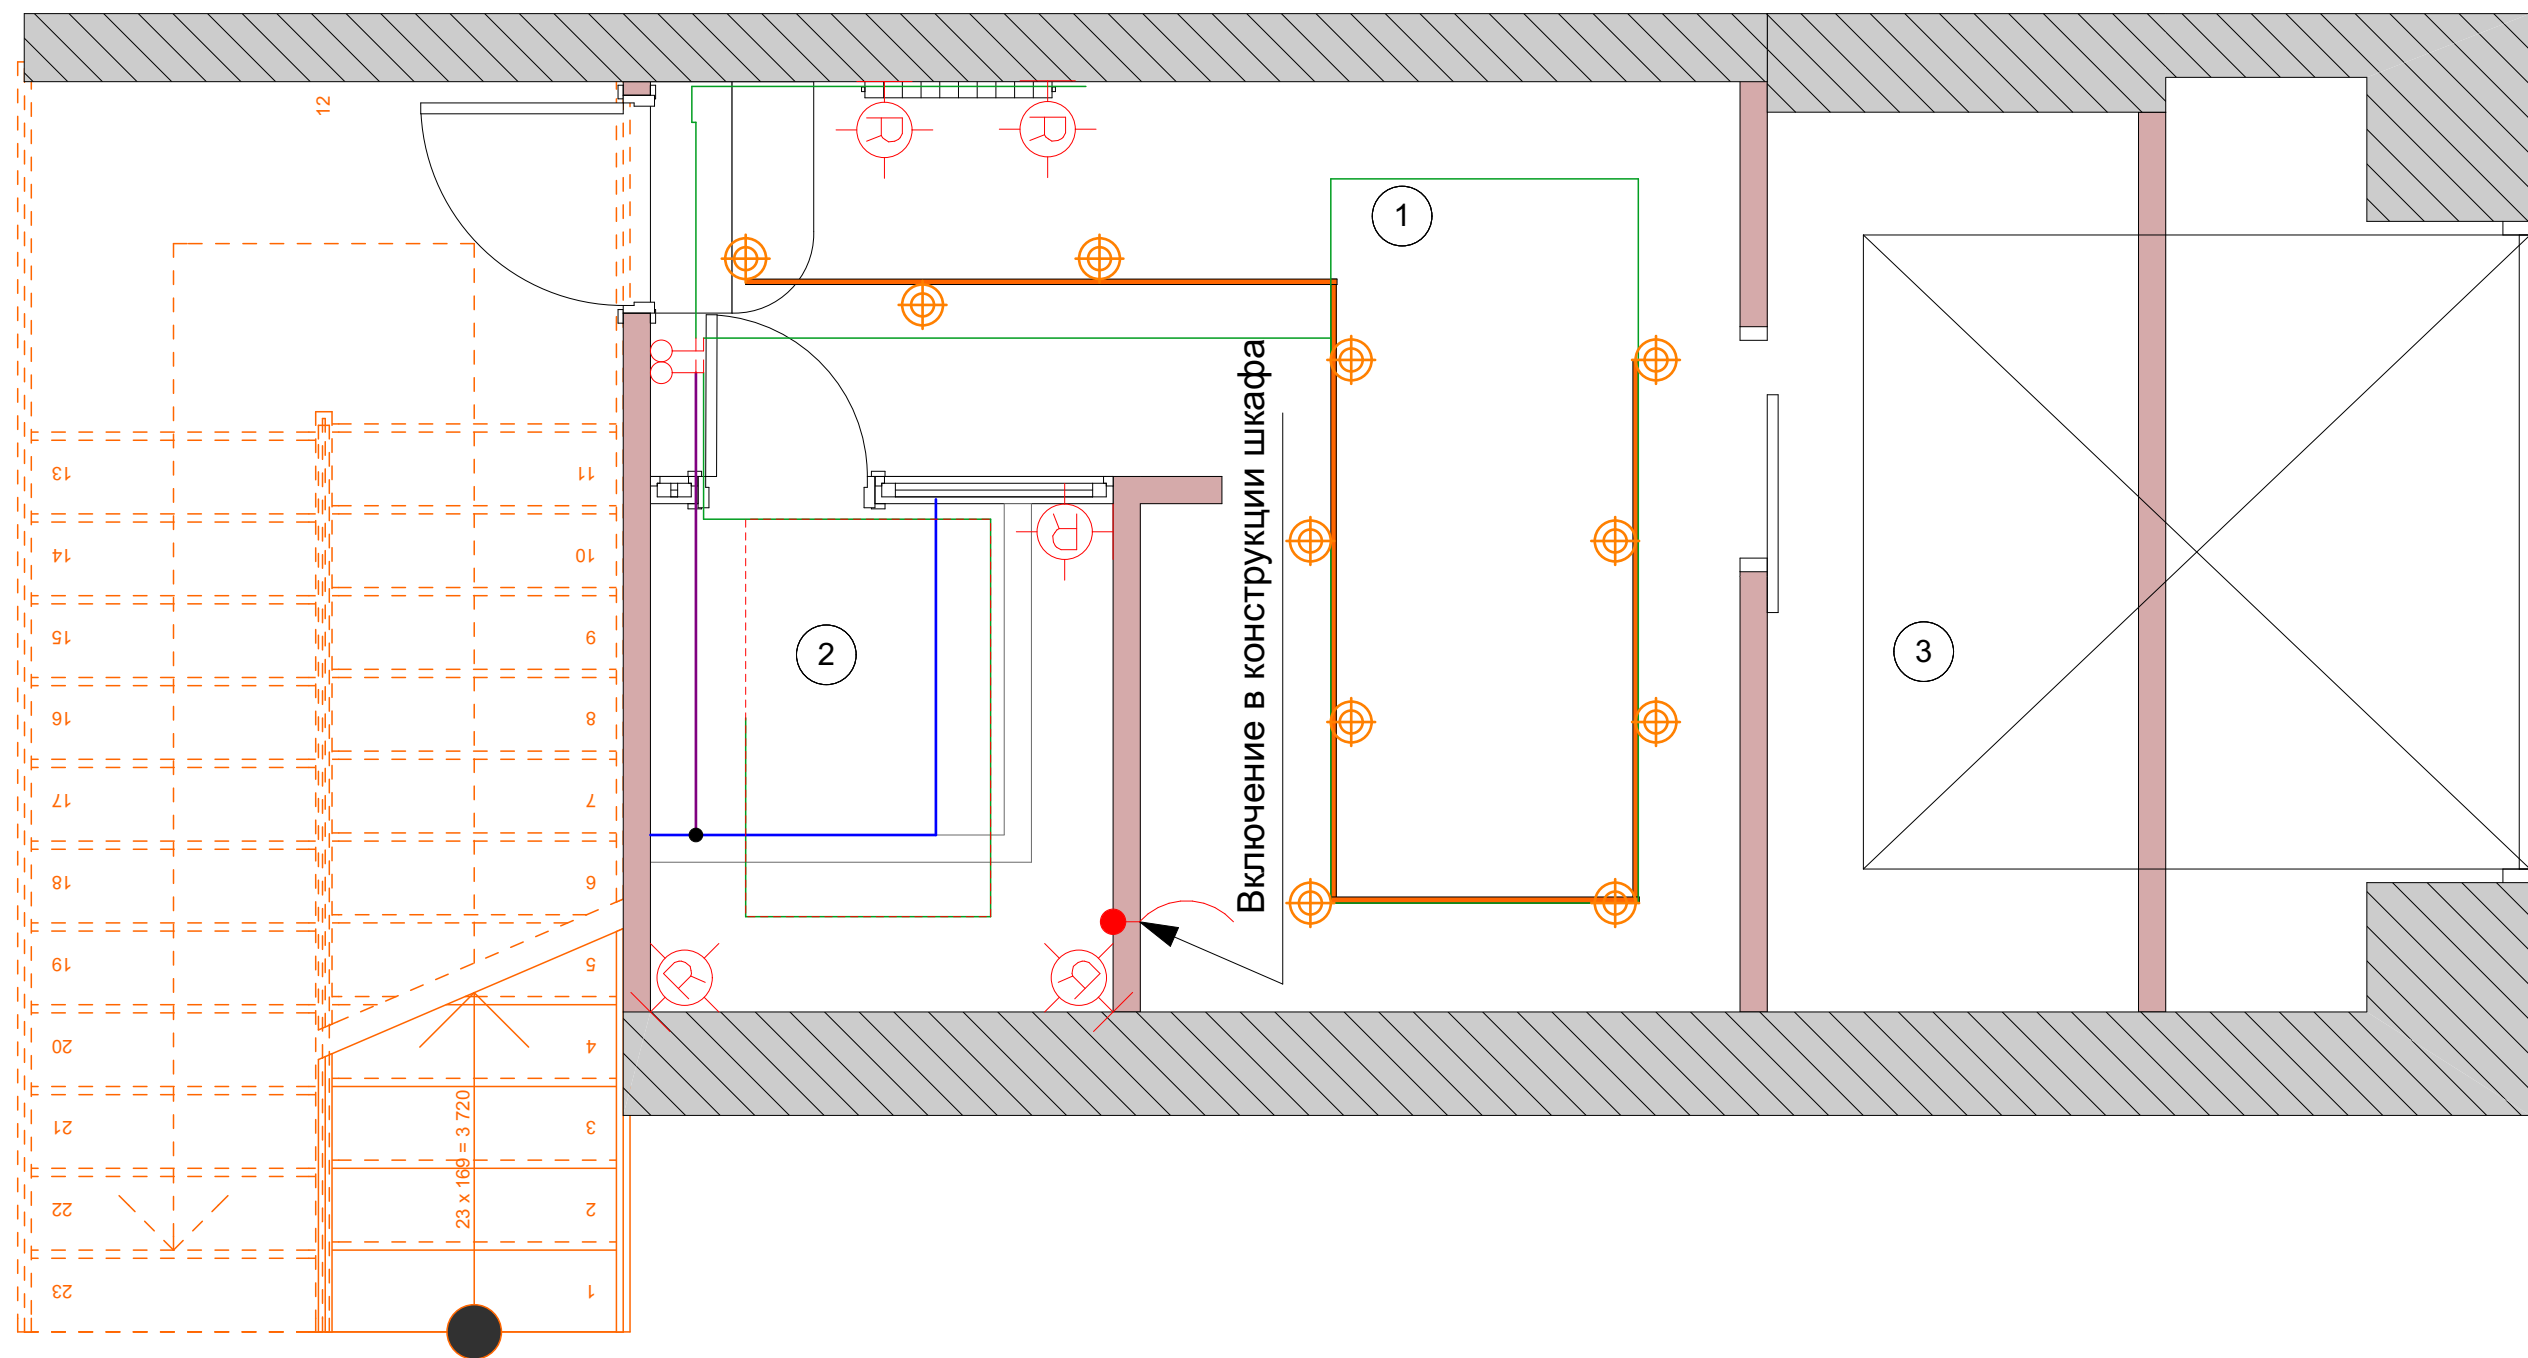

ЭКСПЛИКАЦИЯ ПОМЕЩЕНИЙ:

№	Помещение	Площадь м²
1	Коридор	2,95
2	Сауна	3,04
3	Зона прачечной	7,79
4		
	Общая площадь	13,78


УСЛОВНЫЕ ОБОЗНАЧЕНИЯ:

- Выключатель одноклавишный
- Выключатель двухклавишный
- Выключатель трехклавишный
- Выключатель двухклавишный проходной
- Регулятор теплого пола
- Выпуск электрокабеля из стены
- Датчик движения)
- Регулятор конвекторов Н=1400 (располагать на оси свыключателями)

Примечание:

1. Все размеры даны без учета чистовой отделки.
2. Размеры даны до центра светильника.
3. Расположения выводов на кухне для вытяжки и подсветки рабочей зоны уточнить по техническим картам производителя.
4. Размещение выводов для принудительных вентиляторов определить по месту относительно размещения вытяжных отверстий.
5. Размещение эл. выводов для кондиционеров скорректировать по указаниям шеф-монтажа, учитывая опускание потолка в некоторых помещениях.
6. Все высоты указаны от уровня чистого пола.
7. Все выключатели, кроме особо обозначенных, располагать на высоте 900мм от ур. чистого пола и 200мм от края стены.
8. Выключатели, расположенные рядом, размещать единым блоком горизонтально, если нет других условий.

		Подпись	Дата	Дизайн-проект	Стадия	Лист	Листов
Заказчик	Семенова С.Е.				РП	А.32	34
Рук. проекта	Ларина Е.И.			План привязки светильников к выключателям межэтажъя			
Дизайнер	Чернуцкий А.Ю.						

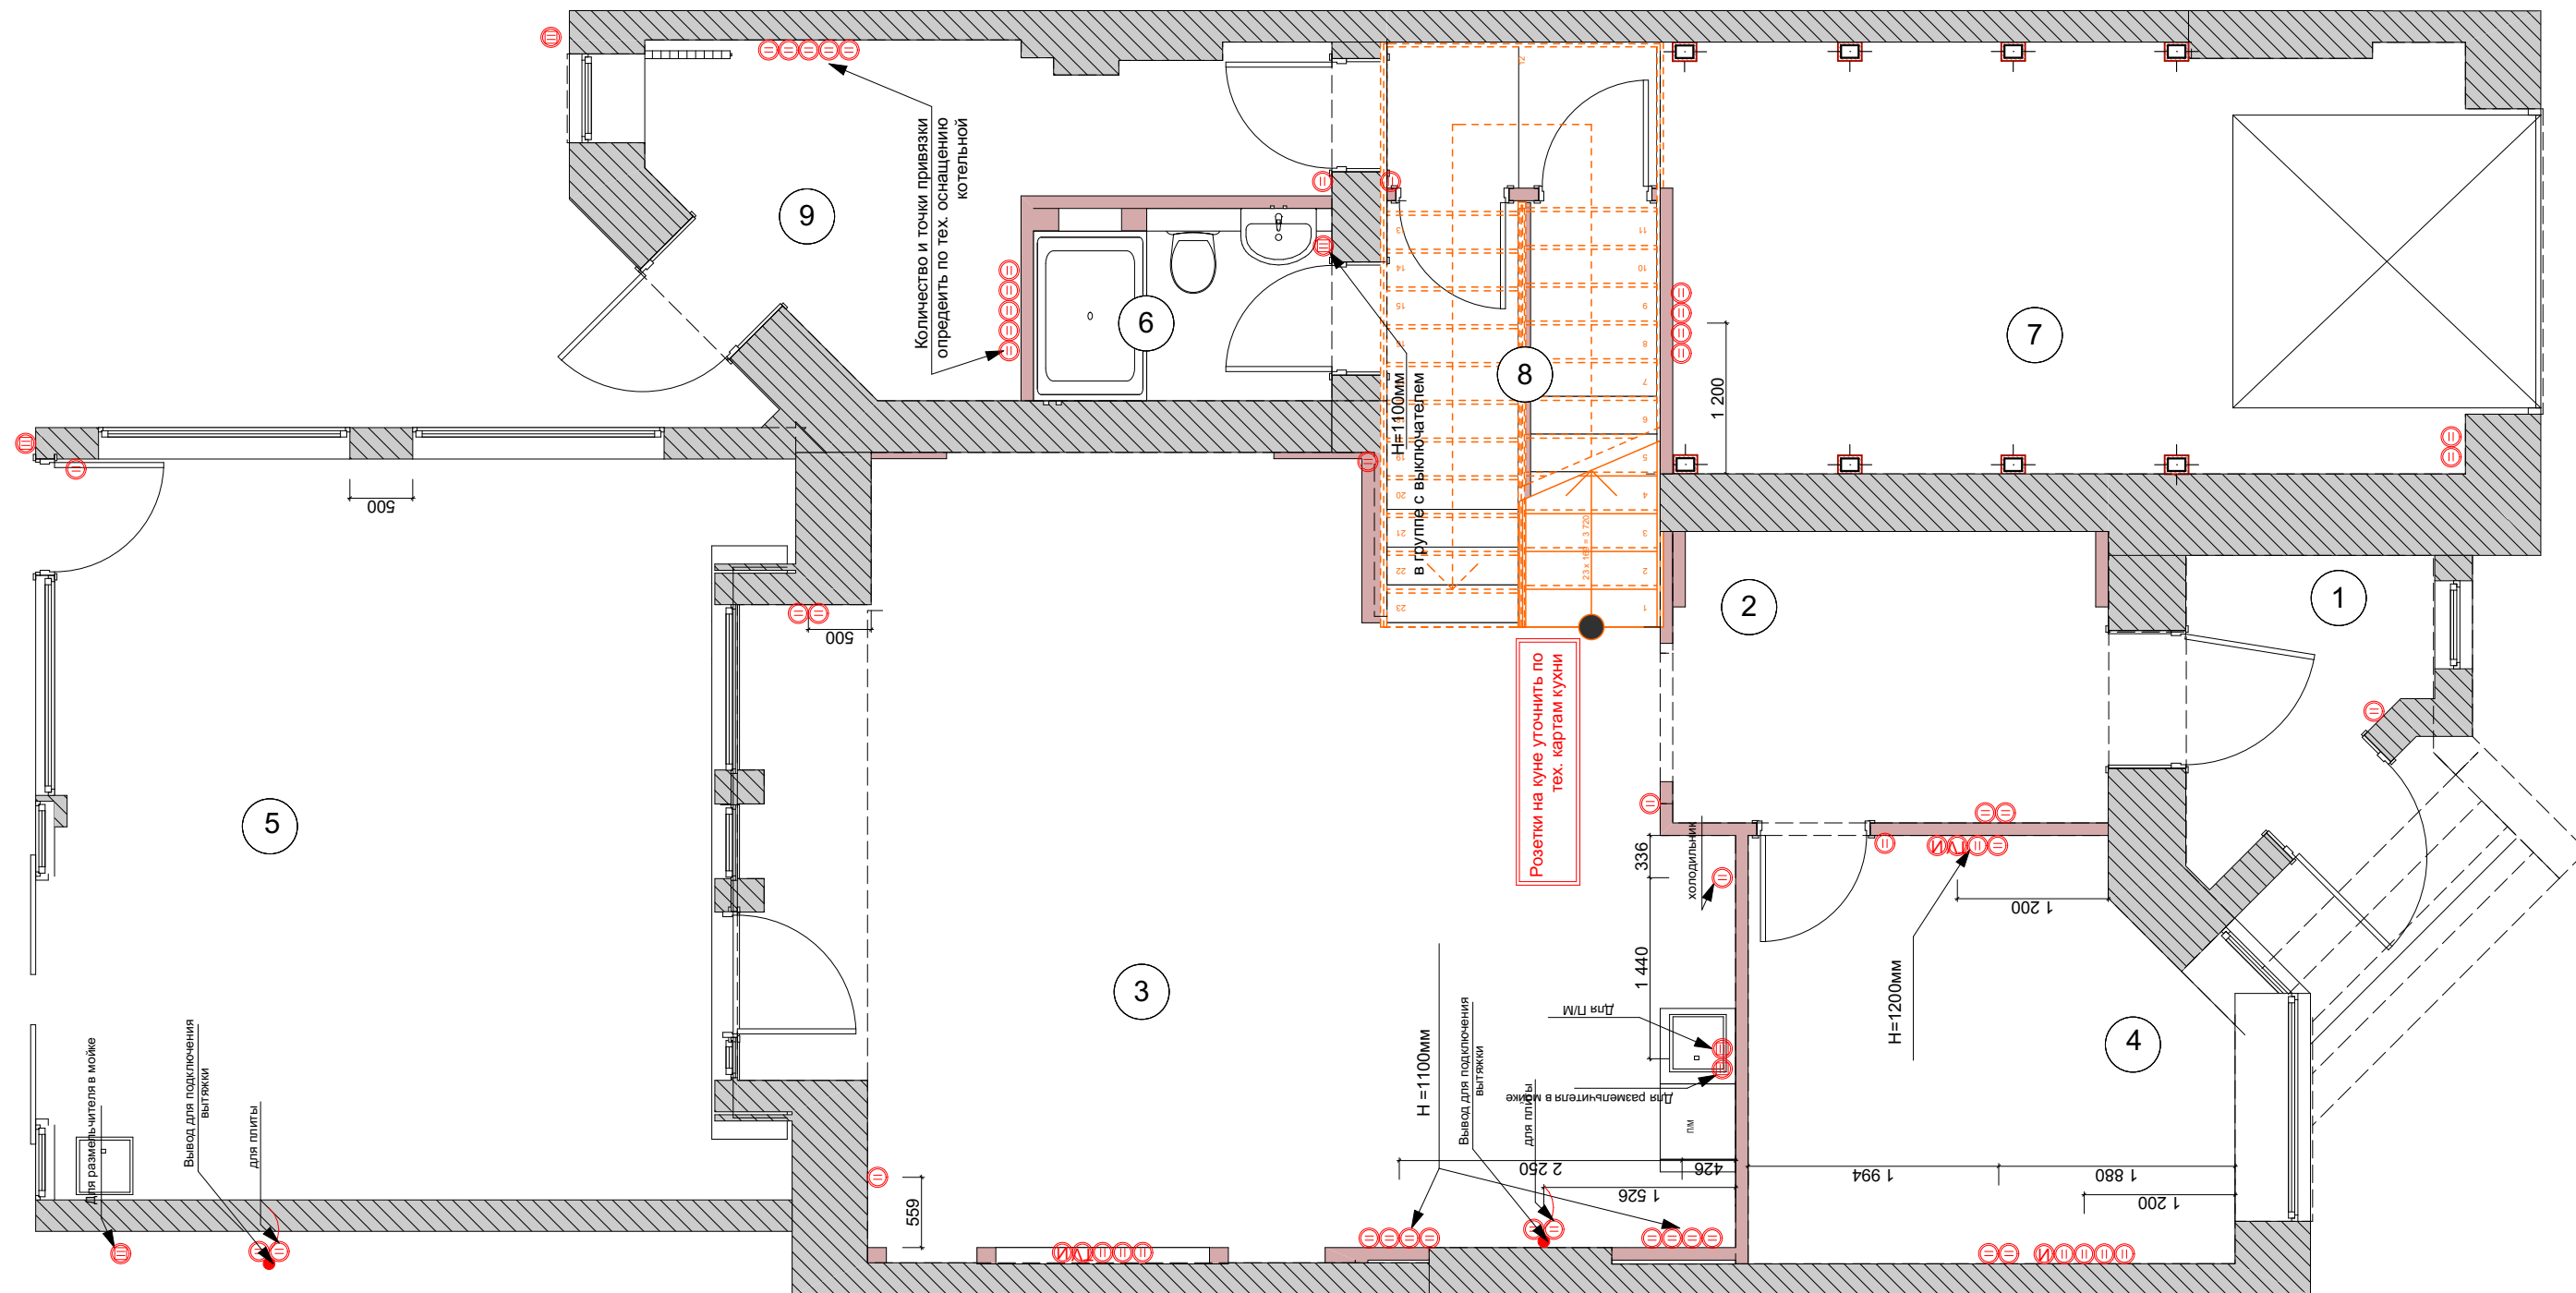

ЭКСПЛИКАЦИЯ ПОМЕЩЕНИЙ:

№	Помещение	Площадь м²
1	Холл	3,70
2	Коридор	8,05
3	Гостиная-Кухня	48,46
4	Гостевая	12,18
5	Пристройка-барбекю	32,46
6	С/У	3,65
7	Гараж	24,13
8	Кладовая	2,27
9	Котельная	9,88
	общая площадь	144,78


УСЛОВНЫЕ ОБОЗНАЧЕНИЯ:

- Ⓜ - Розетка электрическая 220V
- Ⓜ - Розетка ТВ
- Ⓜ - Розетка интернет RJ-45
- Ⓜ - Розетка телефонная
- Ⓜ - Розетка электрическая 220V с влагозащитной крышкой
- - вывод элеткрокабеля
- - эл. щиток

ПРИМЕЧАНИЕ:

- Все размеры даны без учета чистовой отделки стен
- Все розетки кроме особо обозначенных располагать на высоте 300мм от уровня чистого пола до центра розетки и 200 мм от края стены до розеток
- Все двойные/тройные розетки, кроме особо обозначенных располагать в единых рамках по горизонтали
- Все высоты даны от уровня чистого пола
- Розетки в помещении №3 скорректировать по тех. картам производителя кухни.

		Подпись	Дата	Дизайн-проект	Стадия	Лист	Листов
Заказчик	Семенова С.Е.				РП	12	34
Рук. проекта	Ларина Е.И.			План размещения силовых и слаботочных розеток	ITAL COLLECTION DESIGN STUDIO		
Дизайнер	Чернуцкий А.Ю.						

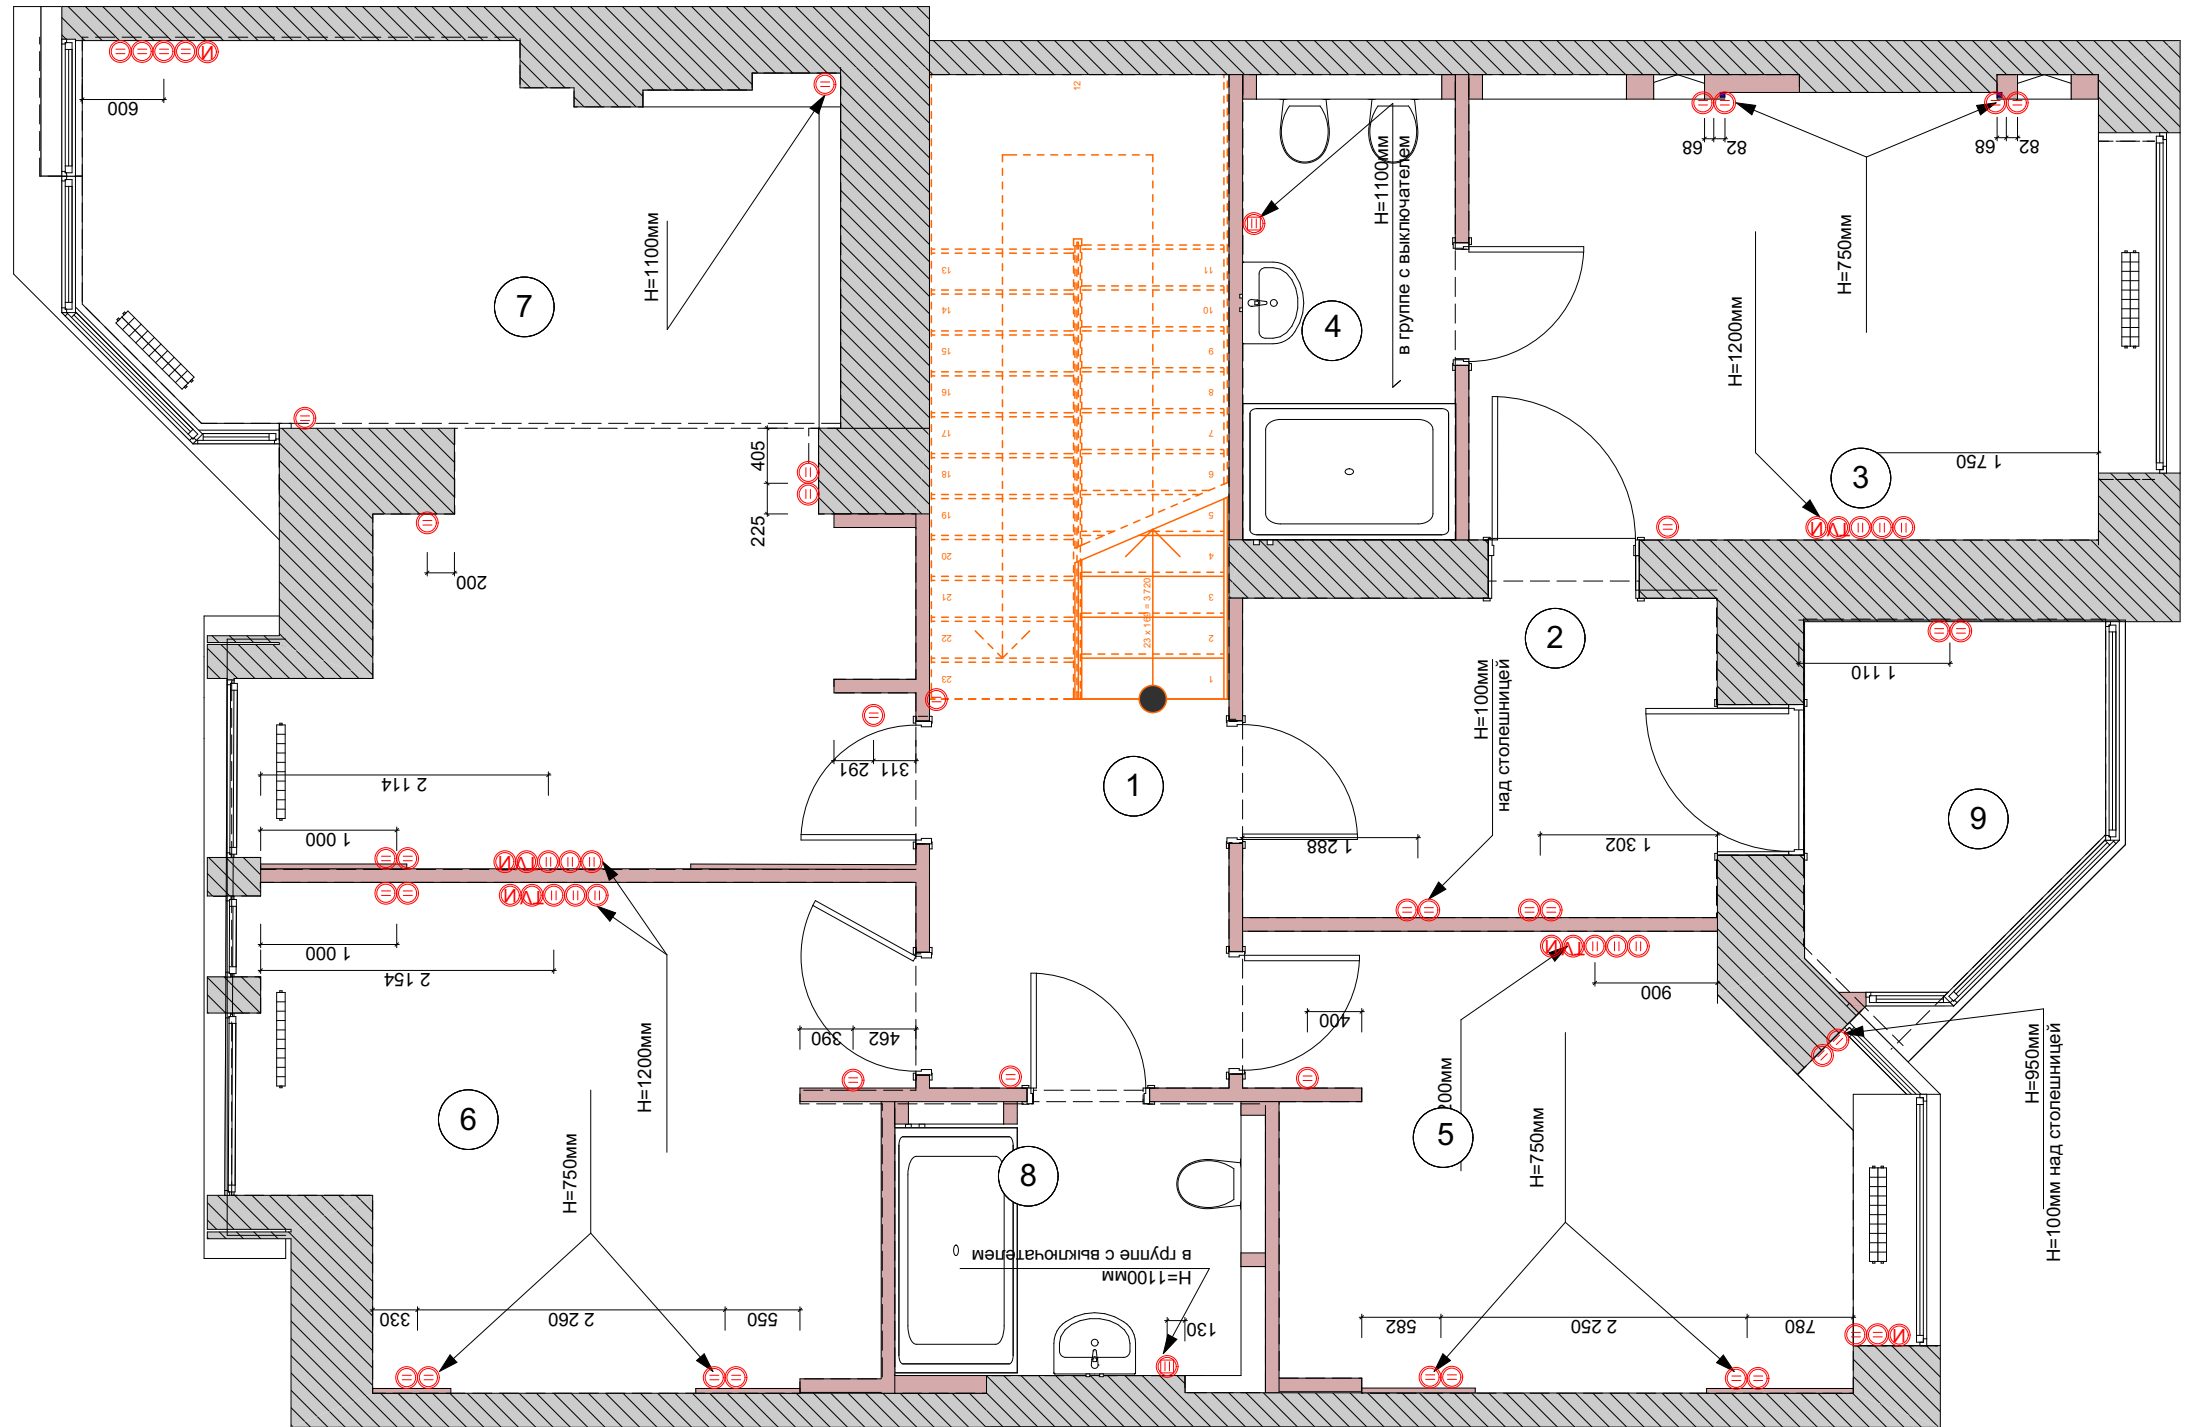

ЭКСПЛИКАЦИЯ ПОМЕЩЕНИЙ:

№	Помещение	Площадь м²
1	Коридор	6,42
2	Гардеробная	8,21
3	Хозяйская спальня	15,56
4	Ванная комната	5,47
5	Спальня детская №1	13,55
6	Спальня детская №2	16,66
7	Спальня	28,1
8	С/У	5,63
9	Лоджия №1	5,35
	общая площадь	104,95


УСЛОВНЫЕ ОБОЗНАЧЕНИЯ:

- Ⓜ - Розетка электрическая 220V
- TV - Розетка ТВ
- Internet - Розетка интернет RJ-45
- ☎ - Розетка телефонная
- Ⓜ - Розетка электрическая 220V с влагозащитной крышкой
- - вывод элеткрокабеля
- - эл. щиток

ПРИМЕЧАНИЕ:

- Все размеры даны без учета чистовой отделки стен
- Все розетки кроме особо обозначенных располагать на высоте 300мм от уровня чистого пола до центра розетки и 200 мм от края стены до розеток
- Все двойные/тройный розетки, кроме особо обозначенных располагать в единых рамках по горизонтали
- Все высоты даны от уровня чистого пола
- Розетки в помещении №3 скорректировать по тех. картам производителя кухни.

		Подпись	Дата	Дизайн-проект	Стадия	Лист	Листов
Заказчик	Семенова С.Е.				РП	А.34	34
Рук. проекта	Ларина Е.И.				План размещения силовой и слаботочечных розеток 2 этажа	ITAL COLLECTION DESIGN STUDIO	
Дизайнер	Чернуцкий А.Ю.						

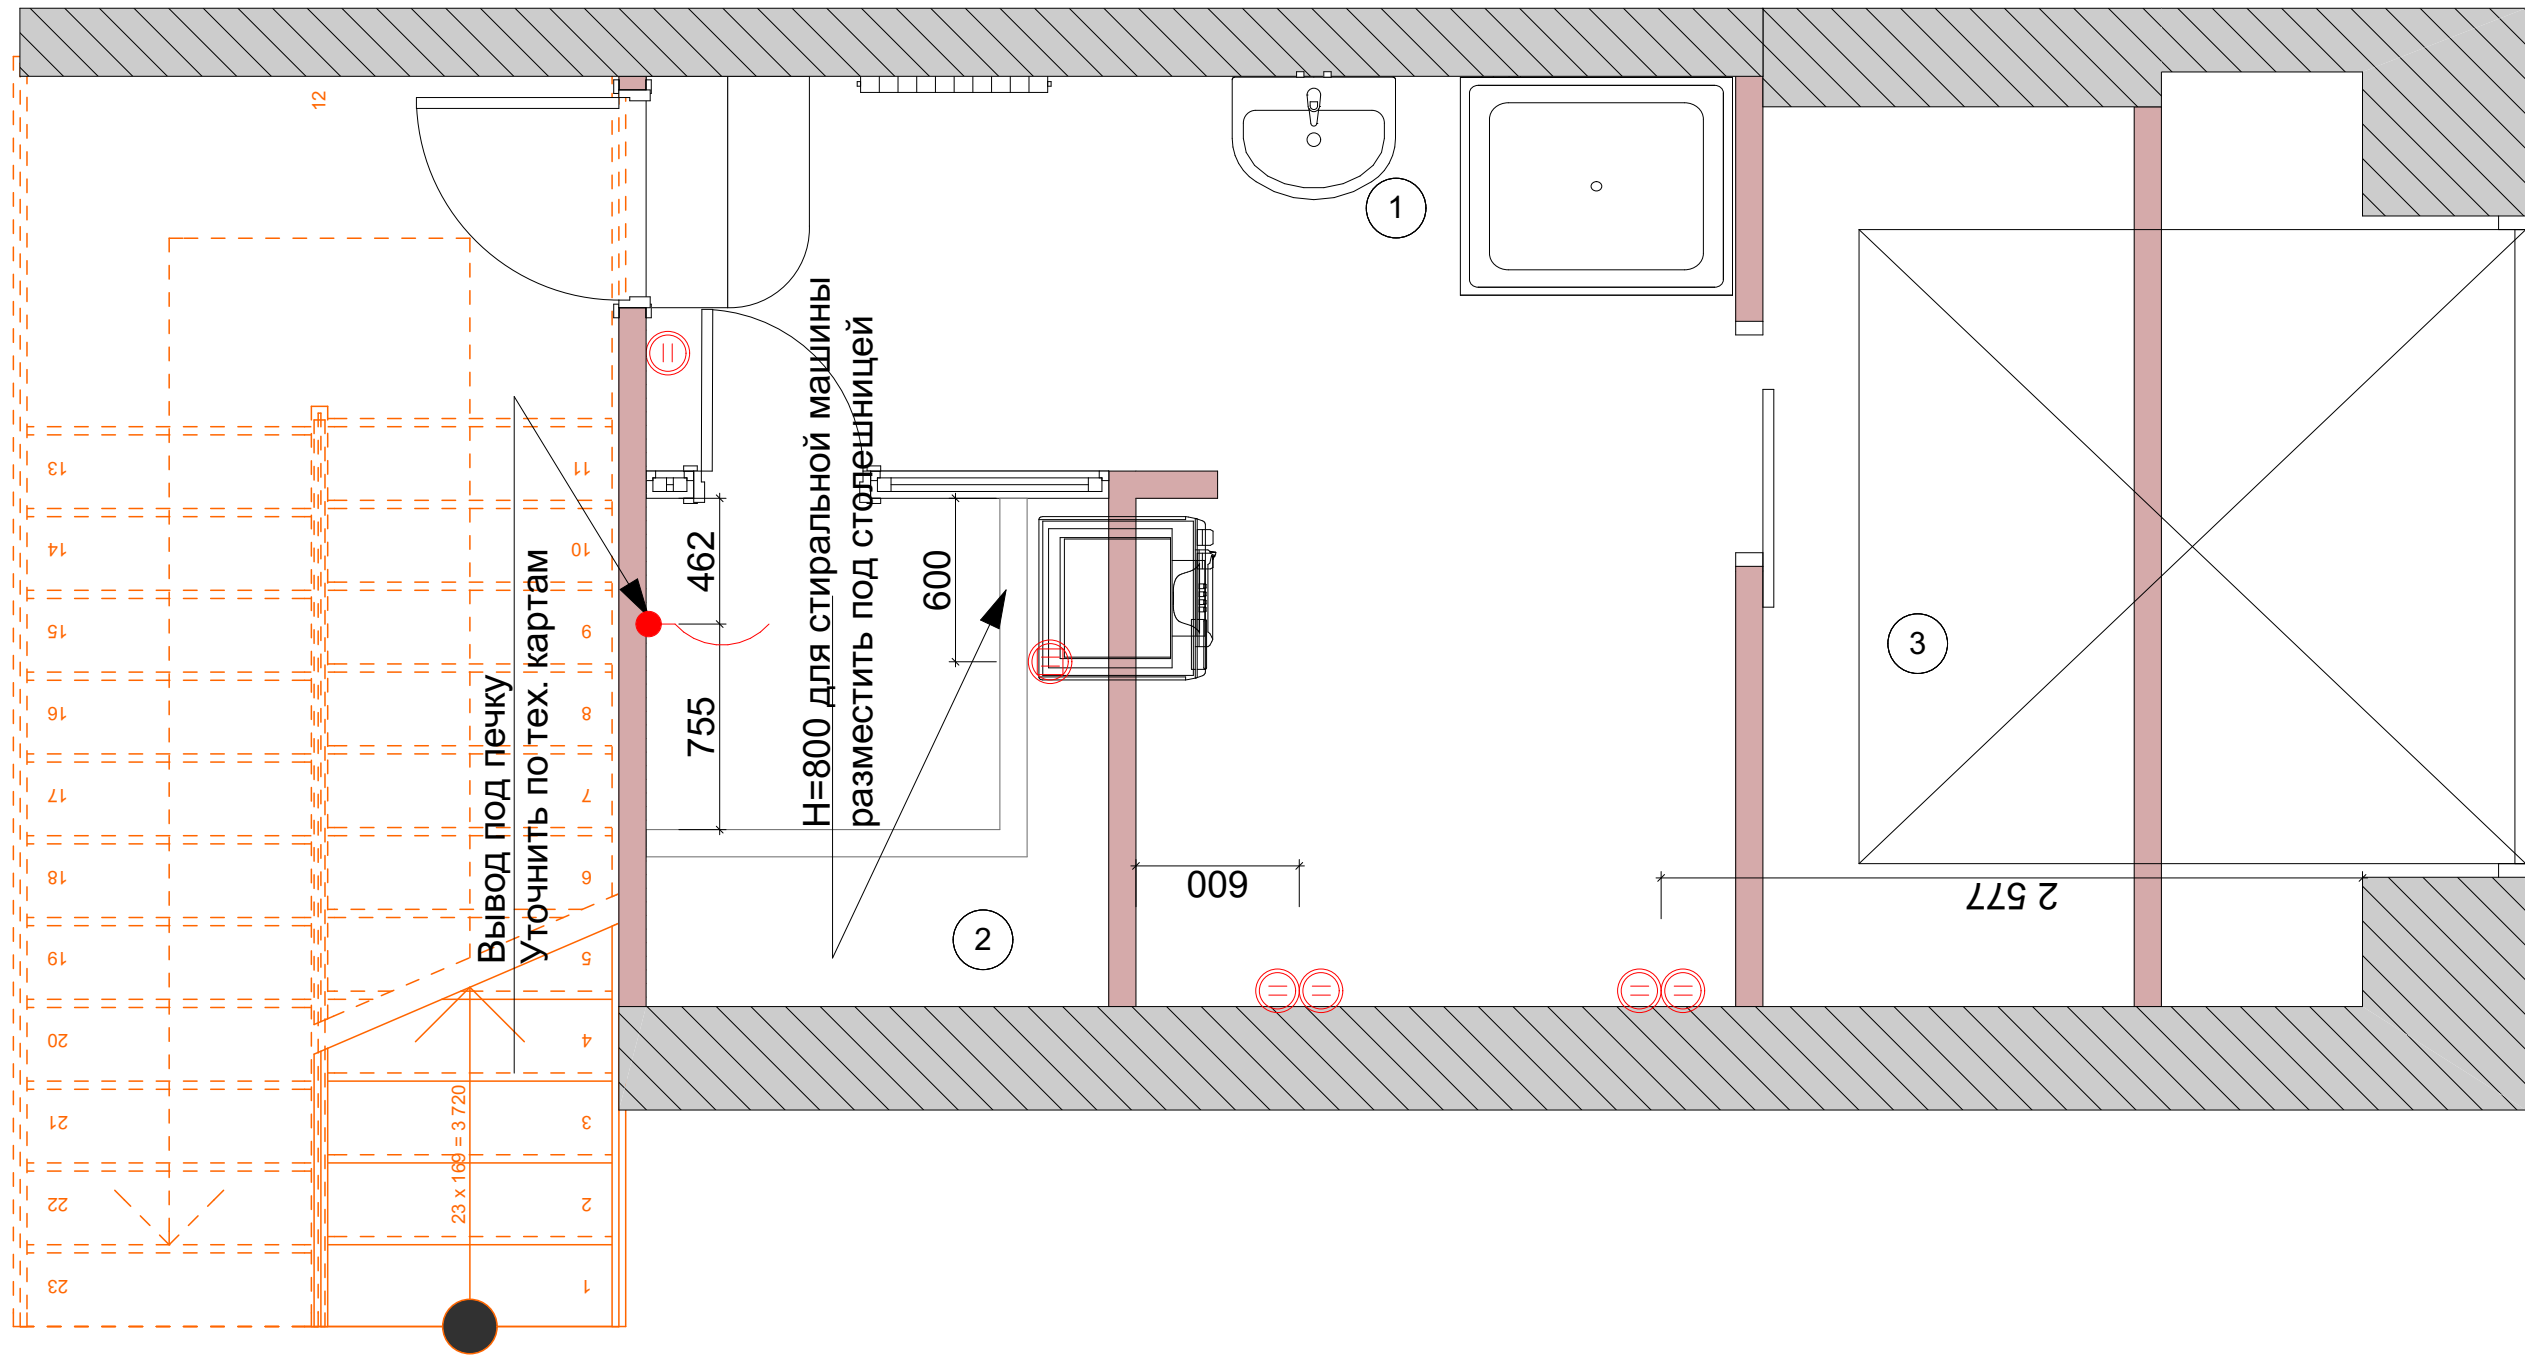

ЭКСПЛИКАЦИЯ ПОМЕЩЕНИЙ:


№	Помещение	Площадь м²
1	Коридор	2,95
2	Сауна	3,04
3	Зона прачечной	7,79
4		
	Общая площадь	13,78


УСЛОВНЫЕ ОБОЗНАЧЕНИЯ:

-  - Розетка электрическая 220V
-  - Розетка ТВ
-  - Розетка интернет RJ-45
-  - Розетка телефонная
-  - Розетка электрическая 220V с влагозащитной крышкой
-  - вывод элеткрокабеля
-  - эл. щиток

ПРИМЕЧАНИЕ:

 - Все размеры даны без учета чистовой отделки стен
- Все розетки кроме особо обозначенных располагать на высоте 300мм от уровня чистого пола до центра розетки и 200 мм от края стены до розеток
- Все двойные/тройный розетки, кроме особо обозначенных располагать в единых рамках по горизонтали
- Все высоты даны от уровня чистого пола
- Розетки в помещении №3 скорректировать по тех. картам производителя кухни.


Заказчик	Семенова С.Е.	Подпись	Дата	Дизайн-проект	Стадия	Лист	Листов
Рук. проекта	Ларина Е.И.				РП	A.35	34
Дизайнер	Чернуцкий А.Ю.			План размещения силовых и слаботочечных розеток межэтажья			

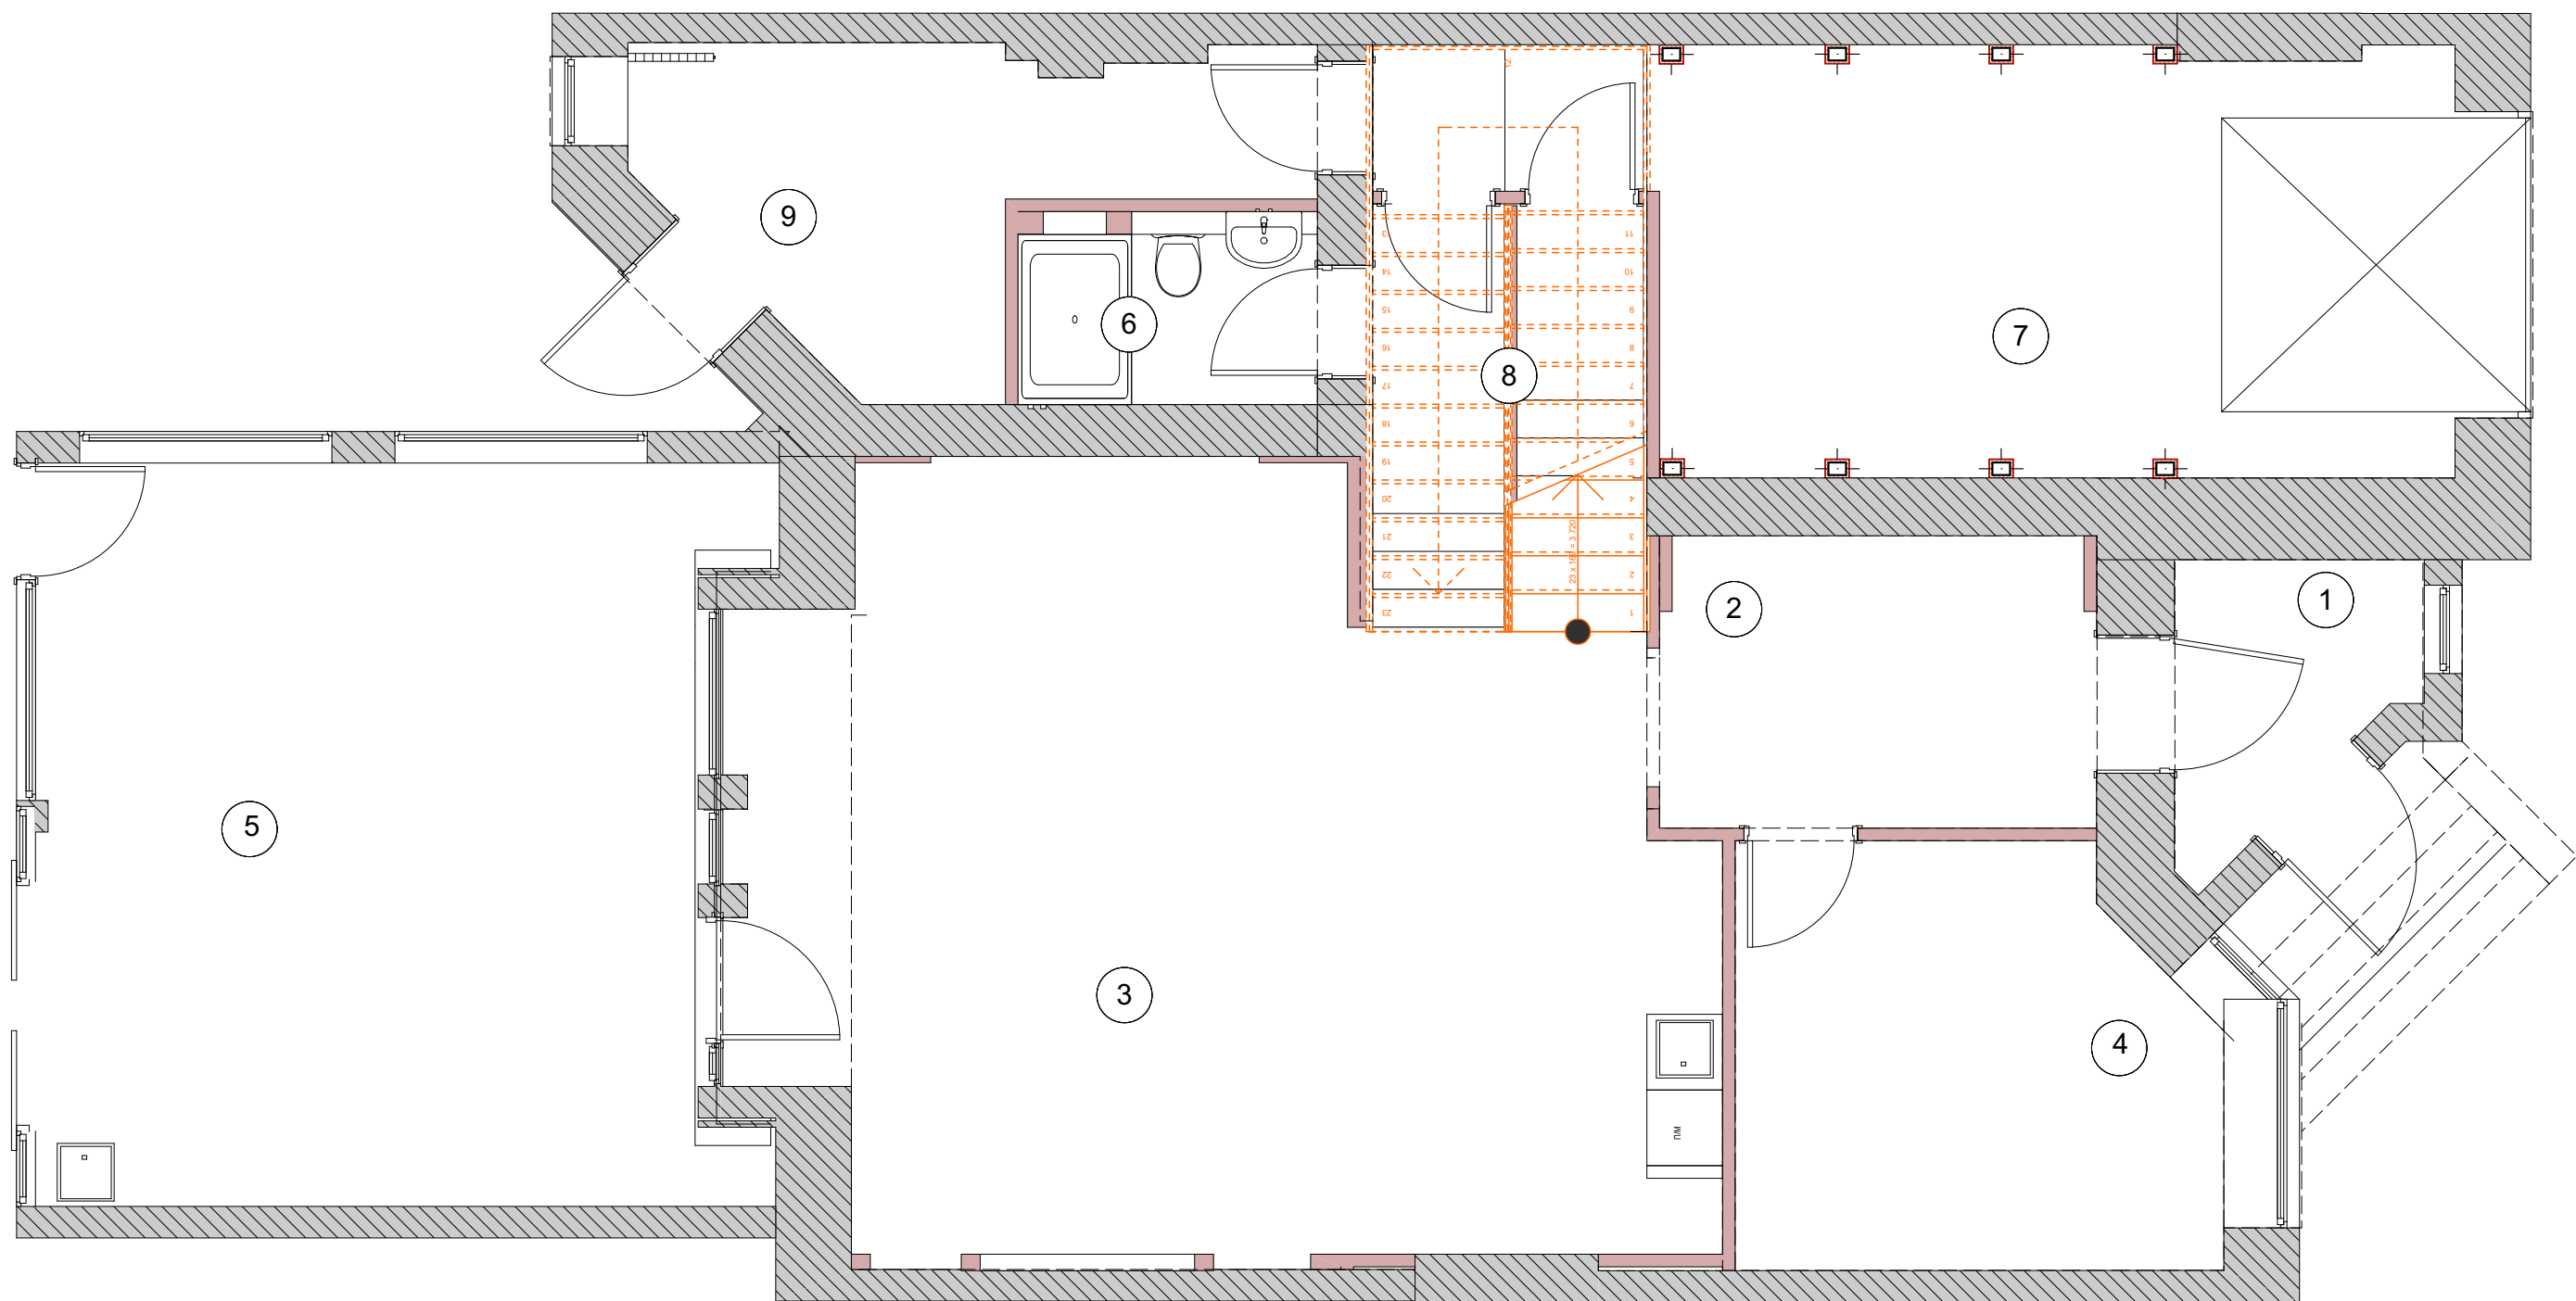

ЭКСПЛИКАЦИЯ ПОМЕЩЕНИЙ:

№	Помещение	Площадь м²
1	Холл	3,70
2	Коридор	8,05
3	Гостиная-Кухня	48,46
4	Гостевая	12,18
5	Пристройка-барбекю	32,46
6	С/У	3,65
7	Гараж	24,13
8	Кладовая	2,27
9	Котельная	9,88
общая площадь		144,78


		Подпись	Дата	Дизайн-проект	Стадия	Лист	Листов
Заказчик	Семенова С.Е.				РП	13	34
Рук. проекта	Ларина Е.И.						
Дизайнер	Чернуцкий А.Ю.			План расположения кондиционеров и вентиляторов		ITAL COLLECTION DESIGN STUDIO	

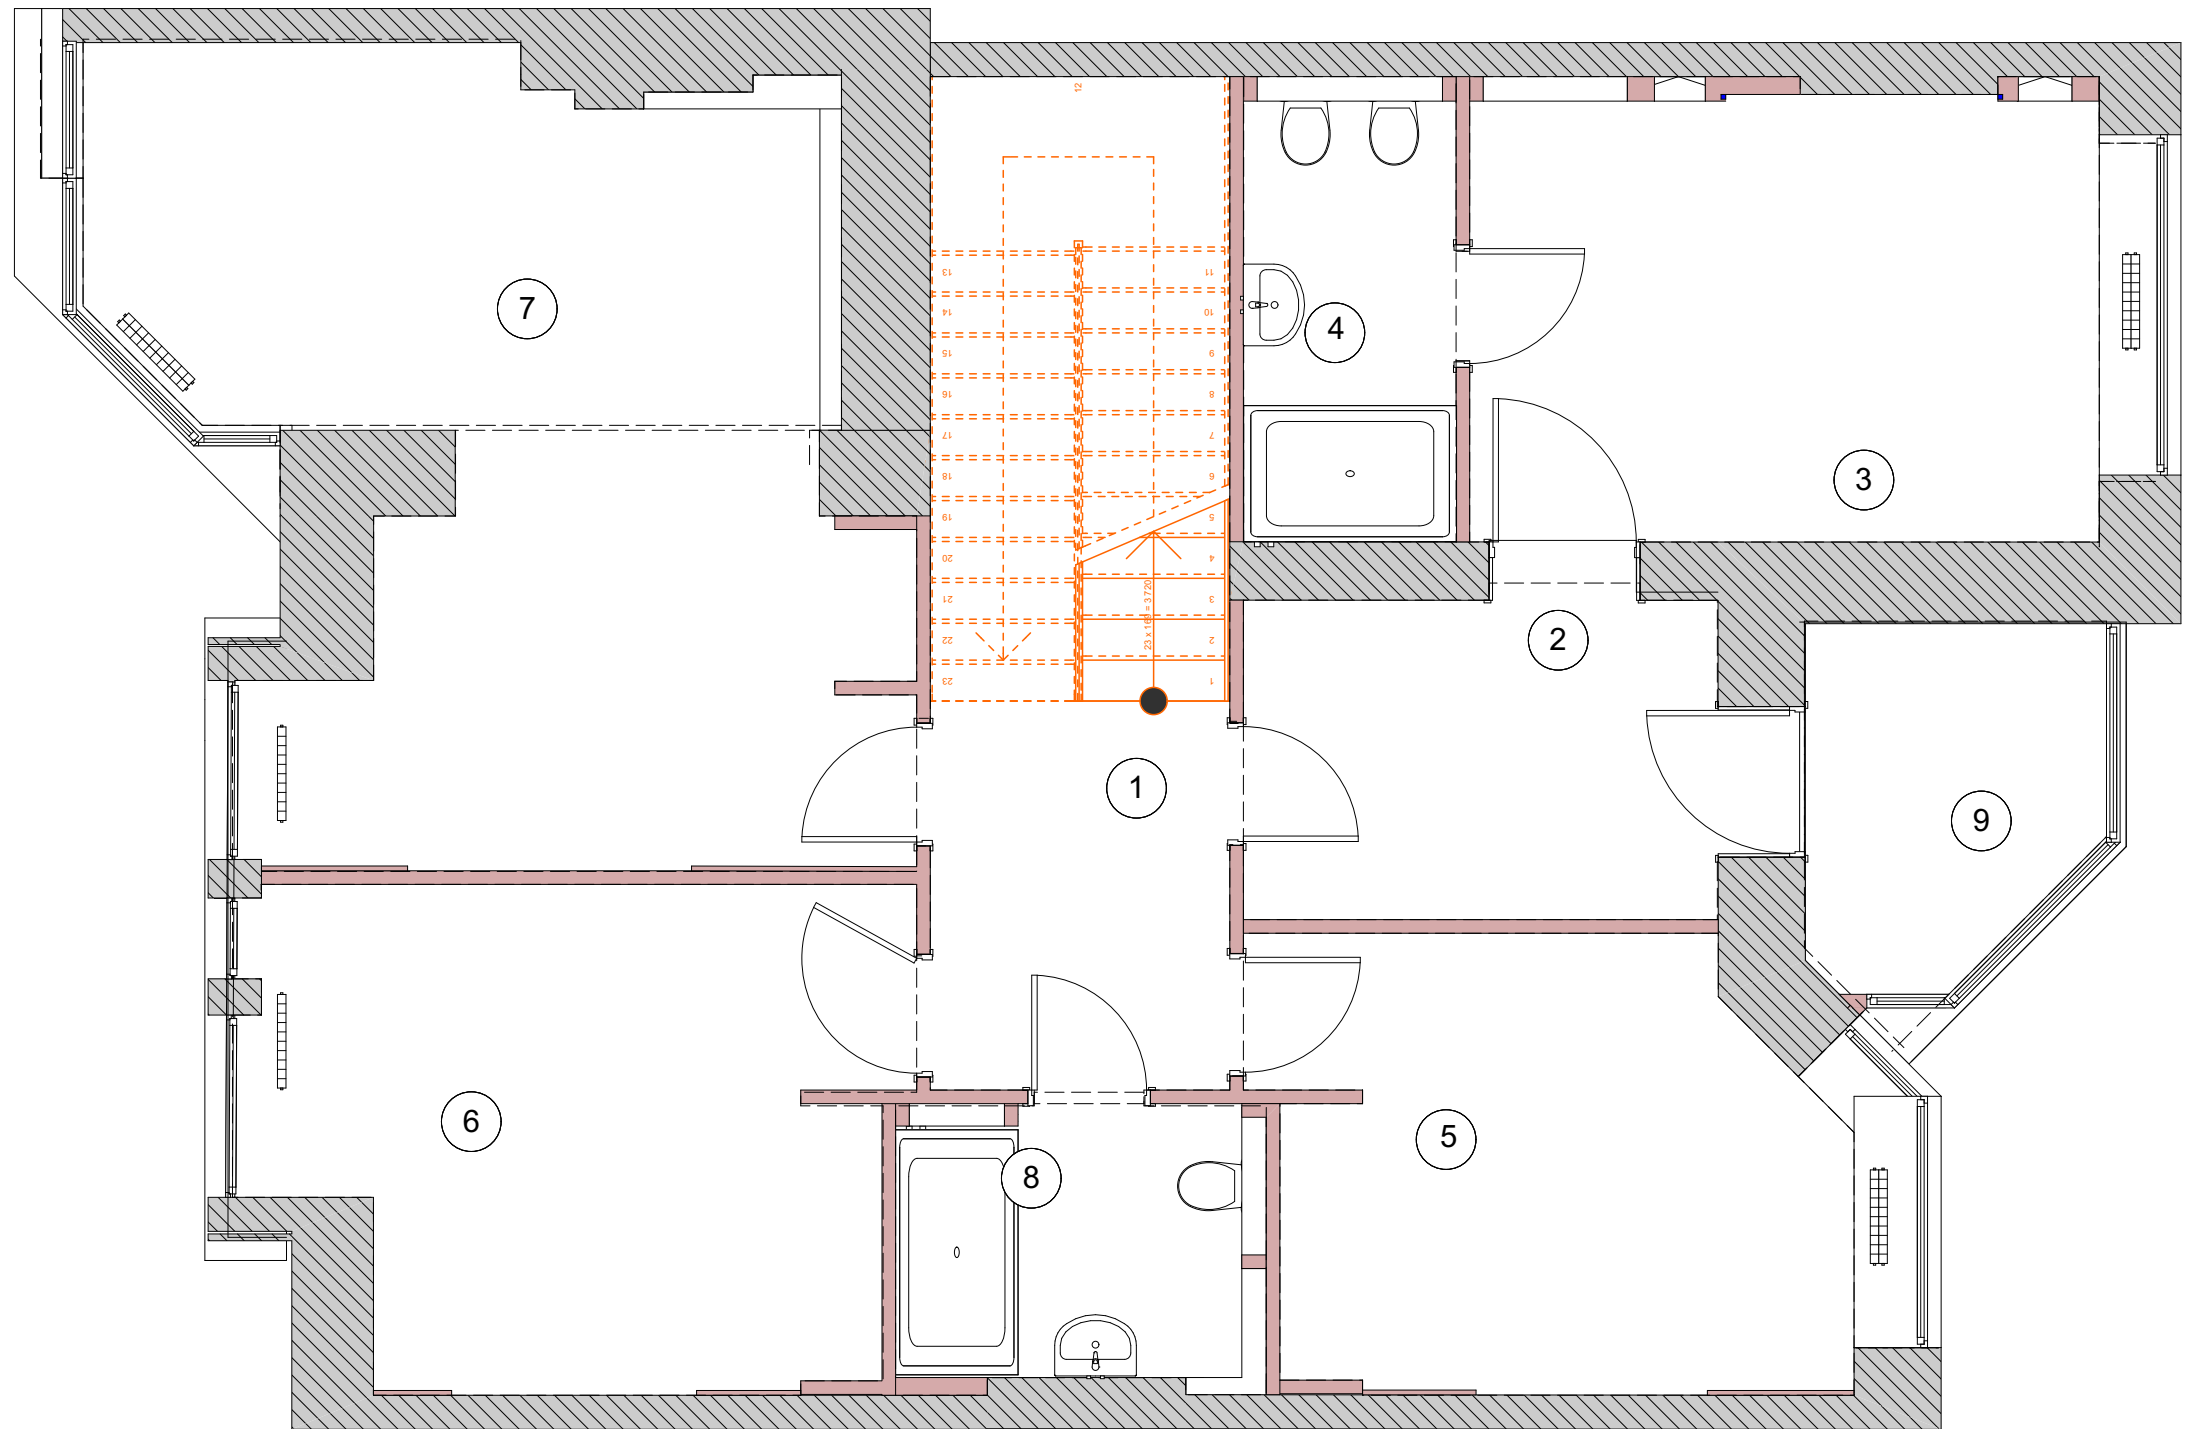

ЭКСПЛИКАЦИЯ ПОМЕЩЕНИЙ:

№	Помещение	Площадь м²
1	Коридор	6,42
2	Гардеробная	8,21
3	Хозяйская спальня	15,56
4	Ванная комната	5,47
5	Спальня детская №1	13,55
6	Спальня детская №2	16,66
7	Спальня	28,1
8	С/У	5,63
9	Лоджия №1	5,35
общая площадь		104,95


Заказчик	Семенова С.Е.	Подпись	Дата	Дизайн-проект	Стадия	Лист	Листов
Рук. проекта	Ларина Е.И.				РП	А.37	34
Дизайнер	Чернуцкий А.Ю.			План расположения кондиционеров и вентиляторов 2 этажа			

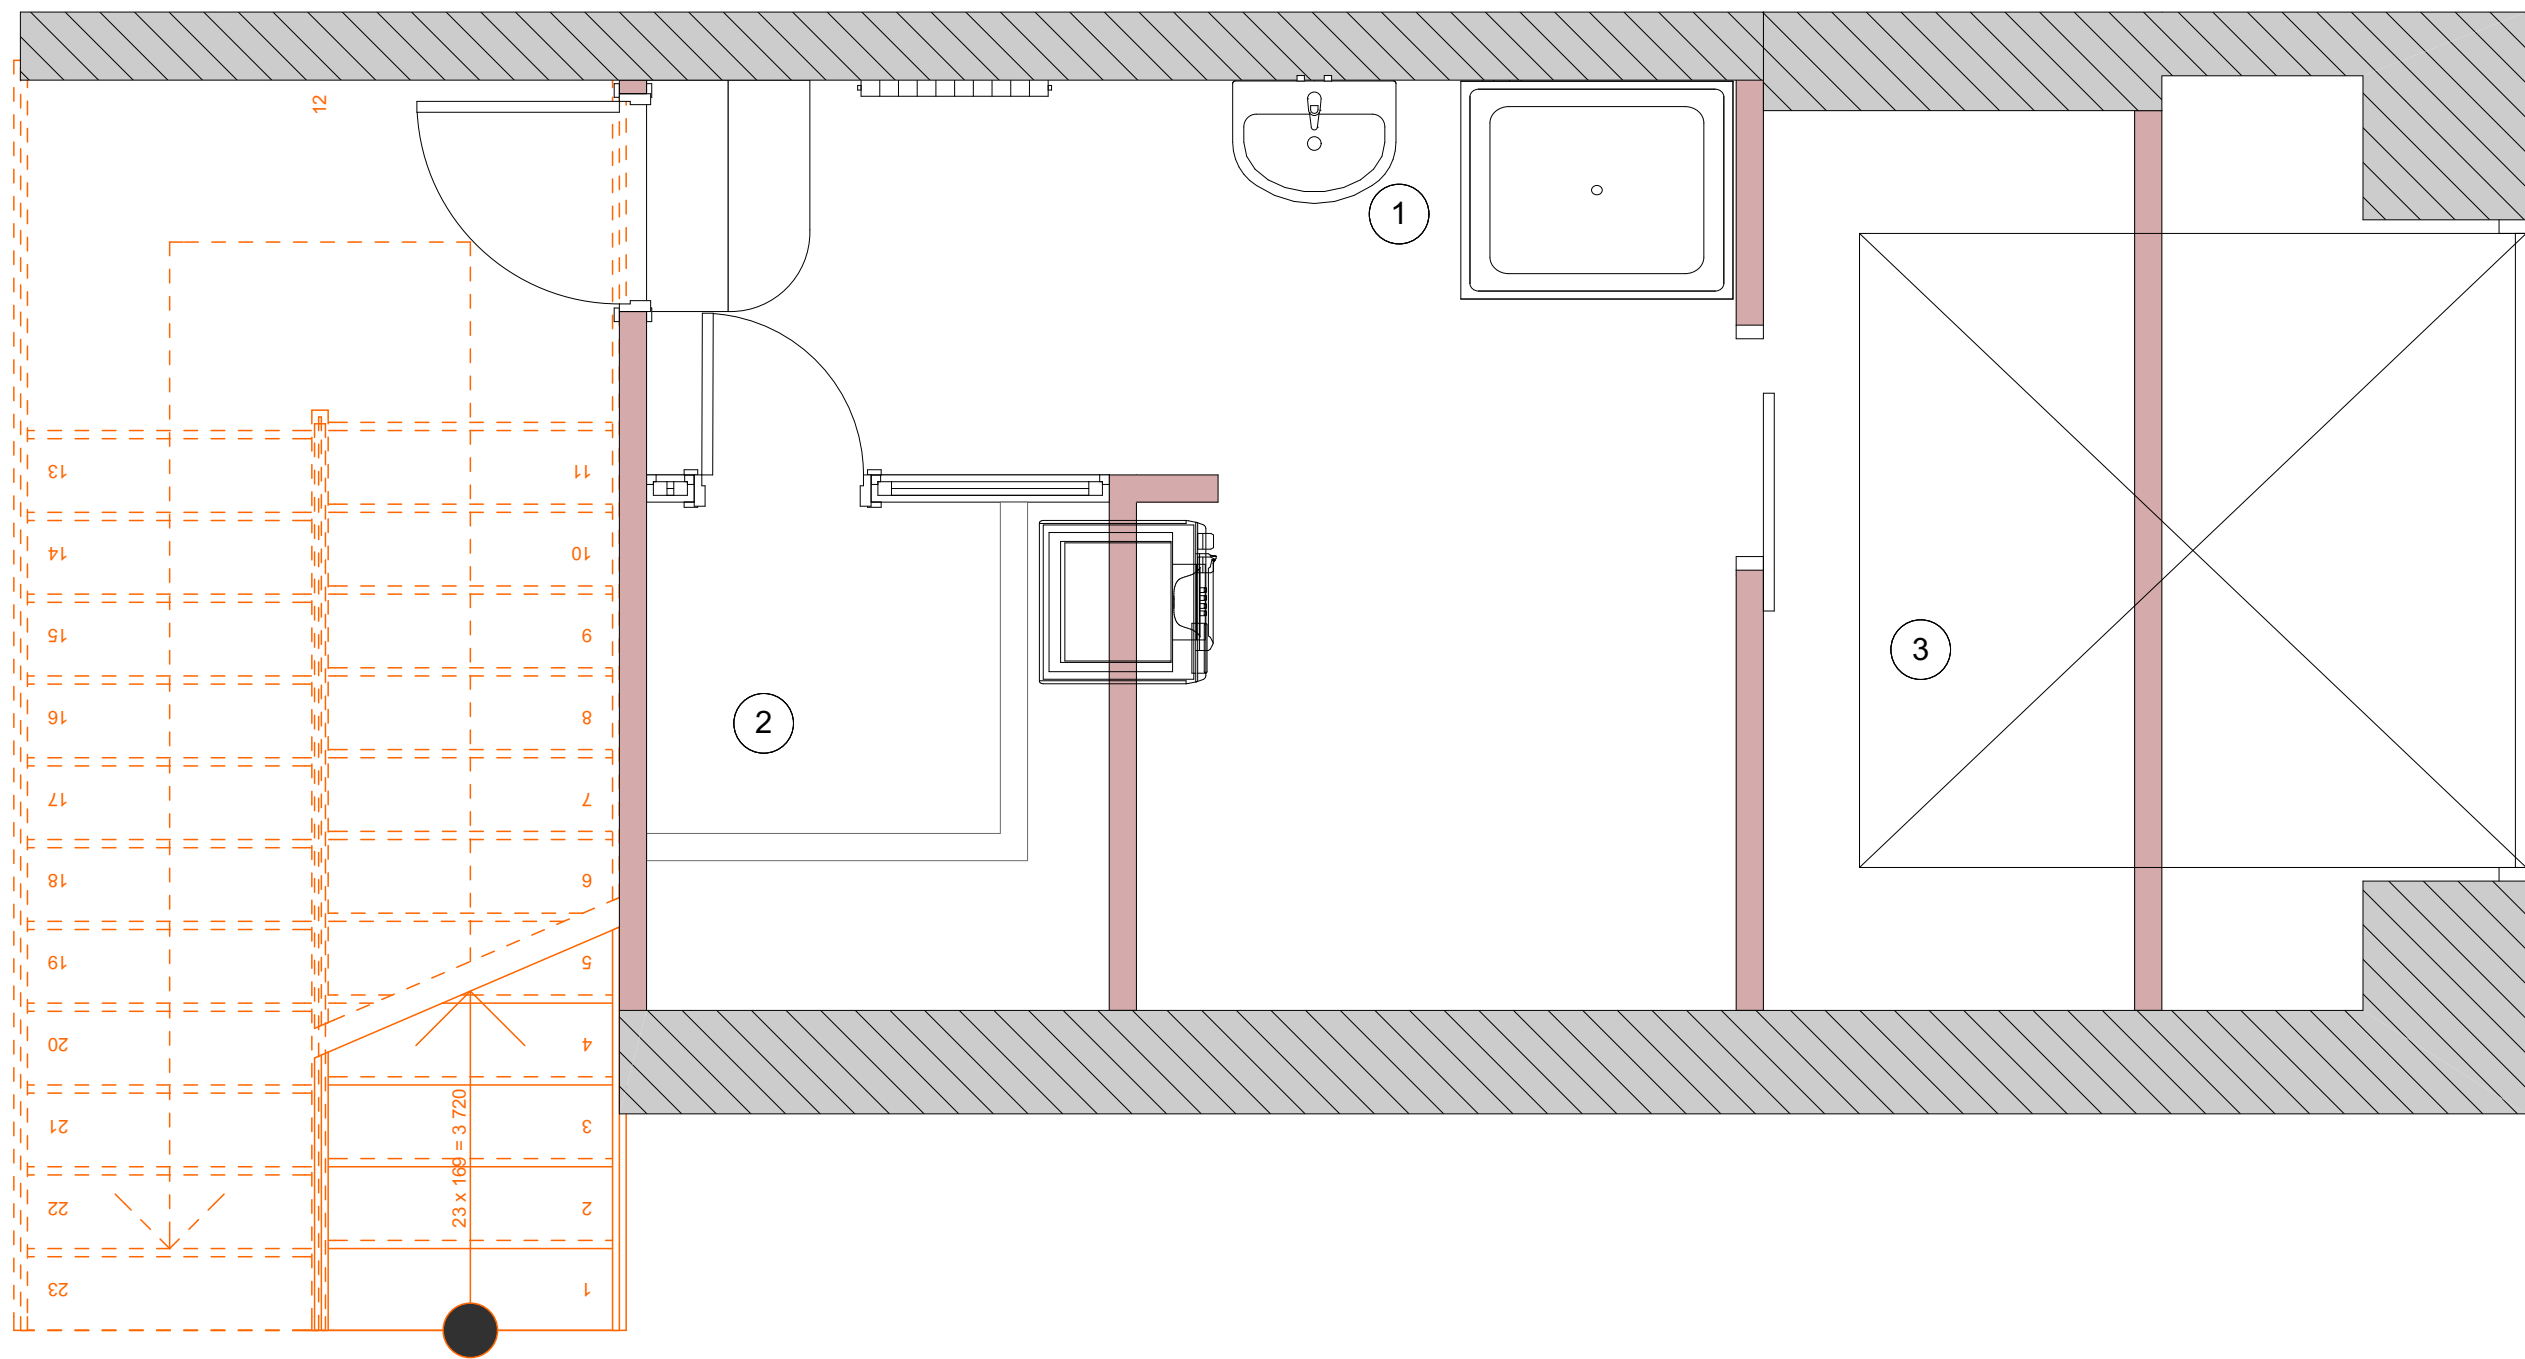

ЭКСПЛИКАЦИЯ ПОМЕЩЕНИЙ:

№	Помещение	Площадь м²
1	Коридор	2,95
2	Сауна	3,04
3	Зона прачечной	7,79
4		
	Общая площадь	13,78

		Подпись	Дата	Дизайн-проект	Стадия	Лист	Листов
Заказчик	Семенова С.Е.				РП	А.38	34
Рук. проекта	Ларина Е.И.						
Дизайнер	Чернуцкий А.Ю.			План расположения кондиционеров и вентиляторов межэтажя			

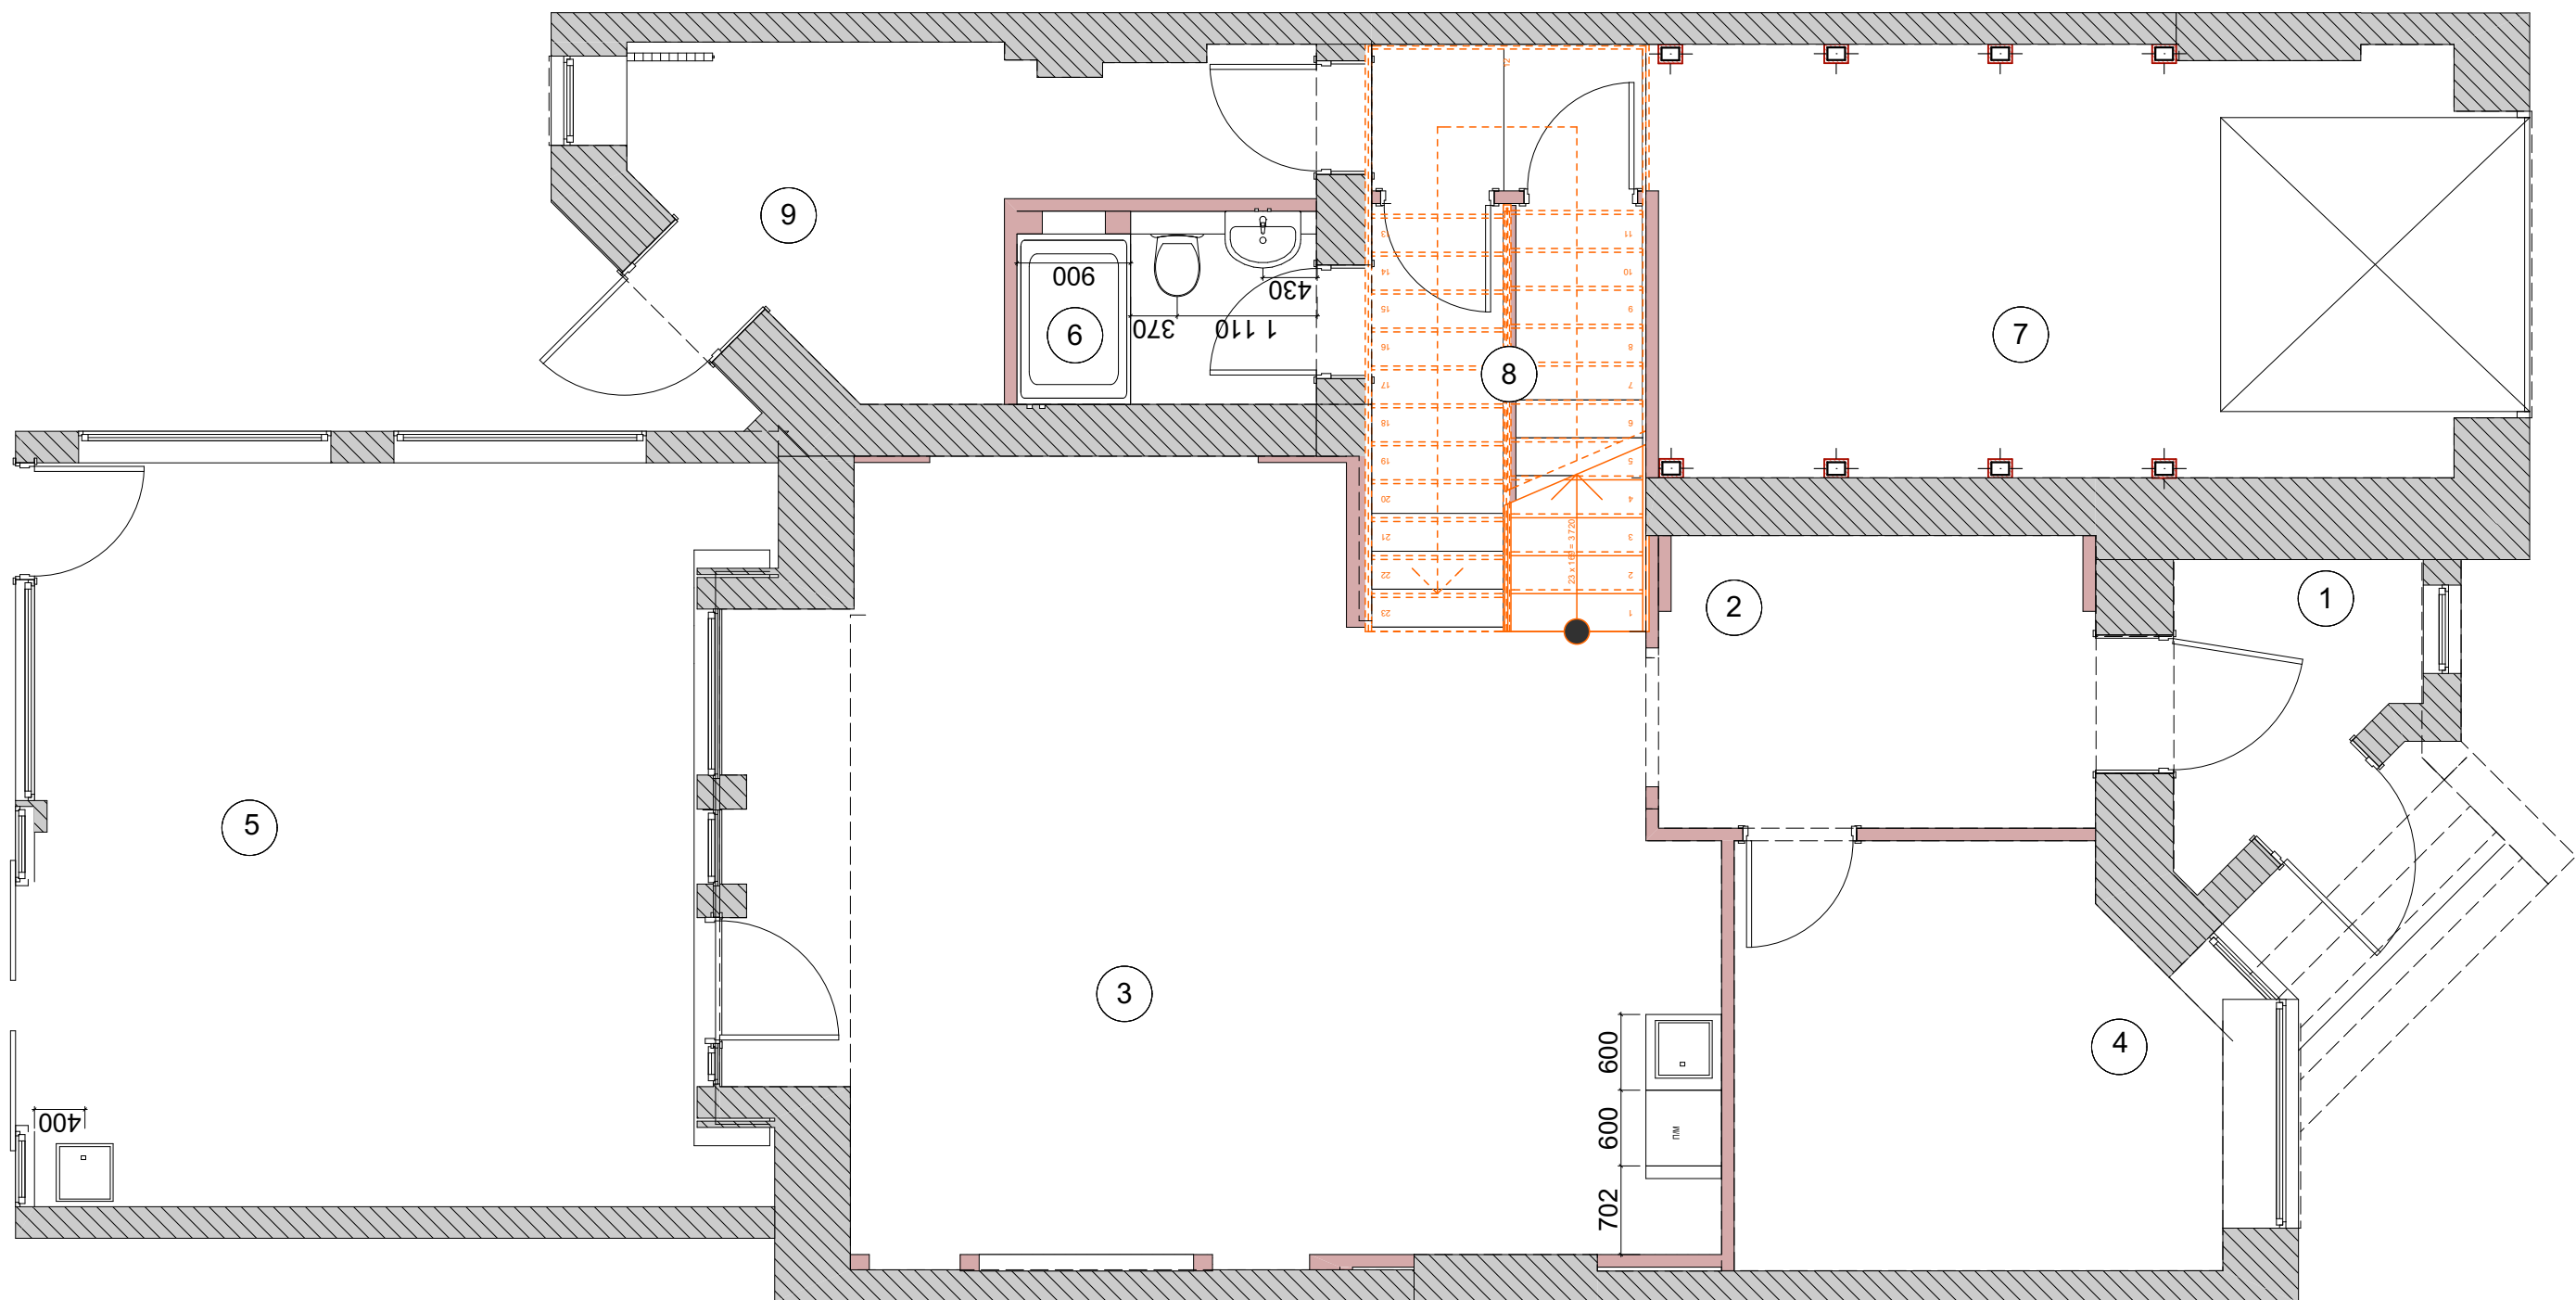


ЭКСПЛИКАЦИЯ ПОМЕЩЕНИЙ:

№	Помещение	Площадь м²
1	Холл	3,70
2	Коридор	8,05
3	Гостиная-Кухня	48,46
4	Гостевая	12,18
5	Пристройка-барбекю	32,46
6	С/У	3,65
7	Гараж	24,13
8	Кладовая	2,27
9	Котельная	9,88
общая площадь		144,78

ПРИМЕЧАНИЕ:


1. Все размеры даны без учета чистовой отделки
2. Высоты указаны от чист. пола
3. Выводы для сантехники уточнить по тех. картам оборудования.


		Подпись	Дата	Дизайн-проект	Стадия	Лист	Листов
Заказчик	Семенова С.Е.				РП	1	34
Рук. проекта	Ларина Е.И.						
Дизайнер	Чернуцкий А.Ю.			План привязки сантехоборудования 1 этажа	ITAL COLLECTION DESIGN STUDIO		

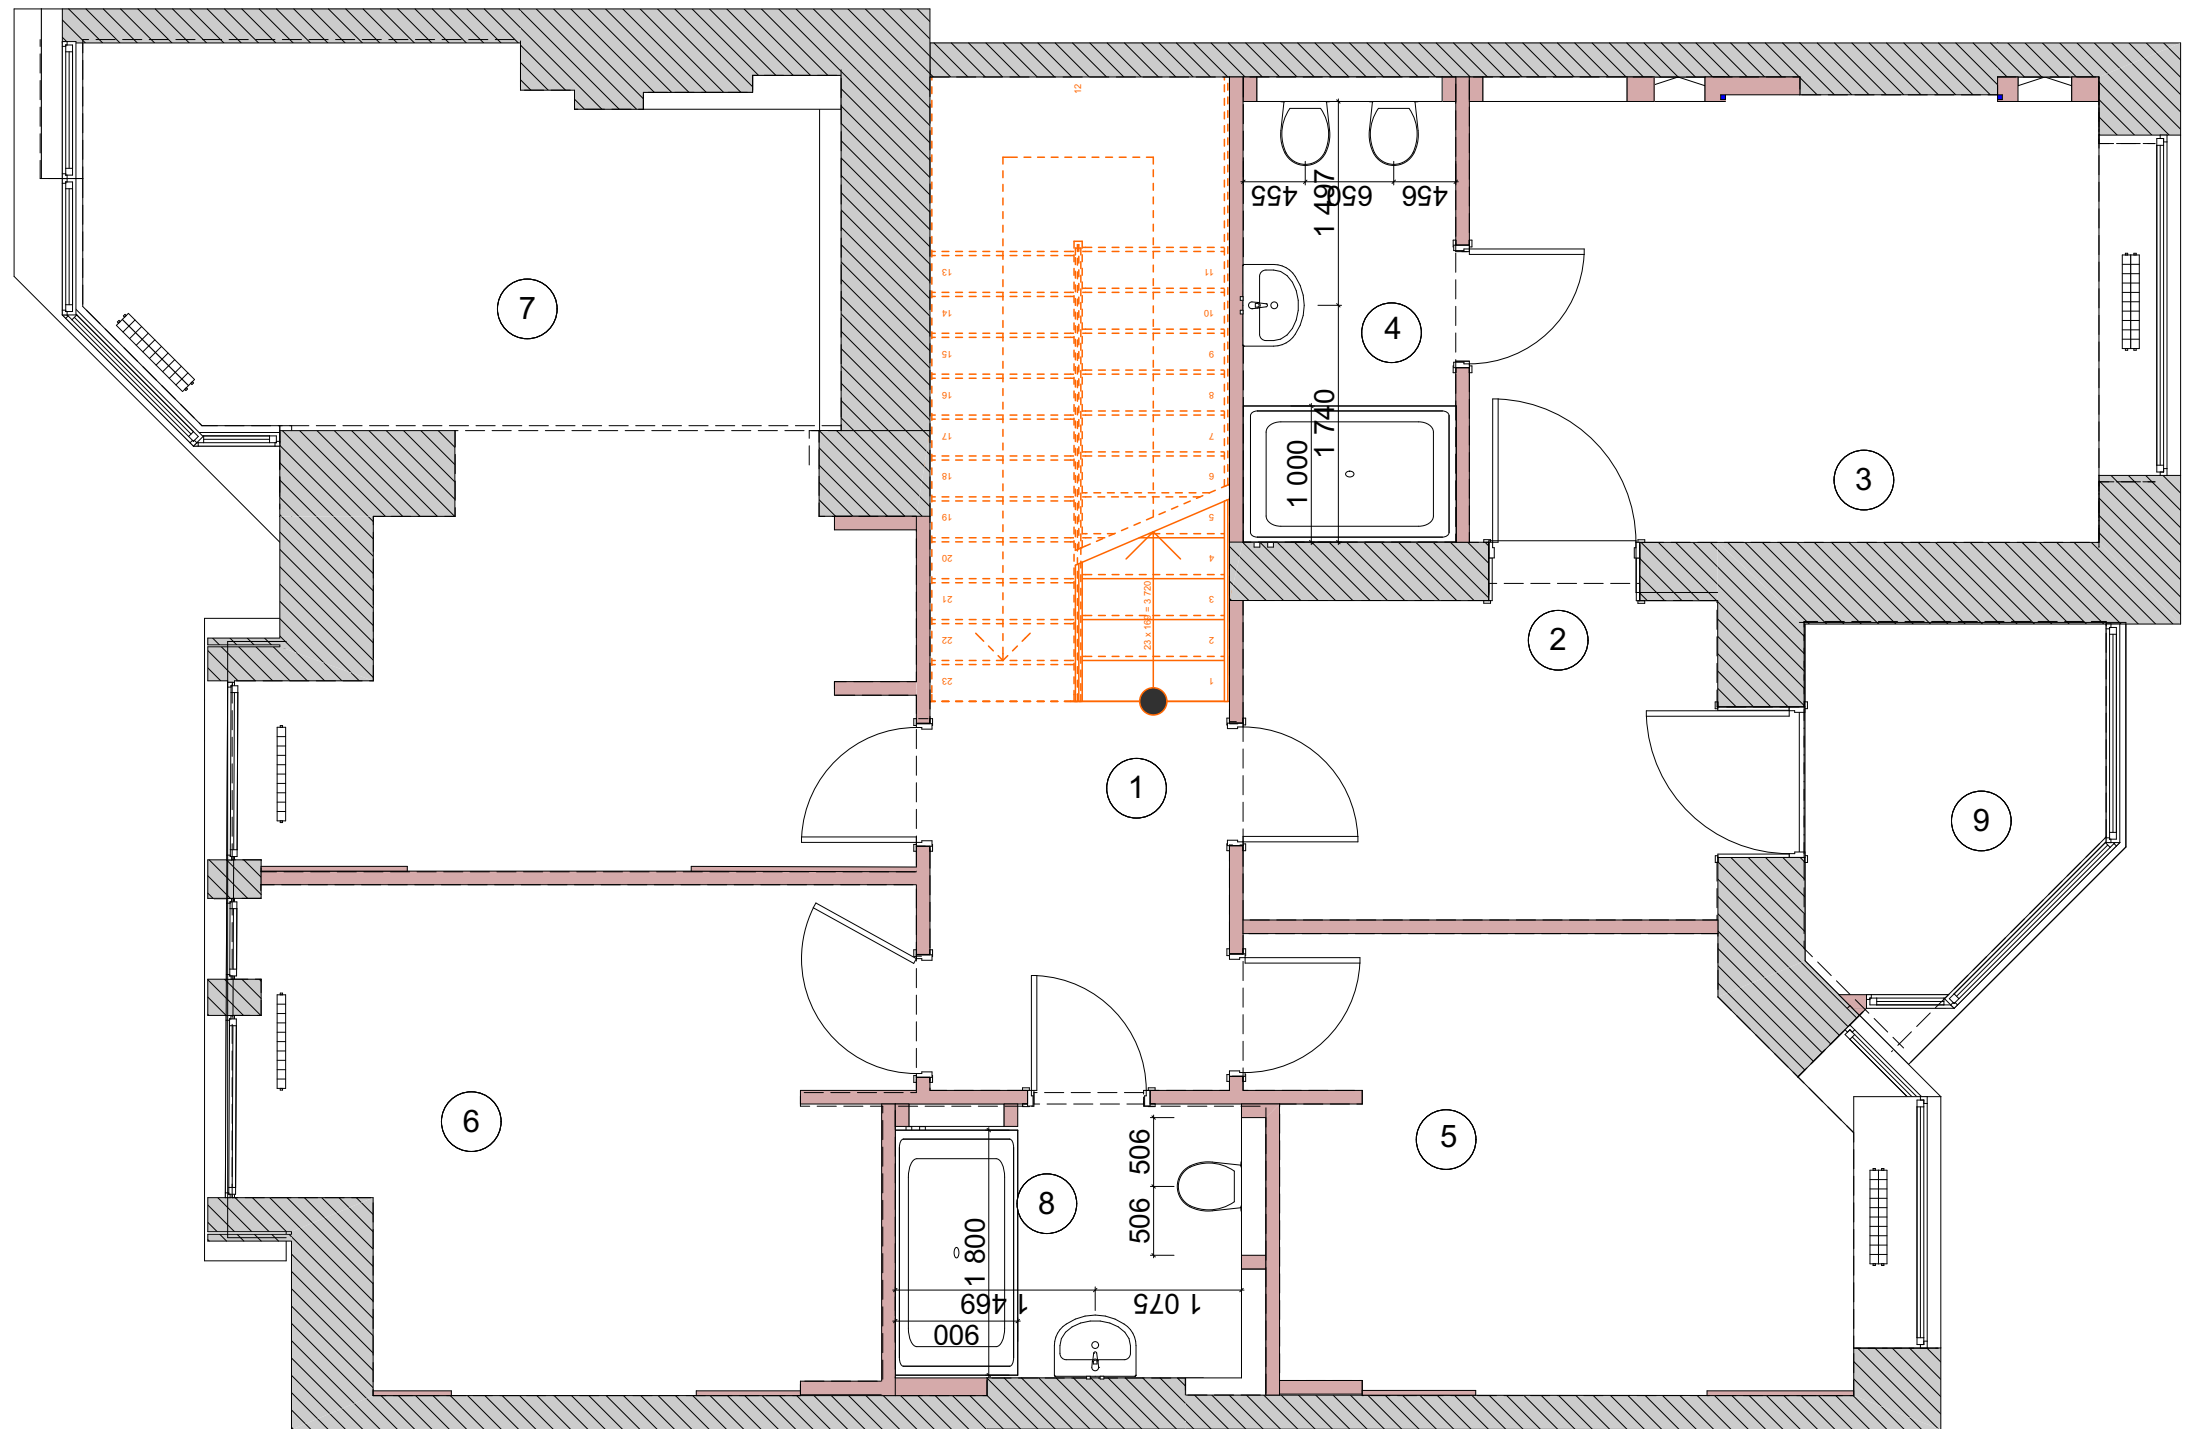

ЭКСПЛИКАЦИЯ ПОМЕЩЕНИЙ:

№	Помещение	Площадь м²
1	Коридор	6,42
2	Гардеробная	8,21
3	Хозяйская спальня	15,56
4	Ванная комната	5,47
5	Спальня детская №1	13,55
6	Спальня детская №2	16,66
7	Спальня	28,1
8	С/У	5,63
9	Лоджия №1	5,35
общая площадь		104,95

 
		Подпись	Дата	Дизайн-проект	Стадия	Лист	Листов
Заказчик	Семенова С.Е.				РП	А.39	34
Рук. проекта	Ларина Е.И.						
Дизайнер	Чернуцкий А.Ю.			План привязки сантехнического борудования 2 этажа	ITAL COLLECTION DESIGN STUDIO		

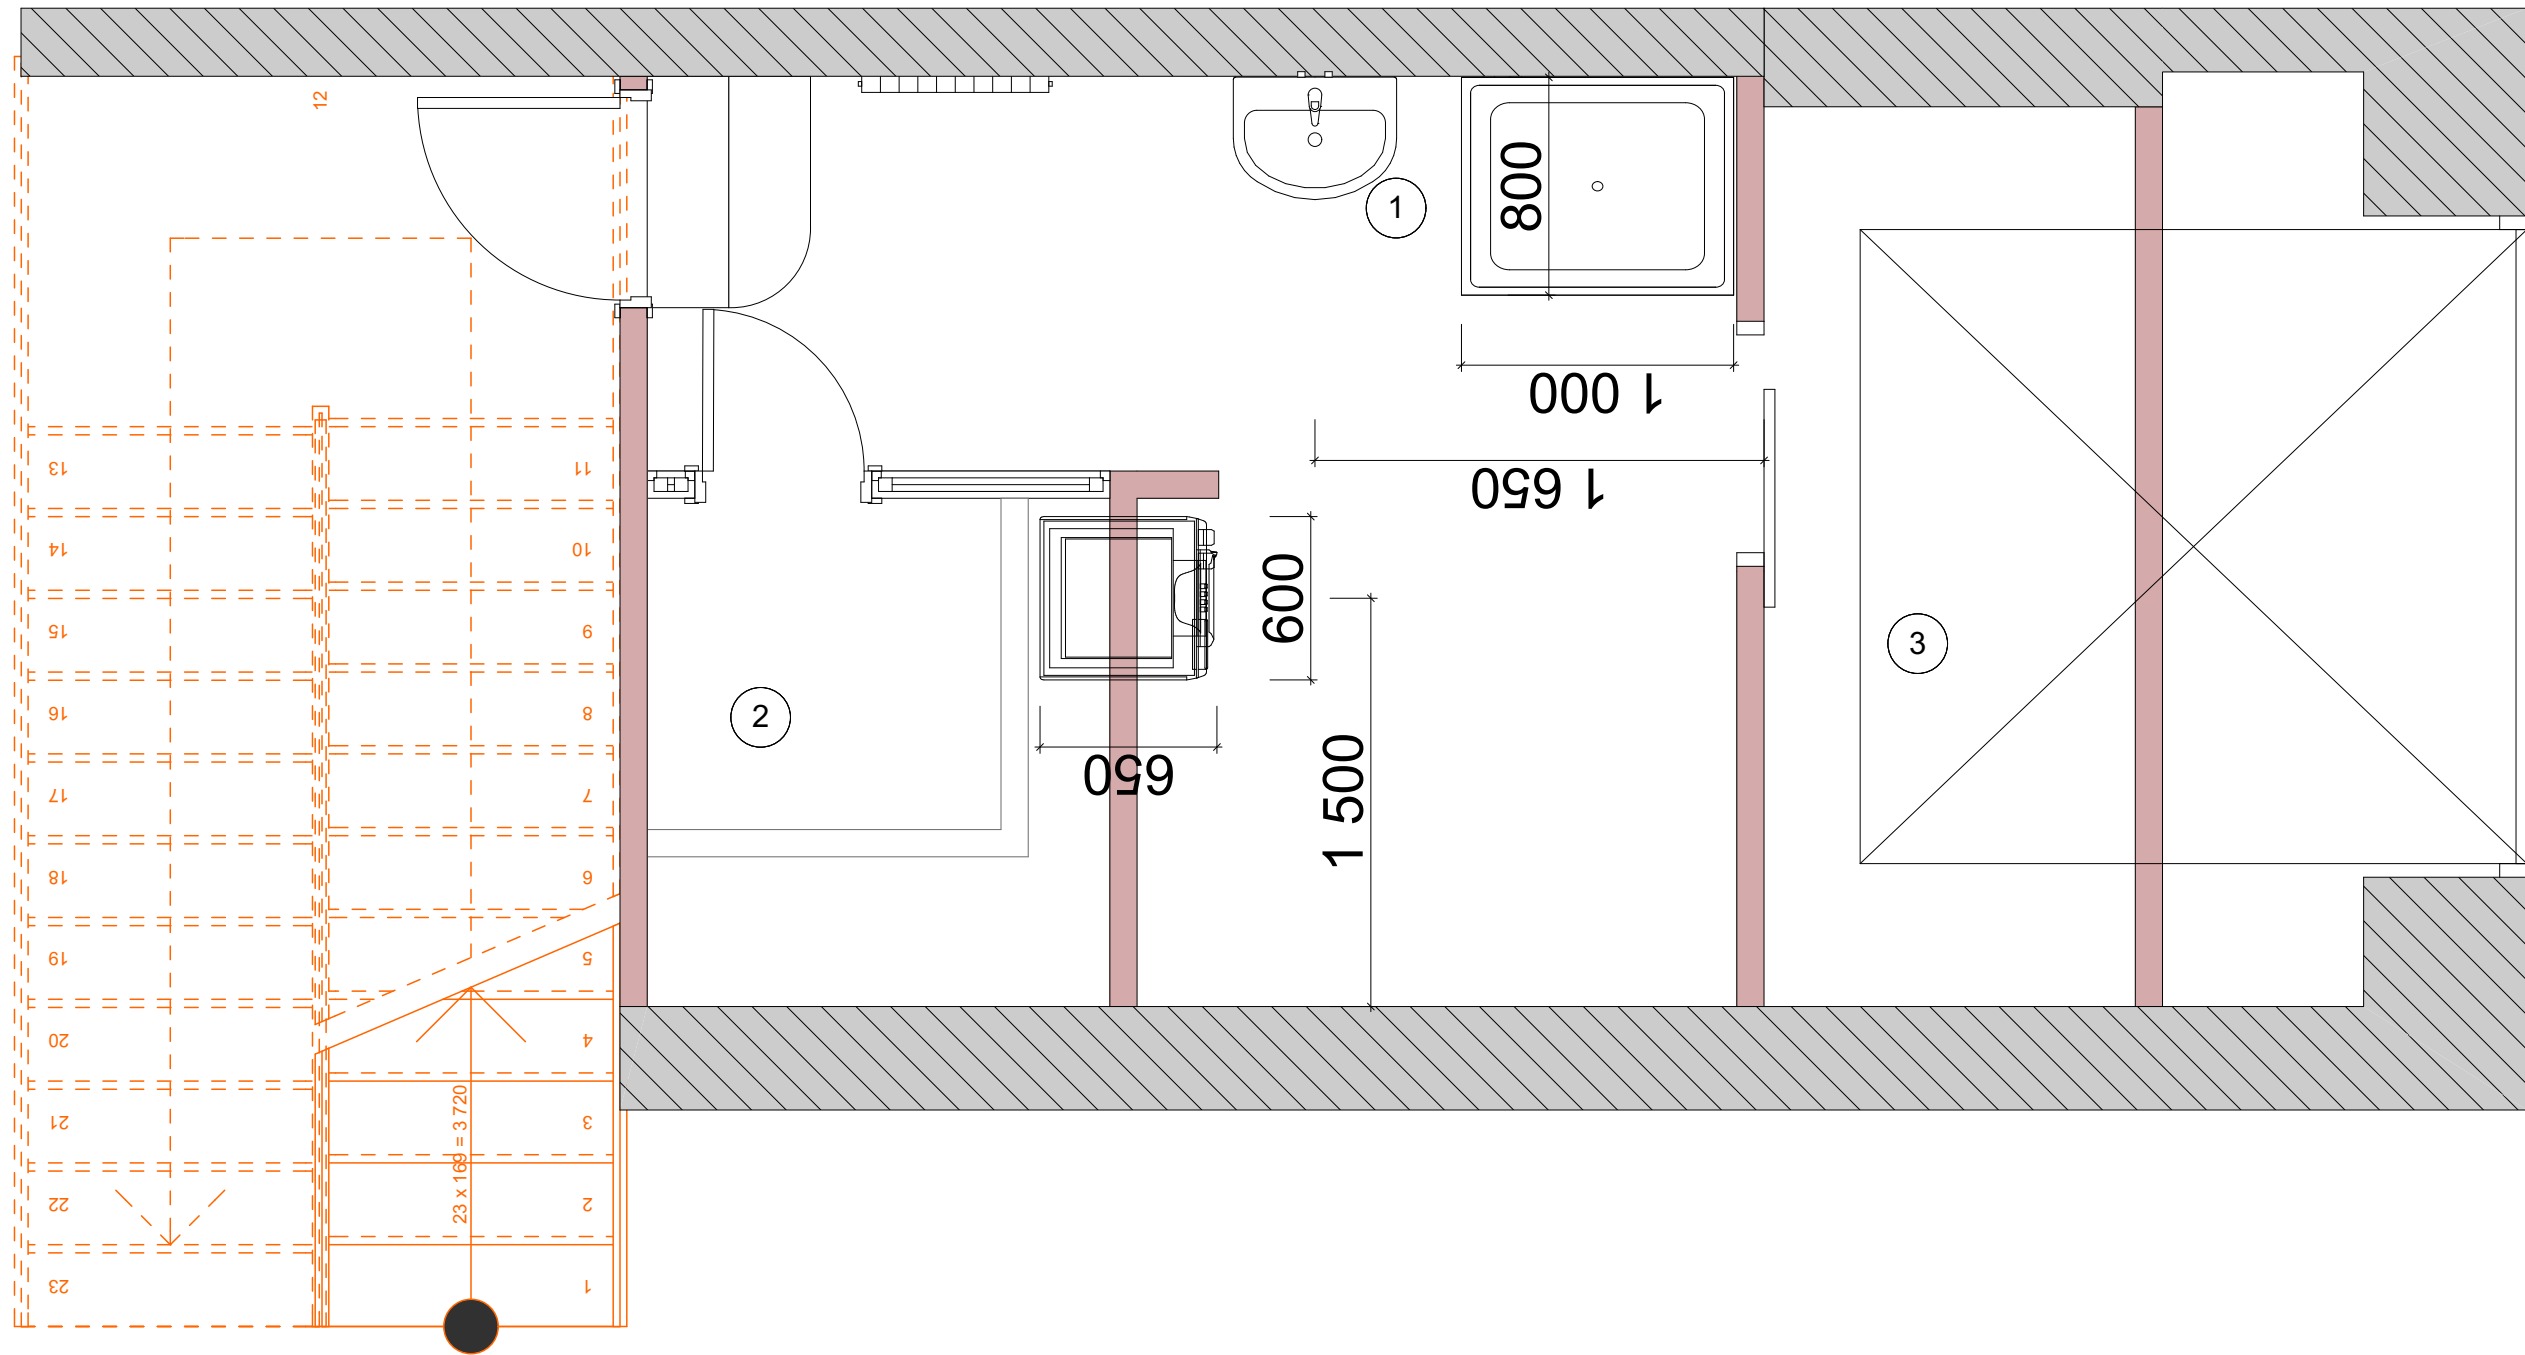

ЭКСПЛИКАЦИЯ ПОМЕЩЕНИЙ:

№	Помещение	Площадь м²
1	Коридор	2,95
2	Сауна	3,04
3	Зона прачечной	7,79
4		
	Общая площадь	13,78

		Подпись	Дата	Дизайн-проект	Стадия	Лист	Листов
Заказчик	Семенова С.Е.				РП	А.40	34
Рук. проекта	Ларина Е.И.						
Дизайнер	Чернуцкий А.Ю.			План привязки сантехнического оборудования			
				межэтажя			

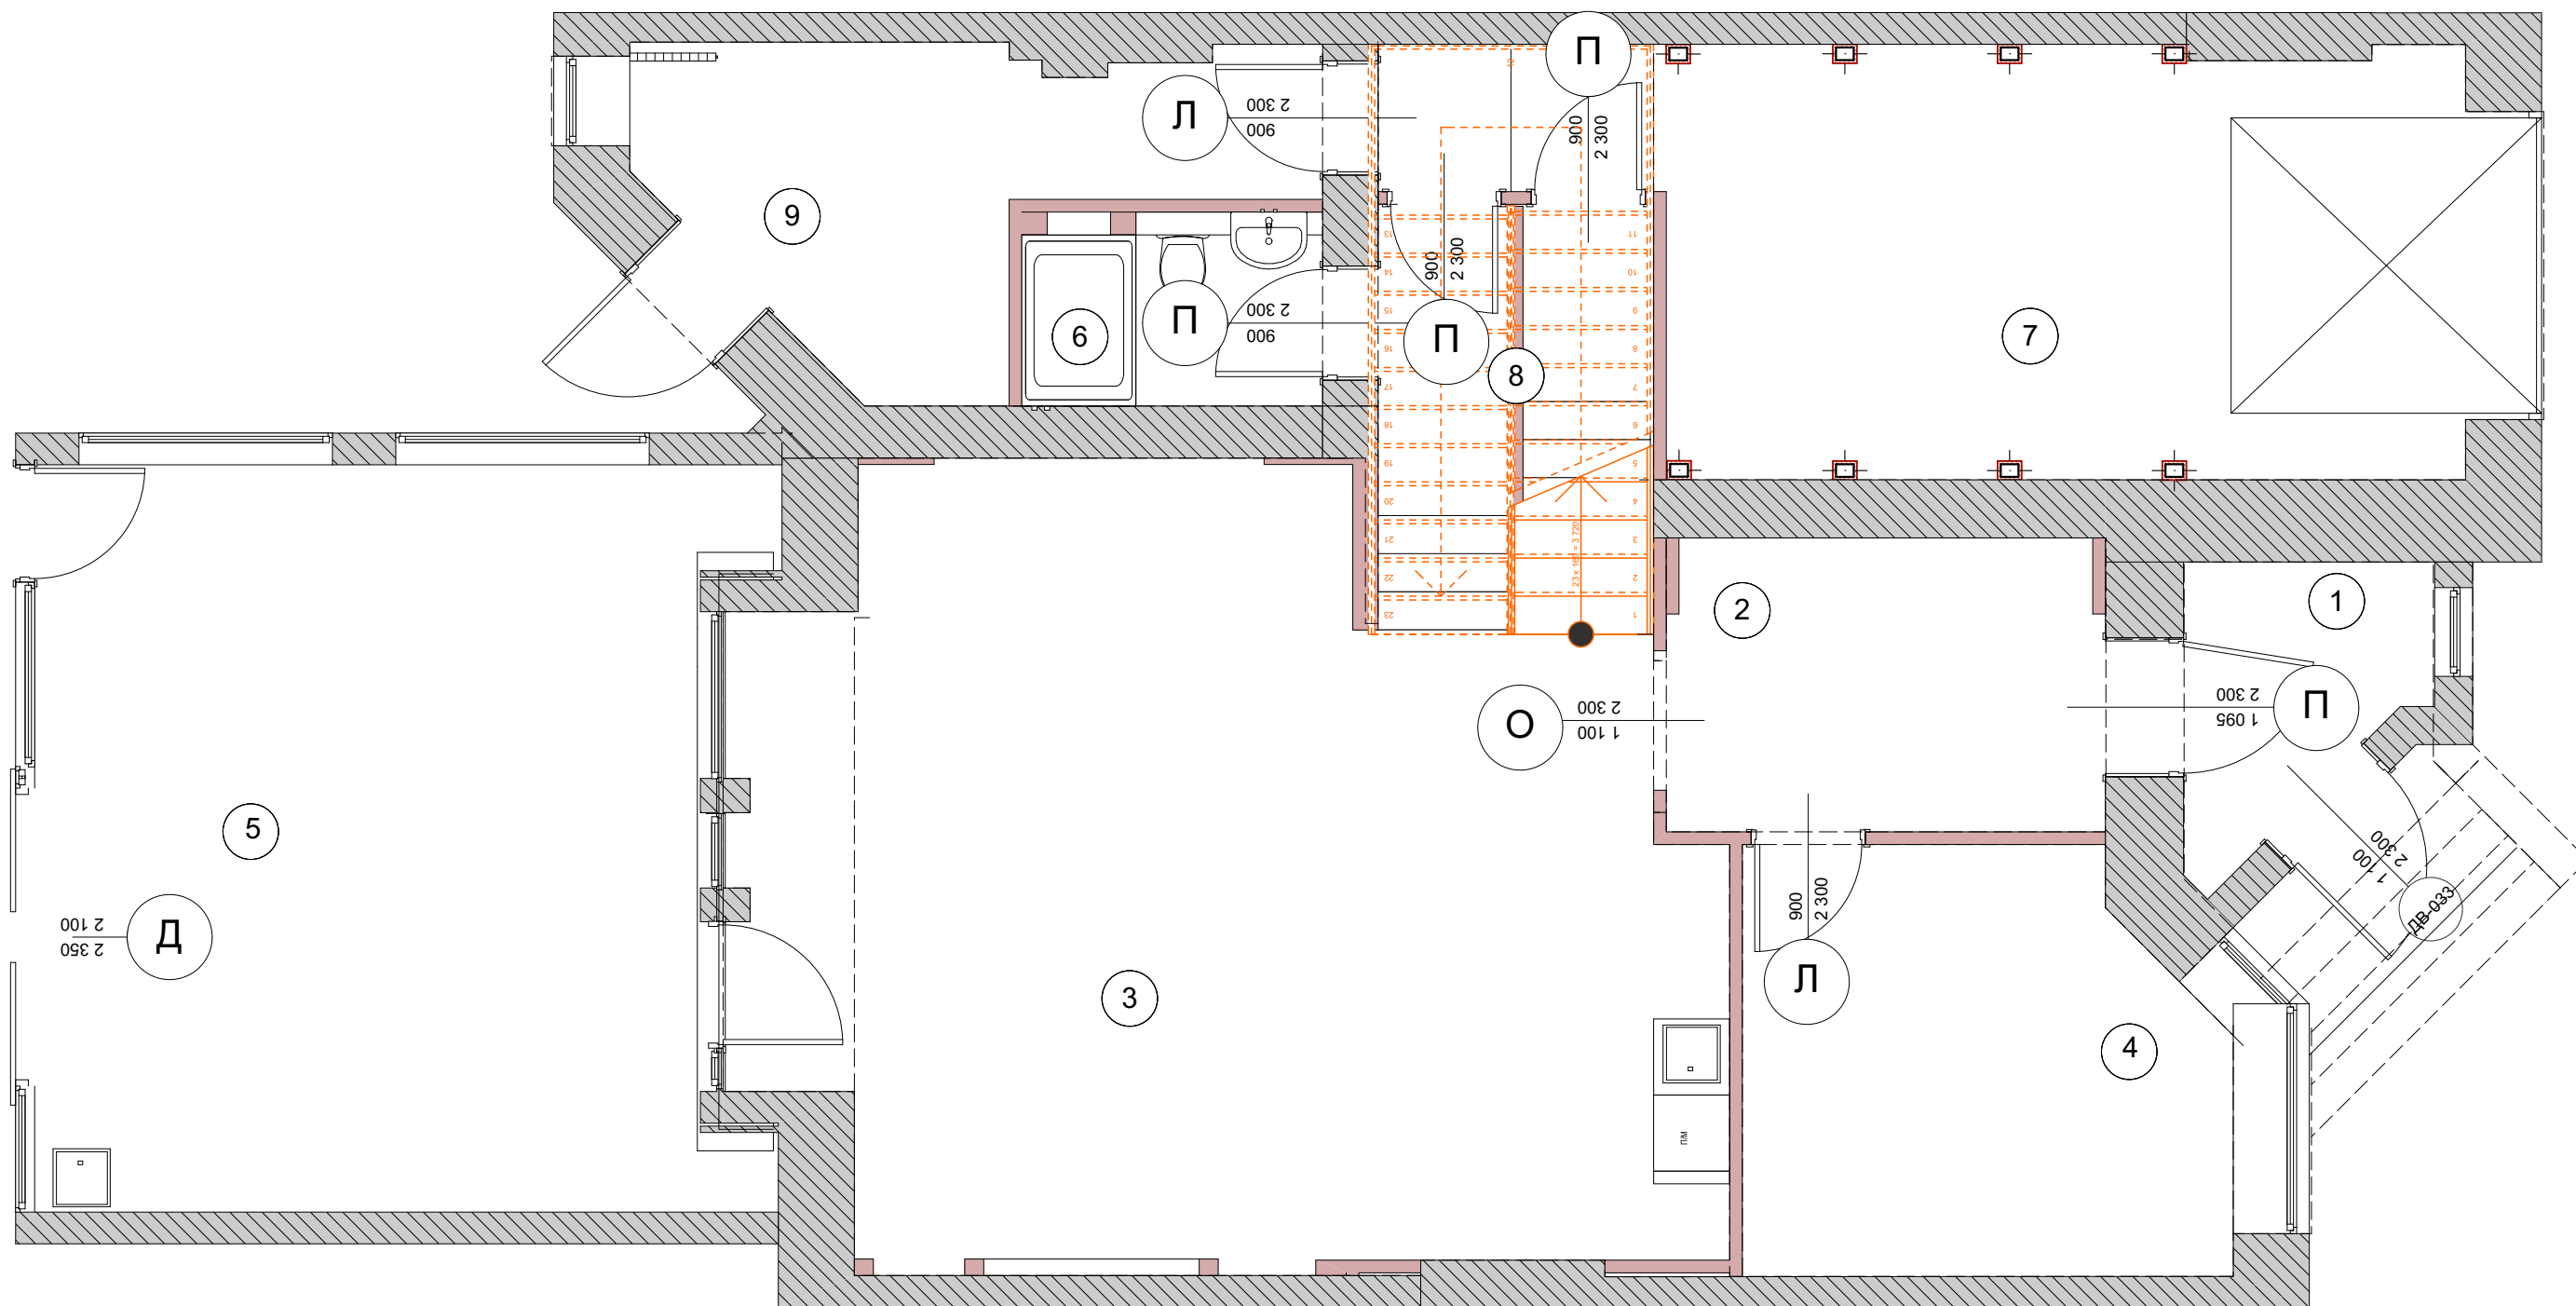

ЭКСПЛИКАЦИЯ ПОМЕЩЕНИЙ:

№	Помещение	Площадь м²
1	Холл	3,70
2	Коридор	8,05
3	Гостиная-Кухня	48,46
4	Гостевая	12,18
5	Пристройка-барбекю	32,46
6	С/У	3,65
7	Гараж	24,13
8	Кладовая	2,27
9	Котельная	9,88
общая площадь		144,78

СПЕЦИФИКАЦИЯ ПРОЕМОВ:

Ширина проёма (мм)	Ширина полотна двери (мм)	Кол-во дверей
900	800	5
1100	1000	3


УСЛОВНЫЕ ОБОЗНАЧЕНИЯ:

- П $\frac{800}{2100}$ - ширина и высота дверного проема от уровня чист. пола
- П - дверь распашная, правая
- Л - дверь распашная, левая
- Д - дверь двойная
- О - открытый дверной проем

ПРИМЕЧАНИЕ:

- Высота проемов дана от уровня чистового пола
- Высоту проемов уточнить после укладки напольных покрытий
- Размер дверей купе в встраиваемых шкафах, уточнить после монтажа стен
- Размеры даны по дверному проему.

		Подпись	Дата	Дизайн-проект	Стадия	Лист	Листов
Заказчик	Семенова С.Е.				РП	15	34
Рук. проекта	Ларина Е.И.						
Дизайнер	Чернуцкий А.Ю.			Схема открывания дверей 1 этажа	ITAL COLLECTION DESIGN STUDIO		

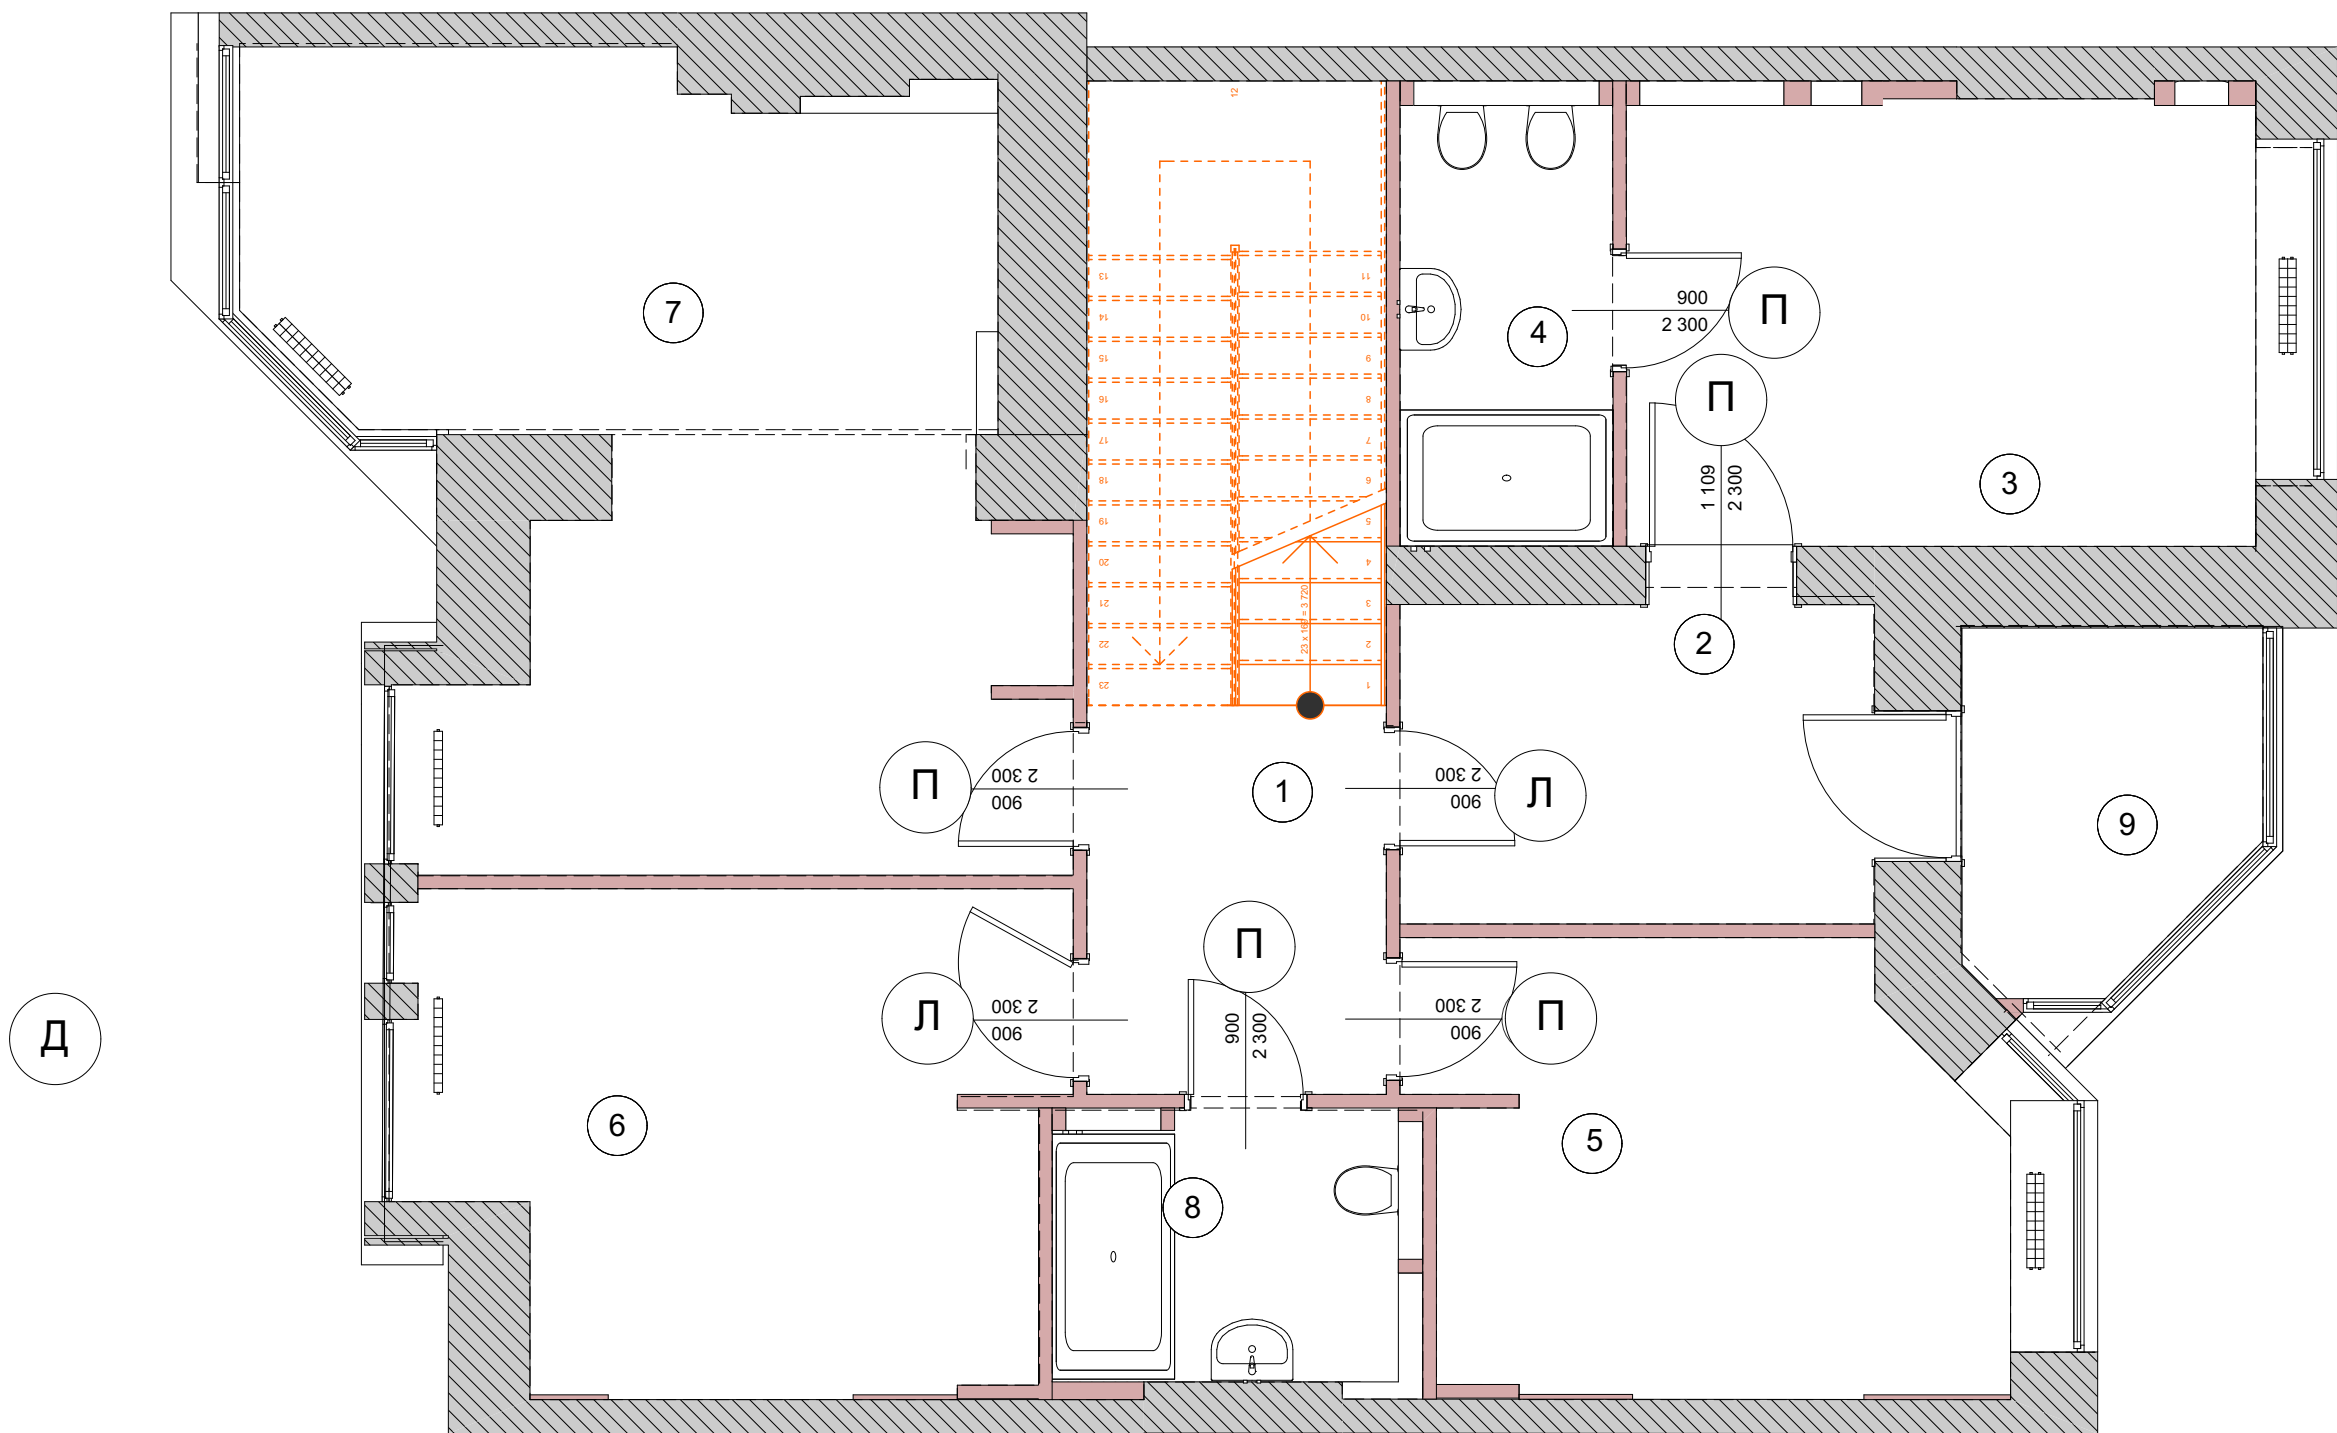

ЭКСПЛИКАЦИЯ ПОМЕЩЕНИЙ:

№	Помещение	Площадь м²
1	Коридор	6,42
2	Гардеробная	8,21
3	Хозяйская спальня	15,56
4	Ванная комната	5,47
5	Спальня детская №1	13,55
6	Спальня детская №2	16,66
7	Спальня	28,1
8	С/У	5,63
9	Лоджия №1	5,35
	общая площадь	104,95

СПЕЦИФИКАЦИЯ ПРОЕМОВ:

Ширина проёма (мм)	Ширина полотна двери (мм)	Кол-во дверей
900	800	6
1100	1000	1


УСЛОВНЫЕ ОБОЗНАЧЕНИЯ:

- П — ширина и высота дверного проема от уровня чист. пола
- П — дверь распашная, правая
- Л — дверь распашная, левая
- Д — дверь двойная
- О — открытый дверной проем

ПРИМЕЧАНИЕ:

1. Высота проемов дана от уровня чистового пола
2. Высоту проемов уточнить после укладки напольных покрытий
3. Размер дверей купе в встраиваемых шкафах, уточнить после монтажа стен
4. Размеры даны по дверному проему.

		Подпись	Дата	Дизайн-проект	Стадия	Лист	Листов
Заказчик	Семенова С.Е.				РП	А.42	34
Рук. проекта	Ларина Е.И.			Схема открываия дверных проемов 2 этажа	ITALCOLLECTION DESIGN STUDIO		
Дизайнер	Чернуцкий А.Ю.						

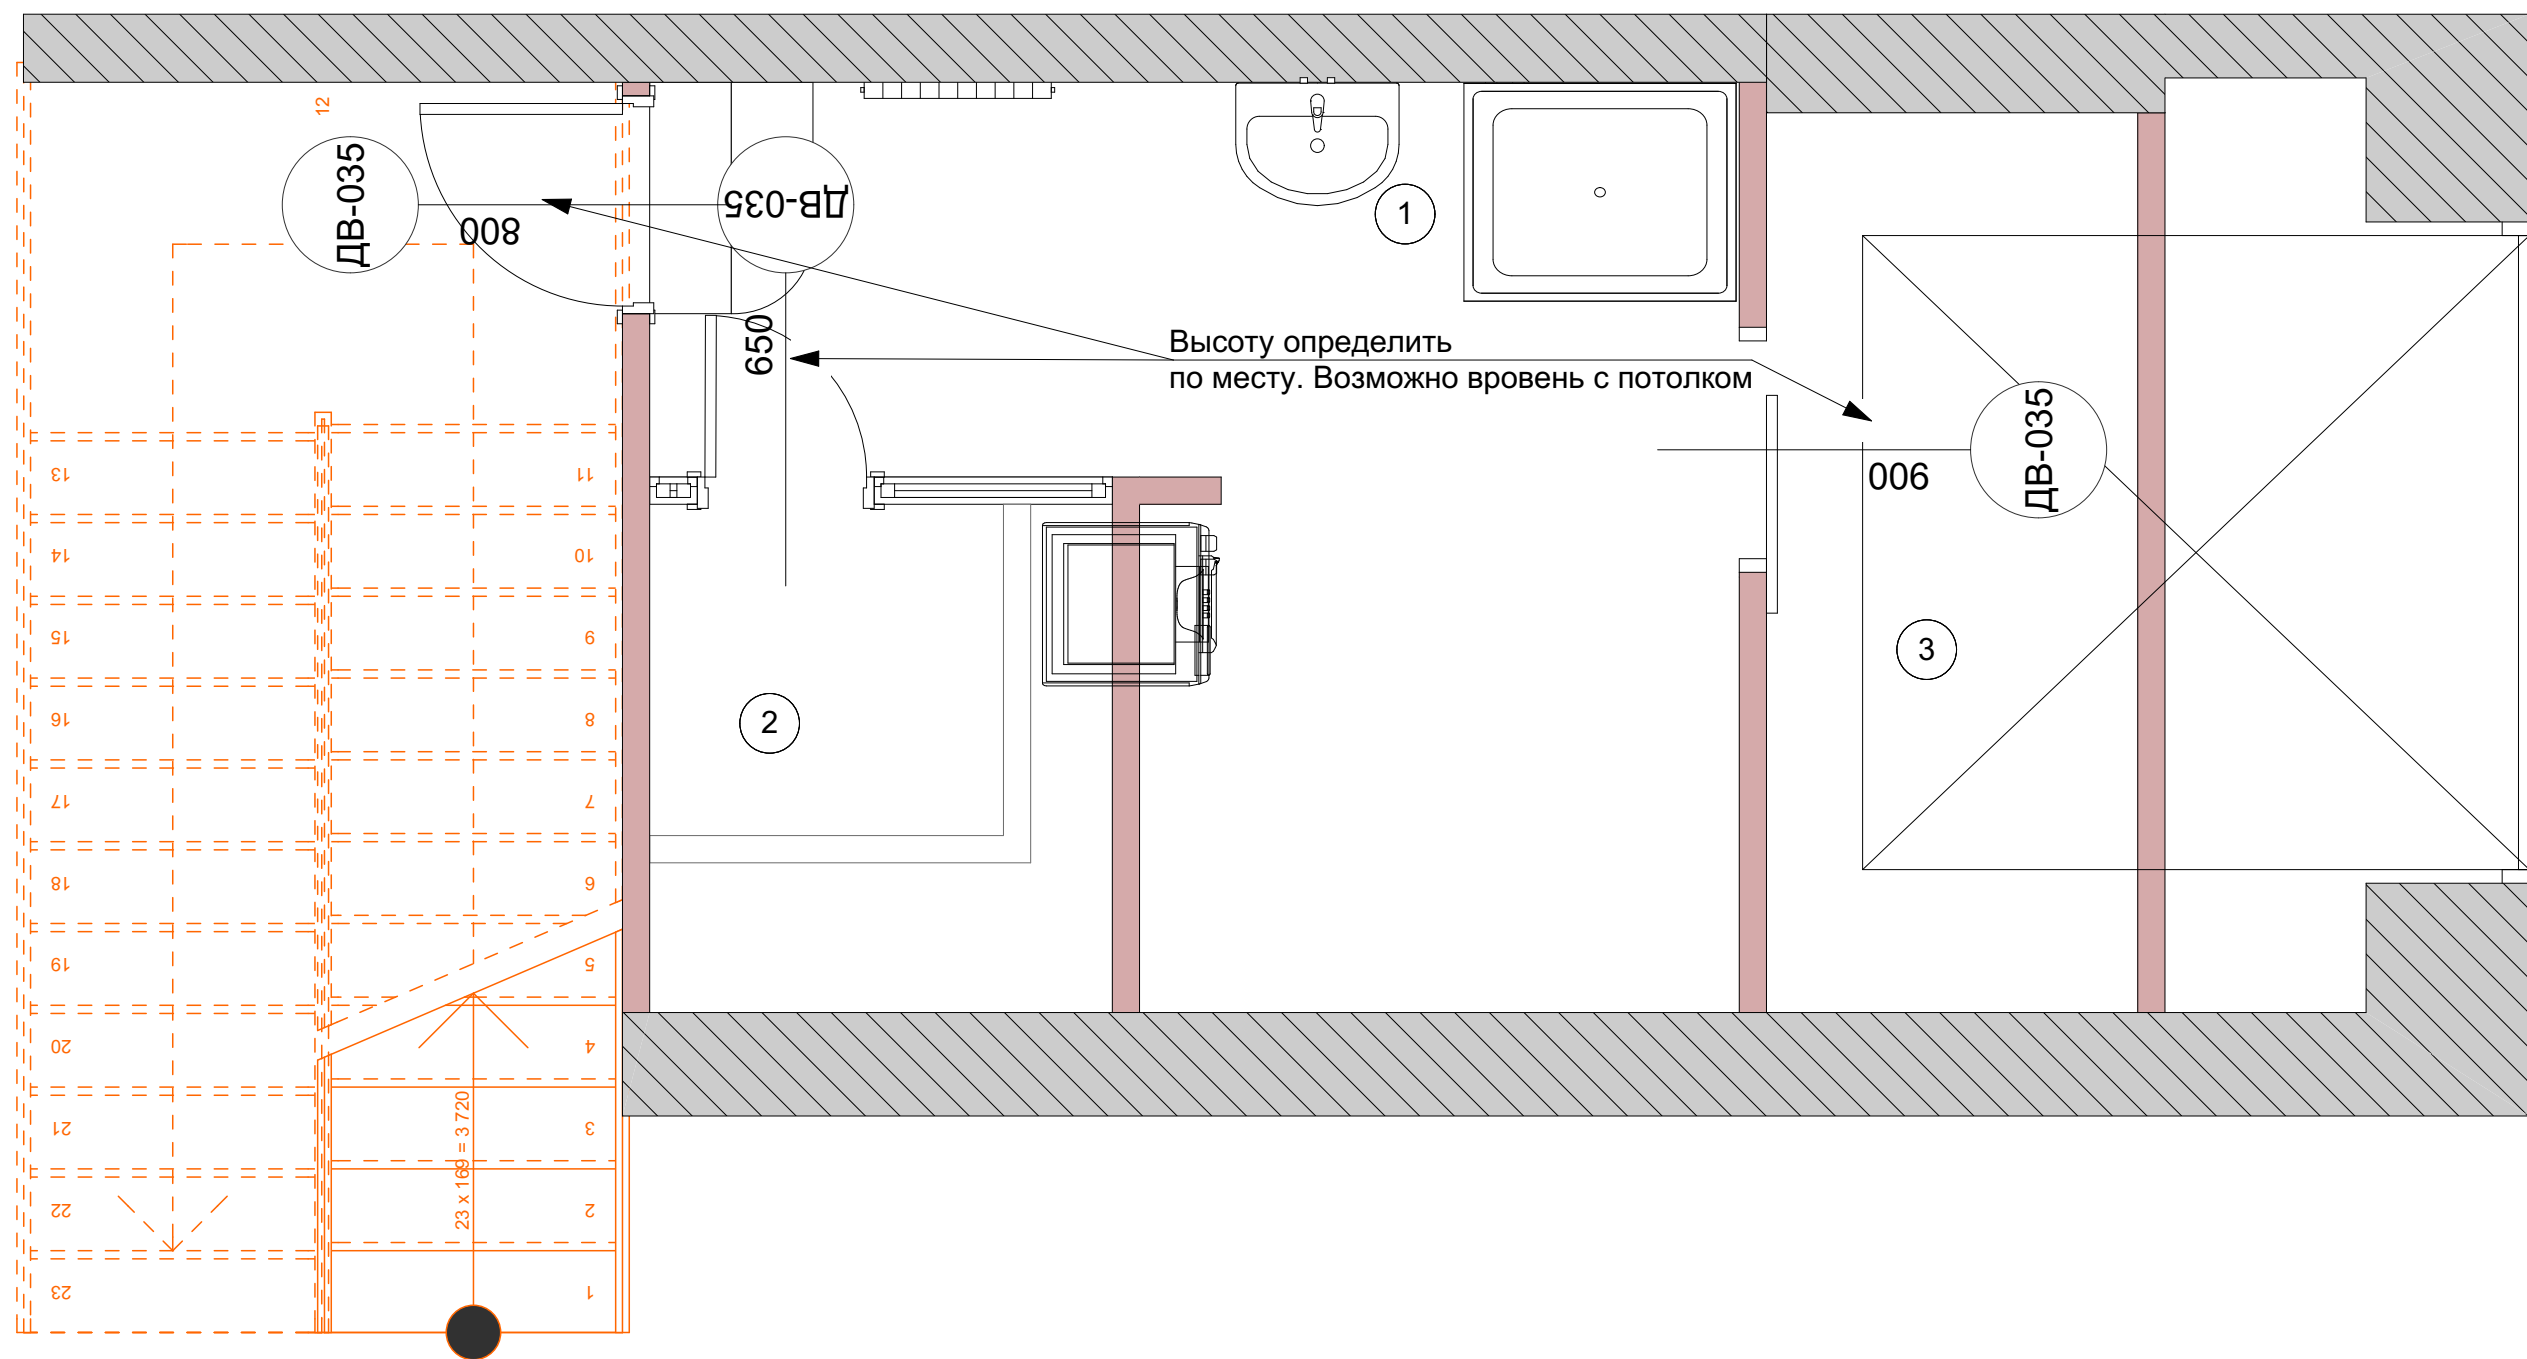

СПЕЦИФИКАЦИЯ ПРОЕМОВ:

Ширина проёма (мм)	Ширина полотна двери (мм)	Кол-во дверей
900	800	1
800	700	1
650	600	1

УСЛОВНЫЕ ОБОЗНАЧЕНИЯ:

- П — ширина и высота дверного проема от уровня чист. пола
- П — дверь распашная, правая
- Л — дверь распашная, левая
- Д — дверь двойная
- О — открытый дверной проем

ПРИМЕЧАНИЕ:

- Высота проемов дана от уровня чистового пола
- Высоту проемов уточнить после укладки напольных покрытий
- Размер дверей купе в встраиваемых шкафах, уточнить после монтажа стен
- Размеры даны по дверному проему.

		Подпись	Дата	Дизайн-проект	Стадия	Лист	Листов
Заказчик	Семенова С.Е.				РП	А.43	34
Рук. проекта	Ларина Е.И.						
Дизайнер	Чернуцкий А.Ю.			Схема открывания дверей межэтажъя	ITAL COLLECTION DESIGN STUDIO		